


Plan zagospodarowania terenu Przebudowa sieci wodociągowej wraz z wymianą przyłączy wody w ul. Kolegialnej /Placu Św. Józefa/Placu Jana Pawła II skala 1 : 500

LEGENDA:

- granica działek
- projekt.sieć wodociągowa dz 180 x 16,4 TS PE100RC SDR11 PN16
- istn.sieć wodociągowa
- - - przyłącza wodociągowe do wymiany

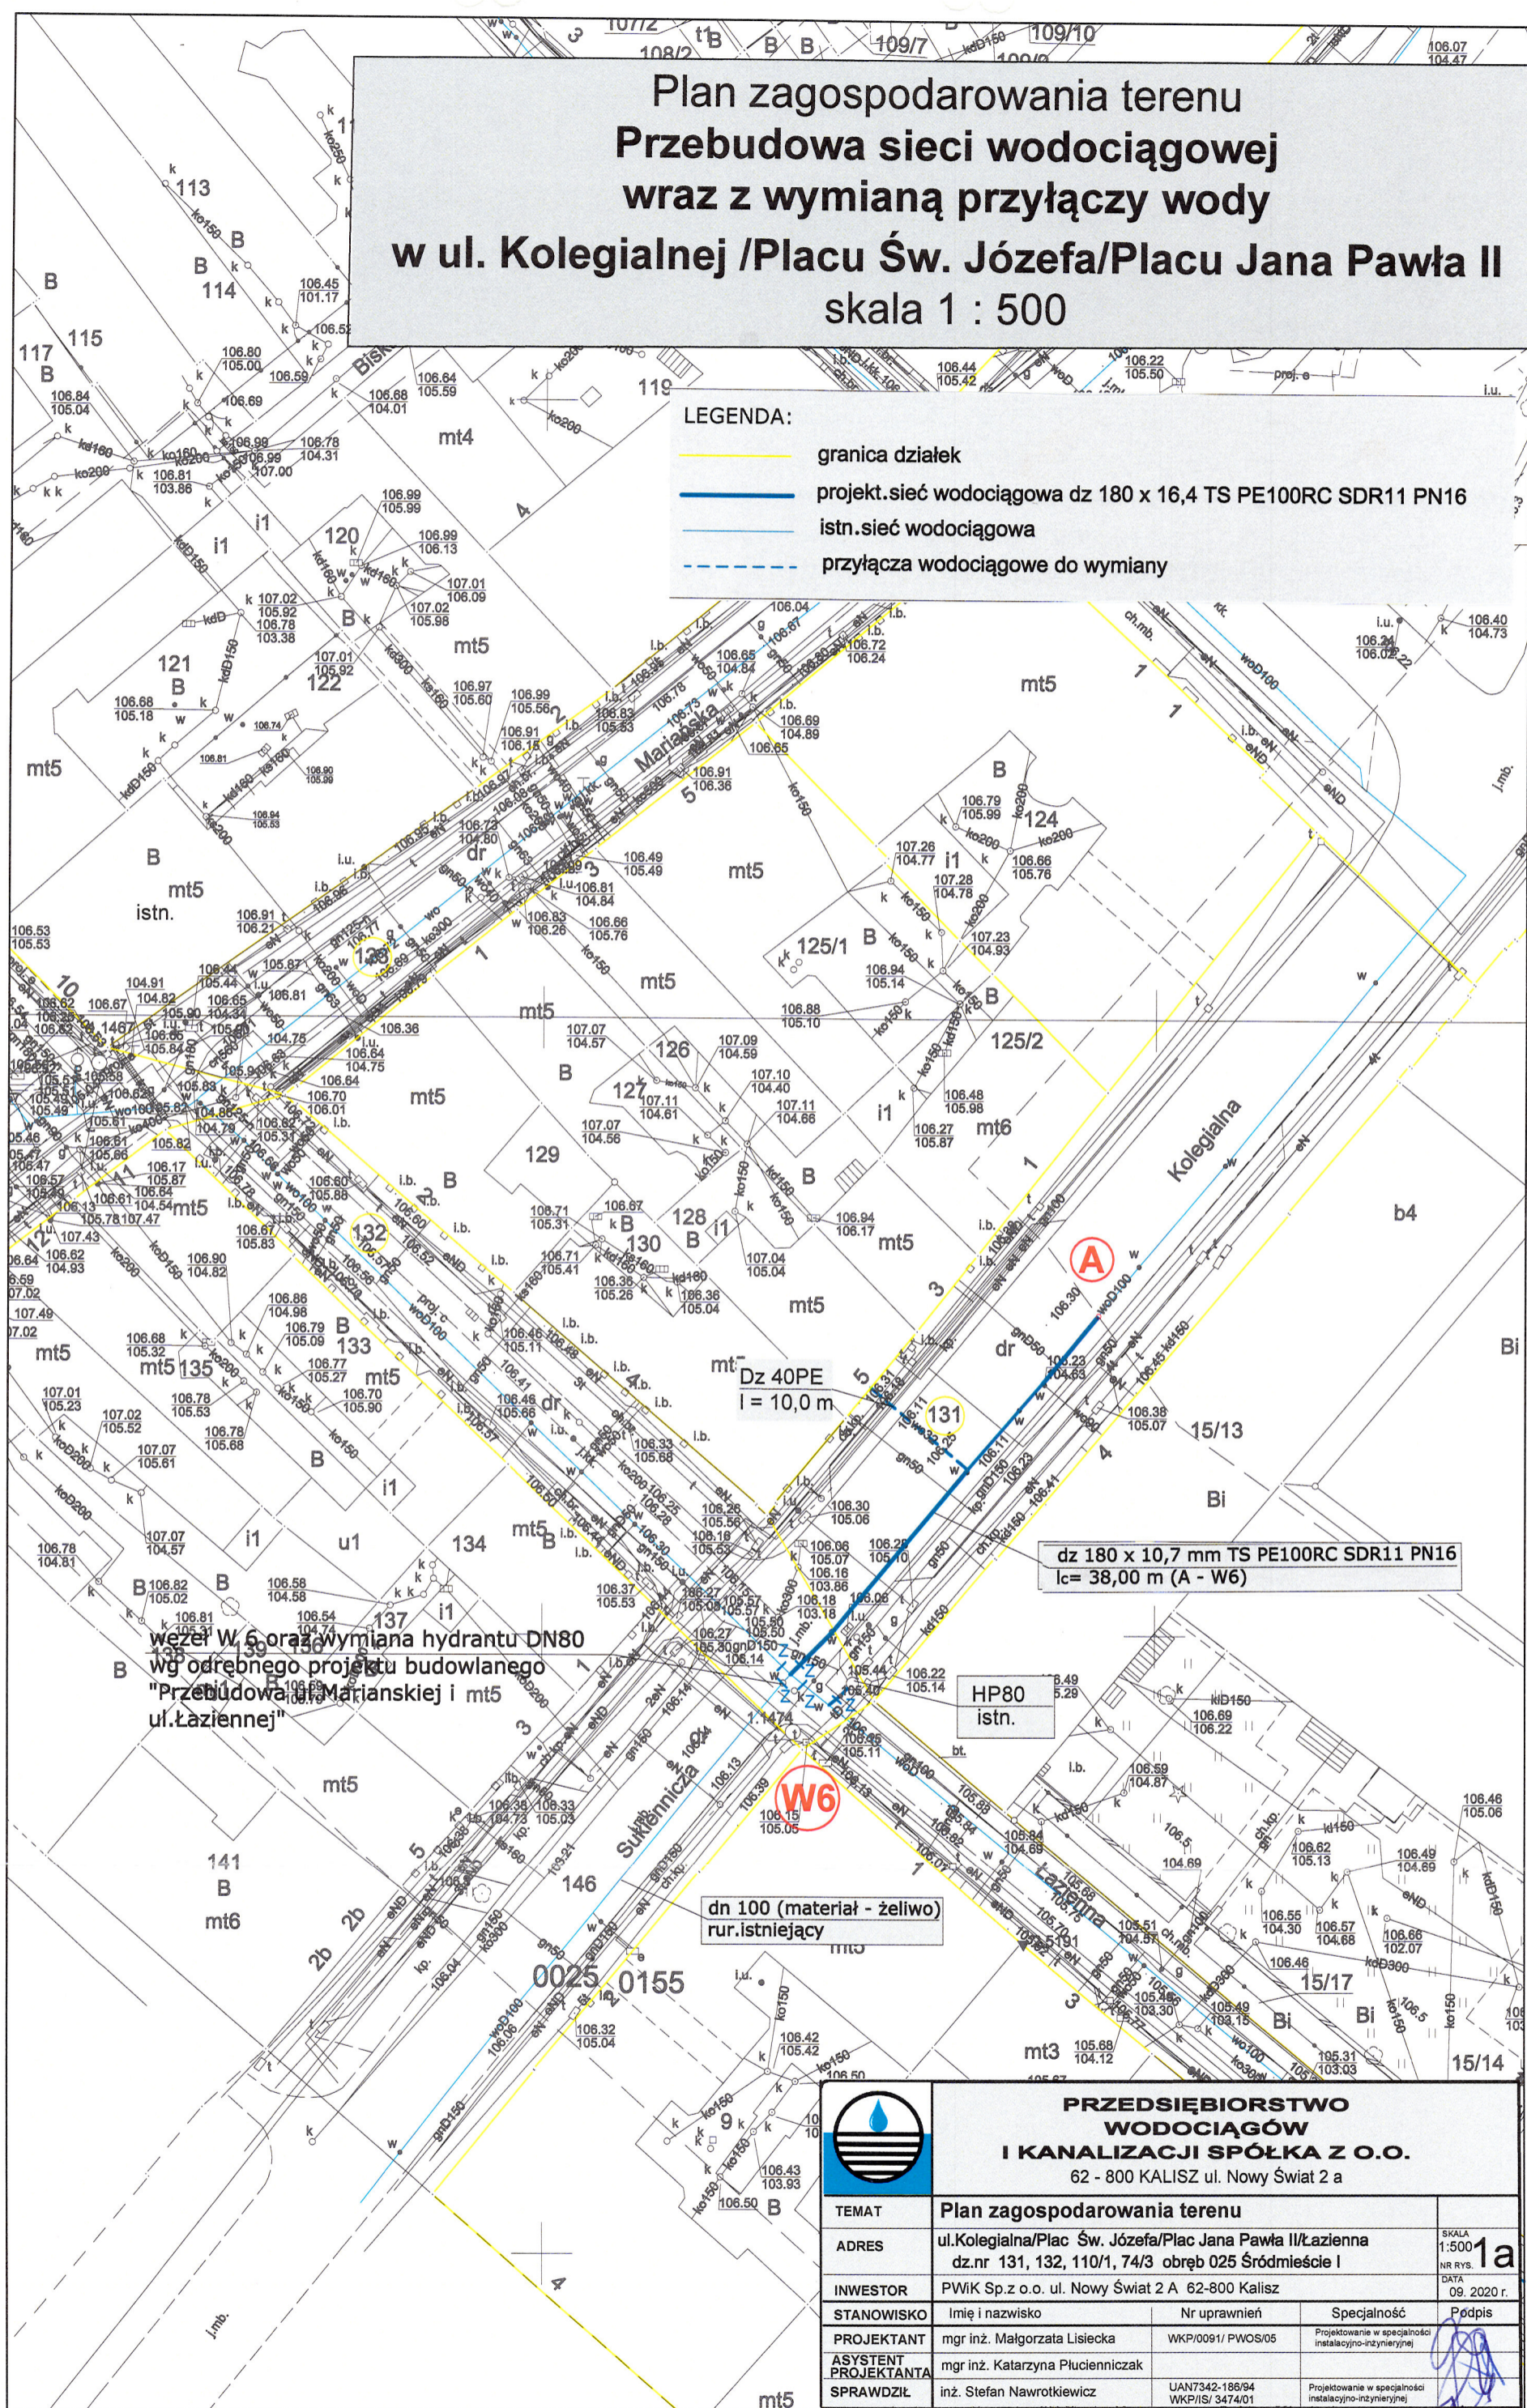

wezeł W 6 oraz wymiana hydrantu DN80
wg odrębnego projektu budowlanego
"Przebudowa ul. Mariąnskiej i mt5
ul. Łazienkiej"

dz 180 x 10,7 mm TS PE100RC SDR11 PN16
lc= 38,00 m (A - W6)

dn 100 (materiał - żeliwo)
rur.istniejący



**PRZEDSIĘBIORSTWO
WODOCIĄGÓW
I KANALIZACJI SPÓŁKA Z O.O.**
62 - 800 KALISZ ul. Nowy Świat 2 a

TEMAT	Plan zagospodarowania terenu			
ADRES	ul.Kolegialna/Plac Św. Józefa/Plac Jana Pawła II/Łazienna dz.nr 131, 132, 110/1, 74/3 obręb 025 Śródmieście I			SKALA 1:500
INWESTOR	PWIK Sp.z o.o. ul. Nowy Świat 2 A 62-800 Kalisz			NR RYS. 1a
STANOWISKO	Imię i nazwisko	Nr uprawnień	Specjalność	DATA 09. 2020 r.
PROJEKTANT	mgr inż. Małgorzata Lisiecka	WKP/0091/ PWOS/05	Projektowanie w specjalności instalacyjno-inżynierijnej	Podpis
ASYSTENT PROJEKTANTA	mgr inż. Katarzyna Plucienniczak			
SPRAWDZIŁ	inż. Stefan Nawrotkiewicz	UAN7342-186/04 WKP/IS/ 3474/01	Projektowanie w specjalności instalacyjno-inżynierijnej	