



Projektowane nasadzenia zastępcze
na działce nr ewid. 1232 - skala 1:500

LEGENDA:

1-6. Projektowane nasadzenia zastępcze

Drzewa do wycinki

| Nr: | Nazwa: | Obwód: | Ilość: |
|-----|--|--------|--------|
| 1. | Milorzęb (Ginkgo biloba) | - 8 cm | - 2 |
| 2. | Lipa drobnolistna (Tilia cordata) | - 8 cm | - 2 |
| 3. | Jodła kaukaska (Abies normaniana) | - 6 cm | - 2 |
| 4. | Świerk serbski (Picea omorica) | - 6 cm | - 2 |
| 5. | Brzoza brodawkowata (Betula pendula) | - 8 cm | - 2 |
| 6. | Buk fontanny purpurowy (Fagus Purple Fontaine) | - 8 cm | - 2 |

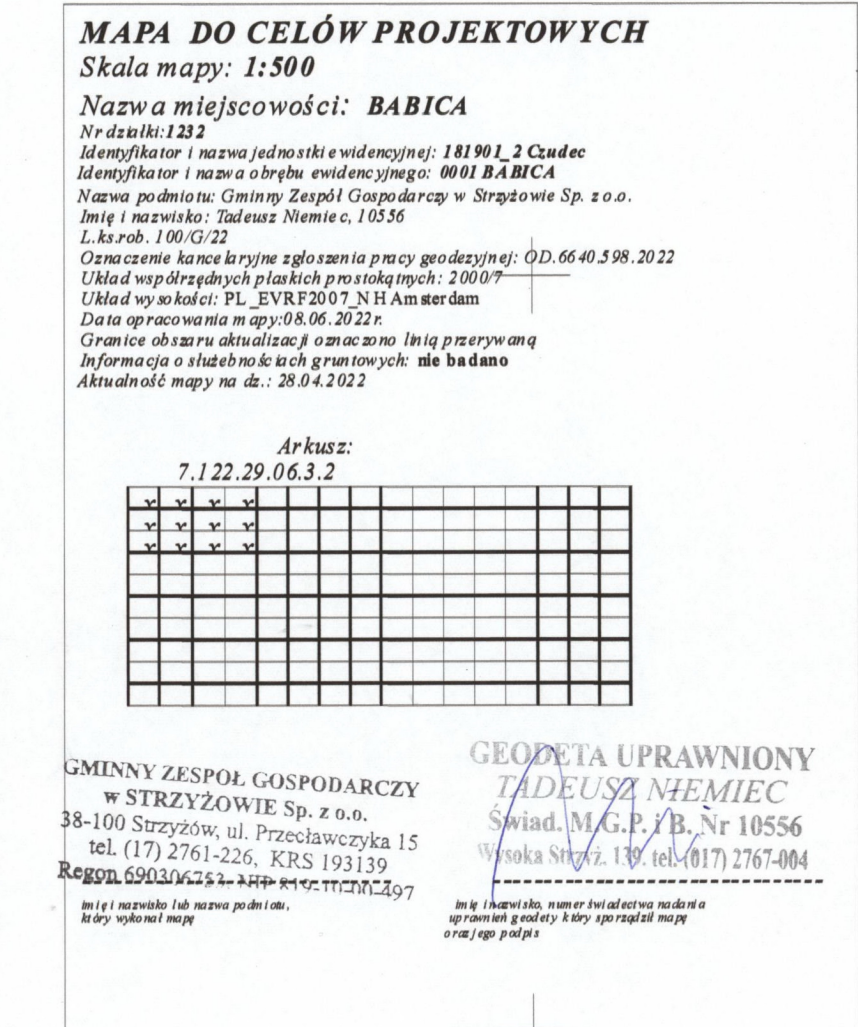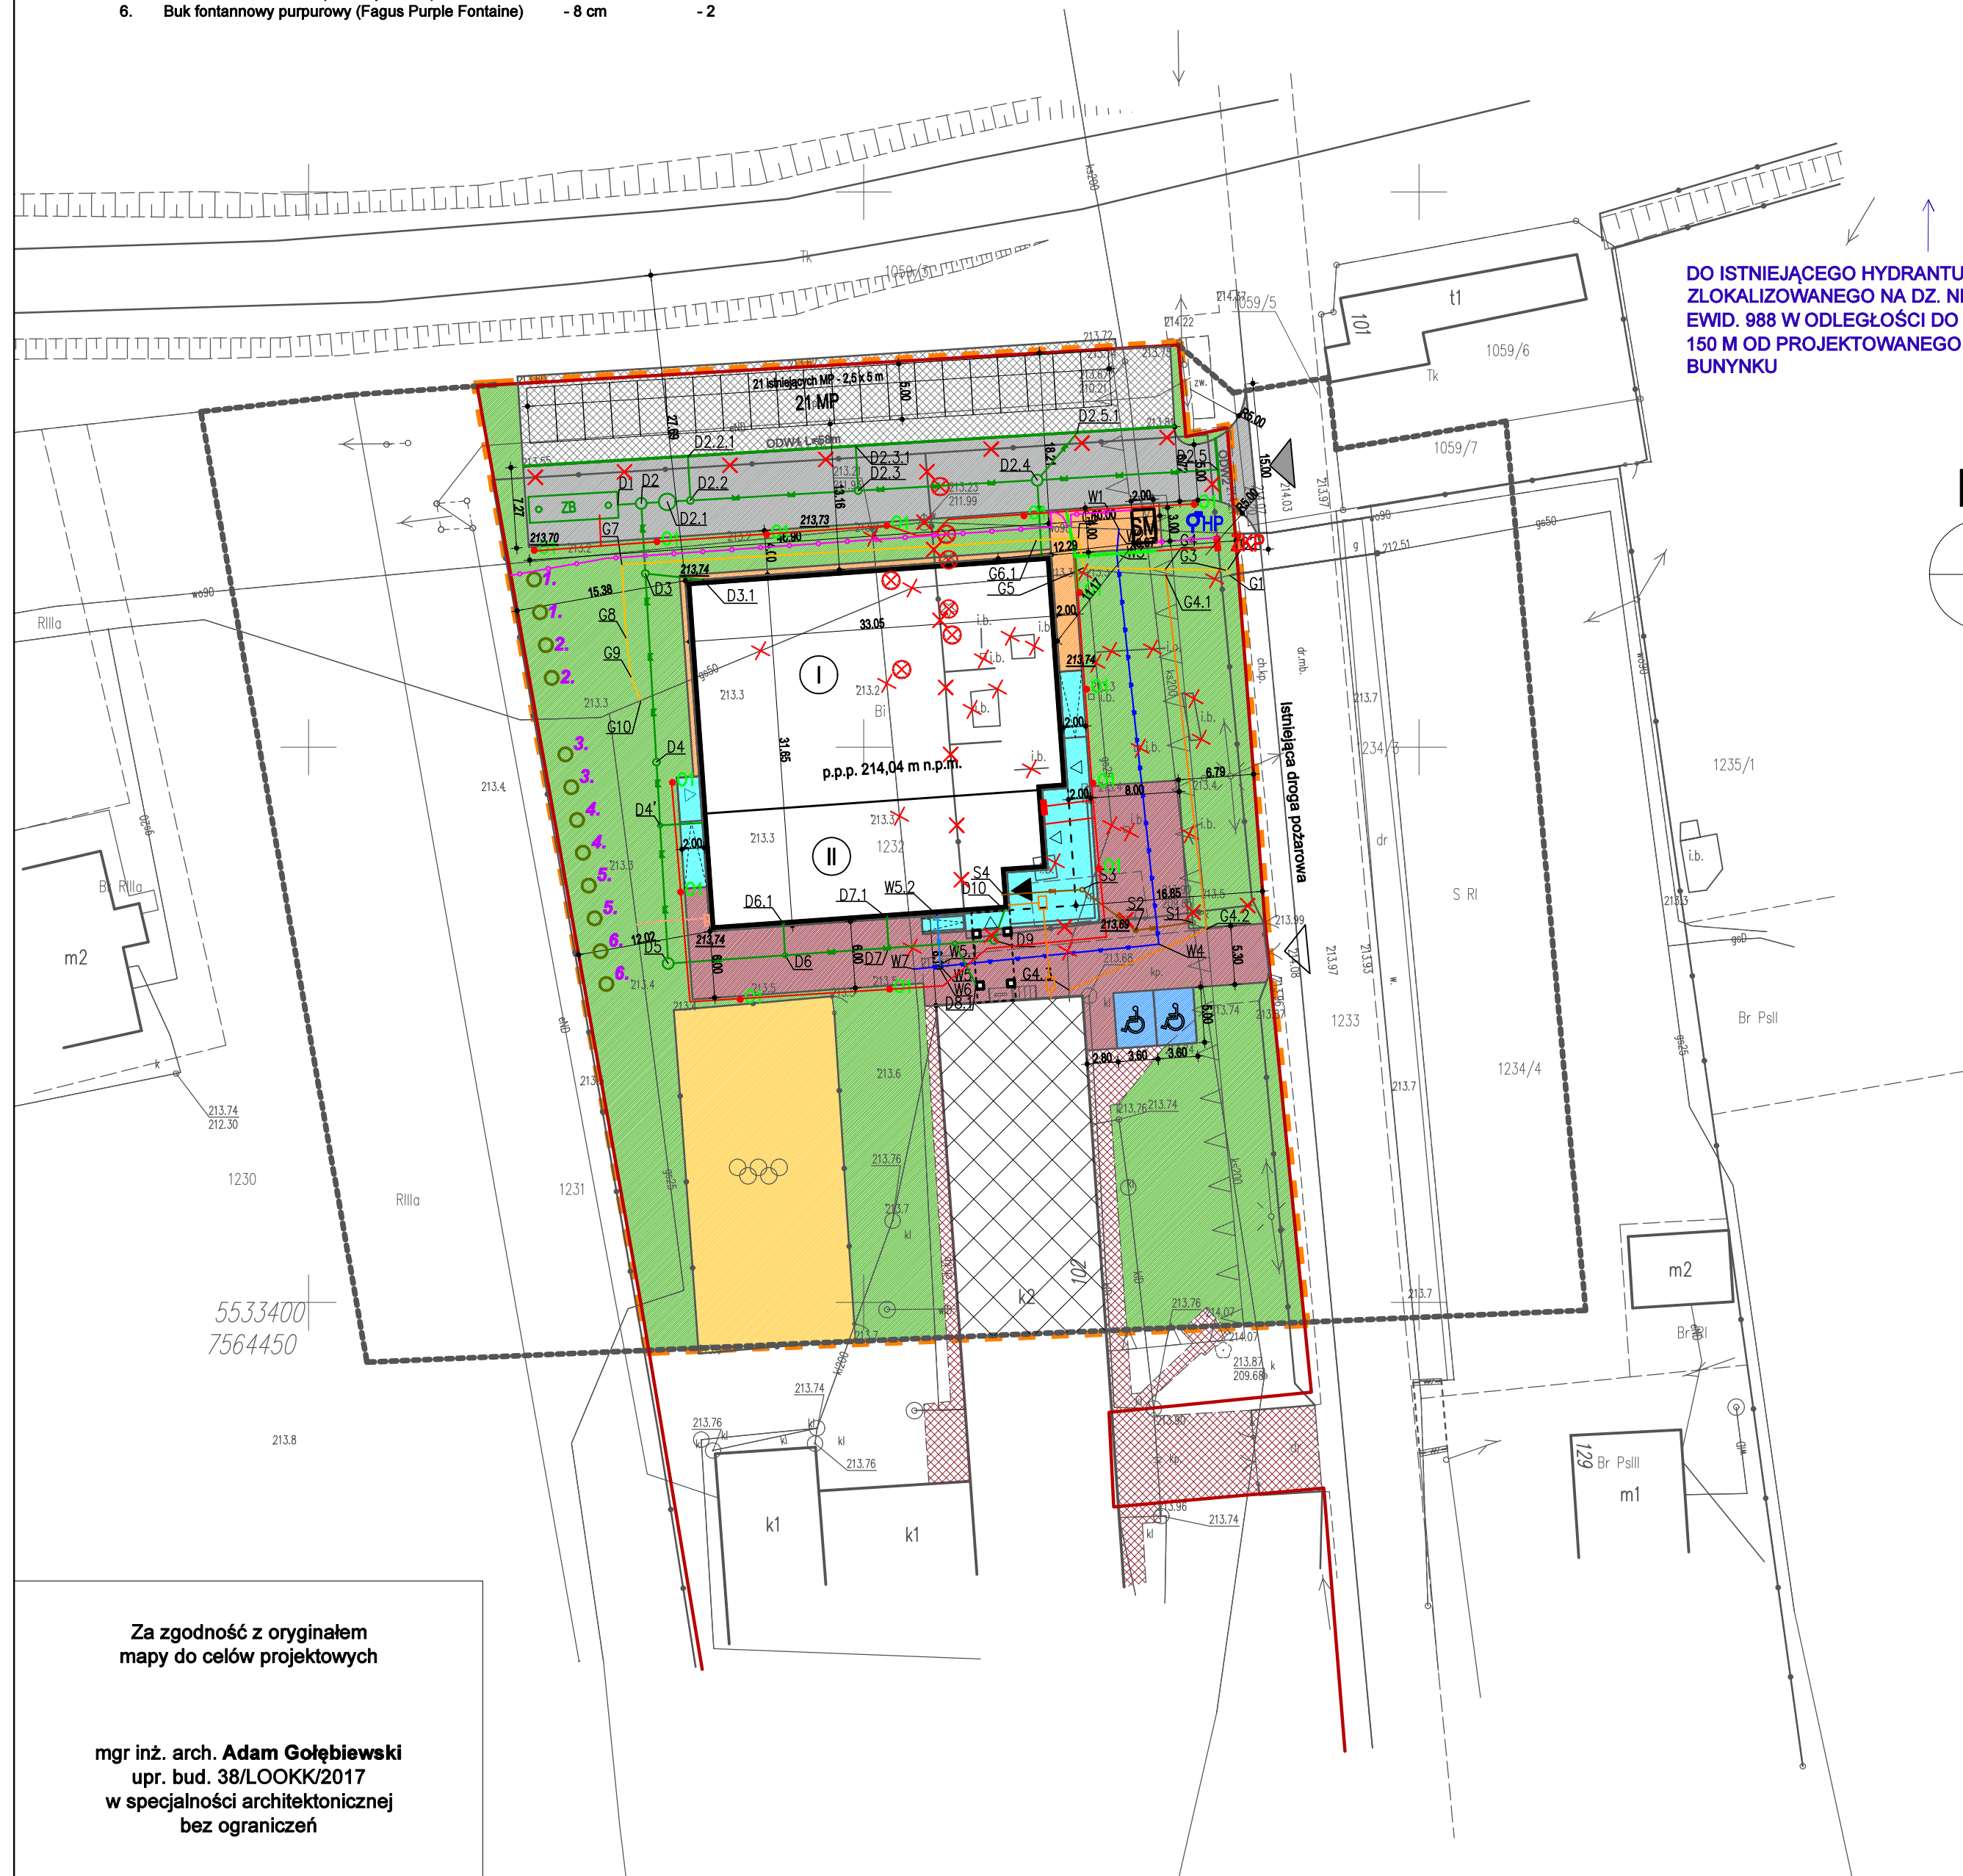

nieprzekraczalna linia zabudowy

| | |
|---|---|
| Proświadcam, że niniejszy dokument został opracowany w wyniku prac geodezyjnych i kartograficznych, których rezultaty zawiera operat techniczny poświadczony w załączniku. Jednocześnie informuję, że jestem świadomy odpowiedzialności karnej za złożenie fałszywego oświadczenia. | |
| Identyfikator zgłoszenia prac geodezyjnych | OD.6640.598.2022 |
| Organ służby geodezyjnej, który otrzymał zgłoszenie | STAROSTA STRZYŻOWSKI |
| Wykonawca prac geodezyjnych | Gminny Zespół Gospodarczy w Strzyżowie sp. z o.o. |
| Oznaczenie i data protokołu weryfikacji | OD.6640.598.2022_1 z dnia 2022-06-21 |
| Imię i nazwisko oraz nr uprawnień kierownika prac | Tadeusz Niemiec nr upr. 10556 |

GEODETA UPRAWNIONY
TADEUSZ NIEMIEC
Świad. M.G.P./B. Nr 10556
Wysoka Słota 139, tel. (017) 2767-004

LEGENDA :

- Zakres opracowania projektu
- Granica działki o nr ewid. 1232
- Projektowany budynek hali sportowej
- Istniejący budynek szkoły
- Projektowane ciągi jezdne - kostka betonowa, bezfazowa, grafiotwag. 8 cm
- Istniejący parking - 21 miejsc postojowych
- Istniejące utwardzenia
- Projektowane schody i pochylnie przy wejściach
- Projektowane ciągi piesze - kostka betonowa, bezfazowa, czerwona gr. 6 cm
- Projektowane ciągi pieszo-jezdne - kostka betonowa, bezfazowa, czerwona gr. 8 cm
- Trawa
- Istniejące boisko
- Projektowany zjazd
- Istniejące zjazdy
- Główne wejście do budynku
- Wyjścia ewakuacyjne
- Projektowane miejsca postojowe dla niepełnosprawnych o wym. 3,6 x 5 m
- Liczba kondygnacji projektowanego budynku
- Miejsce gromadzenia odpadów stałych
- Istniejące drzewa do wycinki
- Istniejące uzbrojenie terenu do usunięcia
- Projektowane ogrodzenie
- Projektowane furtki
- Projektowane rzędne terenu
- Projektowane spadki utwardzeń
- Projektowane przyłącze wodociągowe do budynku szkoły PEHD SDR11 dn 63x5,8/ dn 40x3,7
- Projektowane przyłącze wodociągowe do budynku hali sportowej PEHD SDR11 dn63x5,8.
- Projektowana instalacja kanalizacji sanitarnej PCV 160
- Projektowana instalacja kanalizacji deszczowej PCV
- Projektowane studnie kanalizacji sanitarnej/deszczowej
- Projektowany zbiornik retencyjny
- Projektowane odwodnienie liniowe
- Projektowany hydrant ppoż.
- Projektowana przebudowa sieci gazowej PE 100 RC dn63x5,8
- Projektowana przebudowa przyłącza gzaowego PE 100 RC dn32x3,0
- Projektowane przyłącze gazowe wg opracowania przez PSG
- Projektowany kabel energetyczny nN
- Projektowana kanalizacja kablowa teletechniczna RHDPE Ø110
- Projektowana studnia kablowa SKR-1
- Projektowane oprawy oświetleniowe LED na słupach H=5m
- Projektowane złącze kablowo-pomiarowe - wg odrębnego opracowania

PROJEKT ZAGOSPODAROWANIA TERENU

| | |
|--|-------------------------------|
| PRZEDSIĘBIORSTWO PROJEKTOWO-BUDOWLANE "EKOBUD" s.c. Dmosin Drugi nr 89 B, 95-061 Dmosin PRACOWNIA PROJEKTOWA: 93-312 Łódź, ul. Tuszyńska 165 | |
| " UTWÓR CHRONIONY PRAWEM AUTORSKIM - WSZELKIE PRAWA ZASTRZEŻONE " | |
| PROJEKT: Budowa hali sportowej w miejscowości Babica | |
| TYTUŁ RYSUNKU: PROJEKT ZAGOSPODAROWANIA TERENU | |
| SKALA: 1:500 | |
| DATA: Październik 2022 | |
| FAZA: P/B | |
| NR RYSUNKU: Az/01 | |
| BRANZA: ARCHITEKTURA | PODPIS: |
| PROJEKTANT: mgr inż. arch. Adam Gołębiowski | upr. bud. nr 38/LOOKK/2017 |
| SPRAWDZAJĄCY: mgr inż. arch. Jarosław Kowalczyk | upr. bud. nr 07/LOOKK/2012 |
| BRANZA: SANITARNA | PODPIS: |
| PROJEKTANT: mgr inż. Jakub Mik | upr. bud. nr LOD/2149/PWOS/13 |
| SPRAWDZAJĄCY: mgr inż. Marcin Śledź | upr. bud. nr LOD/0993/PWOS/08 |
| BRANZA: ELEKTRYCZNA | PODPIS: |
| PROJEKTANT: mgr inż. Marek Szamocki | upr. bud. nr LOD/1911/PWOE/12 |
| SPRAWDZAJĄCY: mgr inż. Jacek Frydryśak | upr. bud. nr 617/94/WL |
| BRANZA: TELETECHNICZNA | PODPIS: |
| PROJEKTANT: mgr inż. Joanna Strzelecka | upr. bud. nr 0864/97/U |
| SPRAWDZAJĄCY: mgr inż. Marek Szamocki | upr. bud. nr LOD/1911/PWOE/12 |