

477/64
478/64
516/64
480/64
481/64

przewiert L=19,4m

510/64
511/64
512/64
513/64
514/64
515/64

652/64

820/55
dr

405/64
dr

przewiert L=16,0m

przewiert L=13,6m

B
653/64

608/64
dr

770/64
B

przewiert L=17,0m

813/55
mt5 6

27350

814/55
4 4
mt5

769/64
282,6

mt4

768/64

658/64

10
mt4

771/64
dr

446/55




URZĄD MIASTA PIEKARY ŚLĄSKIE
Wydział Inwestycji i Gospodarki Komunalnej
Referat Dróg Publicznych
41-940 Piekary Śląskie, ul. Bytomska 84
tel. (32) 33 39 310, (32) 77 61 475, fax (32) 33 39 373

Załącznik nr. 1 do Decyzji
Prezydenta Miasta Piekary Śląskie
nr. z dnia 07.01.2021r.

1601.7230.1.237.2020
PODINSPEKTOR
Referatu Dróg Publicznych
Wydziału Inwestycji i Gospodarki Komunalnej
Ewelina Pawełczyk



Arkusz nr 3-10

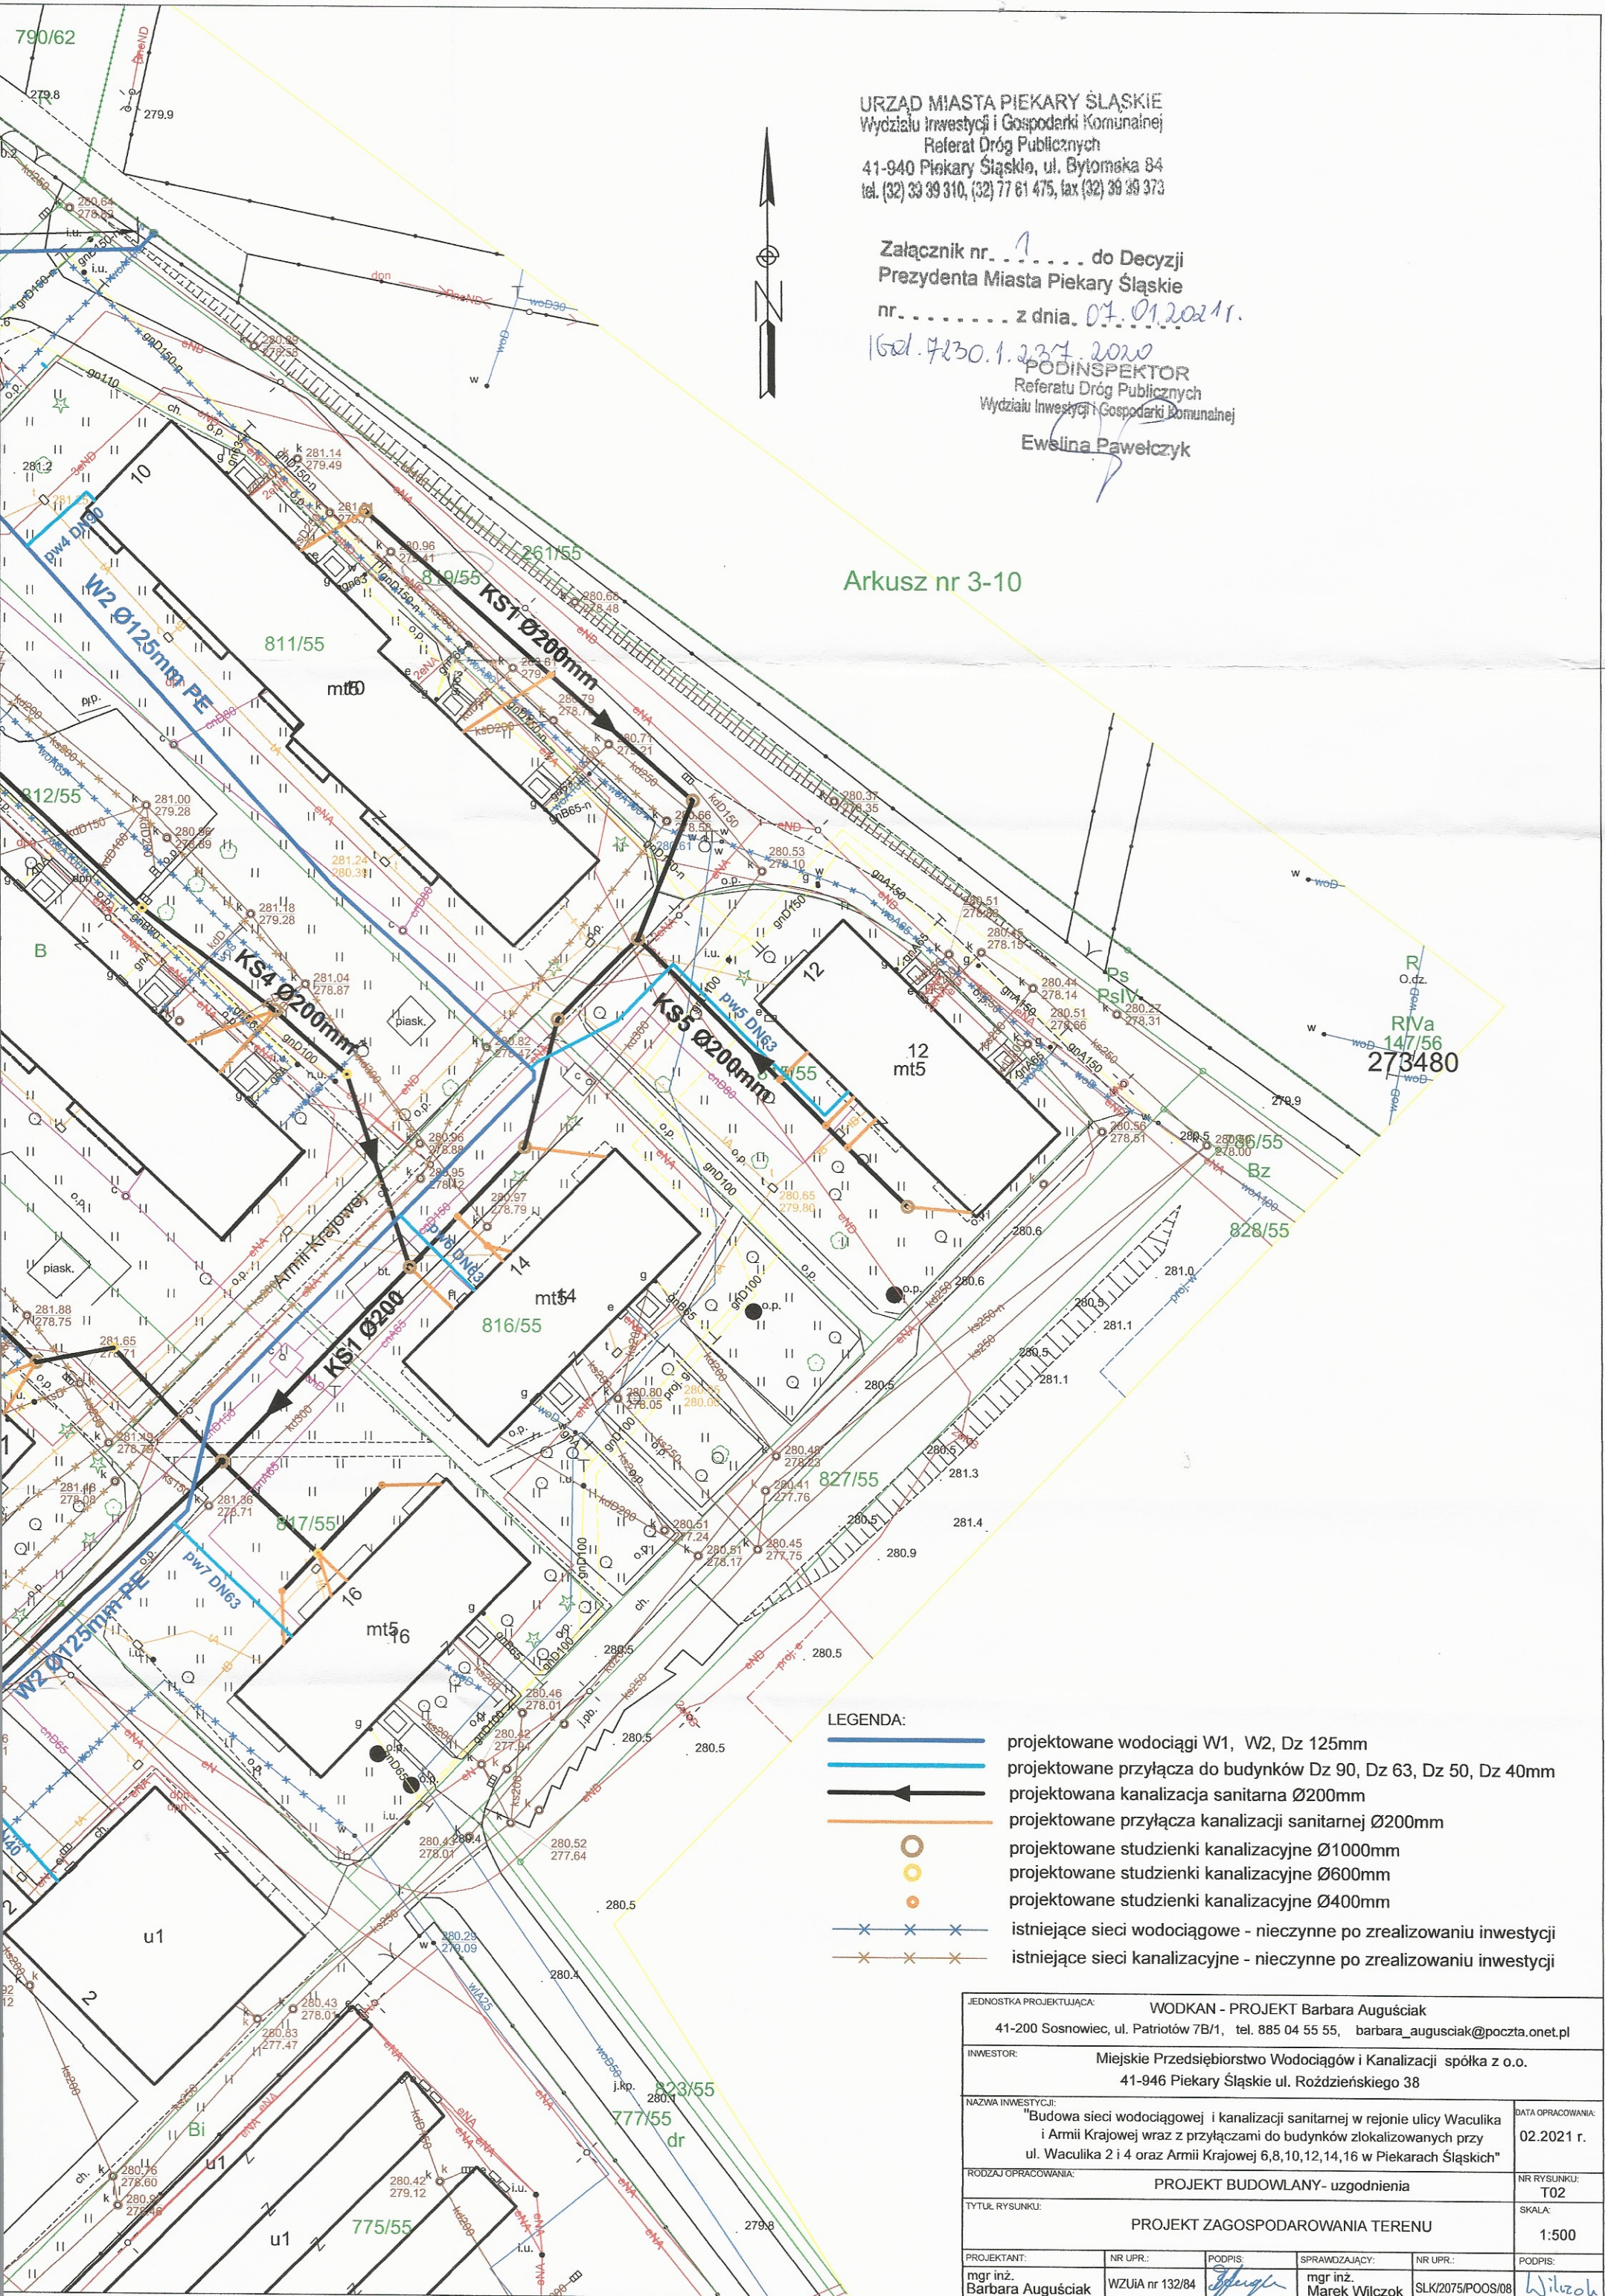

- LEGENDA:**
- projektowane wodociągi W1, W2, Dz 125mm
 - projektowane przyłącza do budynków Dz 90, Dz 63, Dz 50, Dz 40mm
 - projektowana kanalizacja sanitarna Ø200mm
 - projektowane przyłącza kanalizacji sanitarnej Ø200mm
 - projektowane studzienki kanalizacyjne Ø1000mm
 - projektowane studzienki kanalizacyjne Ø600mm
 - projektowane studzienki kanalizacyjne Ø400mm
 - x istniejące sieci wodociągowe - nieczynne po zrealizowaniu inwestycji
 - x istniejące sieci kanalizacyjne - nieczynne po zrealizowaniu inwestycji

JEDNOSTKA PROJEKTUJĄCA: WODKAN - PROJEKT Barbara Auguściak 41-200 Sosnowiec, ul. Patriotów 7B/1, tel. 885 04 55 55, barbara_auguściak@poczta.onet.pl					
INWESTOR: Miejskie Przedsiębiorstwo Wodociągów i Kanalizacji spółka z o.o. 41-946 Piekary Śląskie ul. Roździeńskiego 38					
NAZWA INWESTYCJI: "Budowa sieci wodociągowej i kanalizacji sanitarnej w rejonie ulicy Waculika i Armii Krajowej wraz z przyłączami do budynków zlokalizowanych przy ul. Waculika 2 i 4 oraz Armii Krajowej 6,8,10,12,14,16 w Piekarach Śląskich"					DATA OPRACOWANIA: 02.2021 r.
RODZAJ OPRACOWANIA: PROJEKT BUDOWLANY - uzgodnienia					NR RYSUNKU: T02
TYTUŁ RYSUNKU: PROJEKT ZAGOSPODAROWANIA TERENU					SKALA: 1:500
PROJEKTANT: mgr inż. Barbara Auguściak	NR UPR.: WZUJA nr 132/84	PODPIS: <i>[Signature]</i>	SPRAWDZAJĄCY: mgr inż. Marek Wilczok	NR UPR.: SLK/2075/POOS/08	PODPIS: <i>[Signature]</i>