



- Odcinek sieci do wybudowania

es profili – oś 1A
droga KD/D2

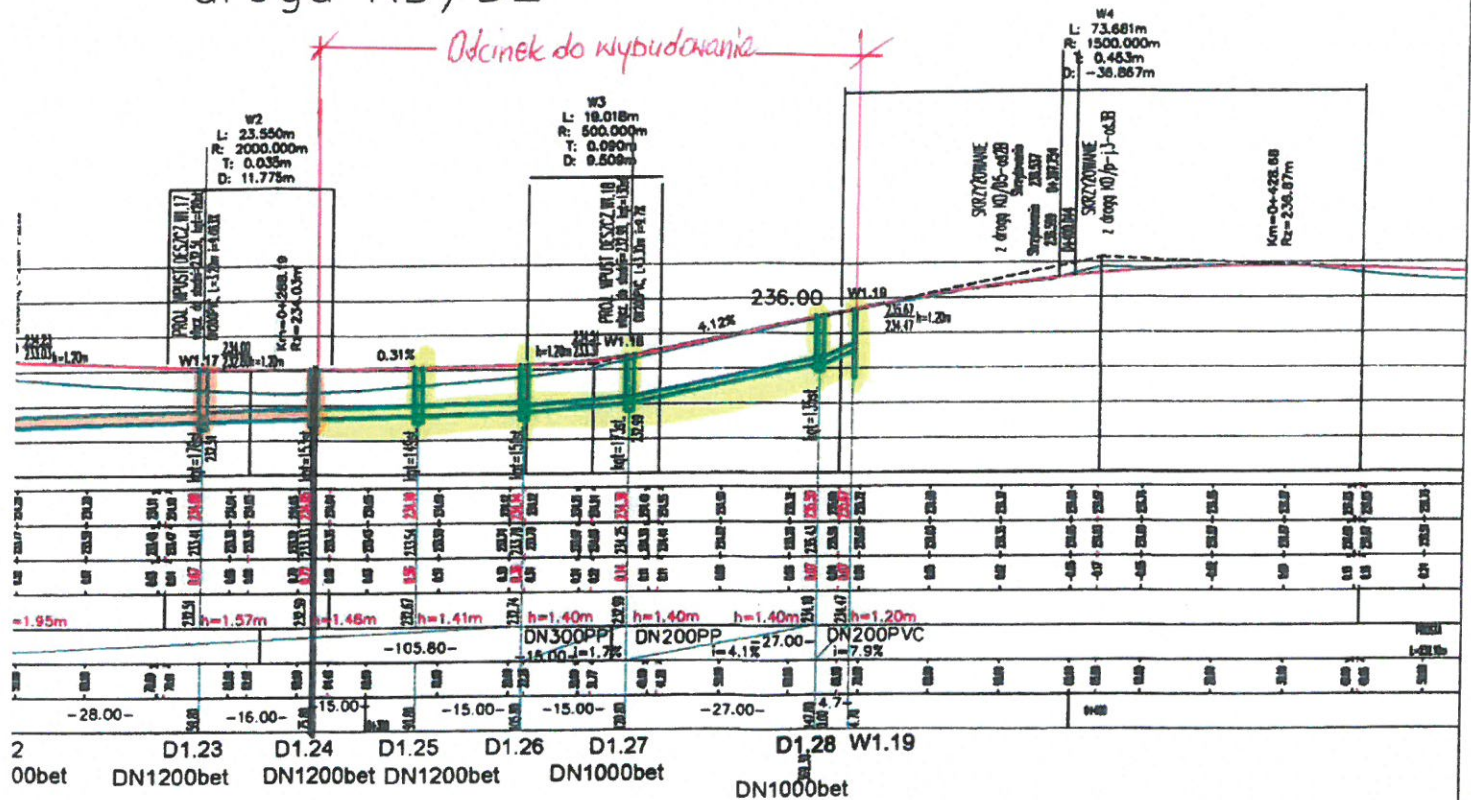

jednostka projektowa	 Usługi Projektowe Barbara Mądrzak 58-100 Świdnica, Bolescin 49d		NIP 884-108-59-96 tel. 805 43 22 44 e-mail: b.madrzak@gmail.com
	Zadanie	Budowa dróg gminnych w obszarze ulic Sikorskiego-Pogodna-Podmiejska wraz z niezbędną infrastrukturą oraz przebudowa ulicy Pogodnej w Świdnicy REALIZOWANE W RAMACH ZADANIA: "Zagospodarowanie terenu pod budownictwo jednorodzinne obszaru ulic Sikorskiego-Podmiejska-Pogodna w Świdnicy"	
Investor	PREZYDENT MIASTA ŚWIDNICA 58 - 100 ŚWIDNICA ul. Armii Krajowej 49		
Temat	PROJEKT ZAGOSPODAROWANIA TERENU: DROGI I UZBROJENIE TERENU W SIECI KAN.DESZCZ+OSWIETLENIE ULICZNE		data listopad 2015 r.
Tytuł rys.	PROFIL SIECI KANALIZACJI DESZCZOWEJ - DROGA KD/D2 - oś 1A		stadium PW
Projektant b. sanitarna	mgr inż. Barbara Mądrzak upr. UAN-VI-1/3/100/90; DOŚ/IS/172501		skala 1 : 100:500
Sprawdzający b. sanitarna	mgr inż. Marzena Bylica upr. UAN-VI-7342/6/3/96/91; DOŚ/IS/169501		rys. nr IS-12