


Zabudowa zestawu podnoszenia ciśnienia

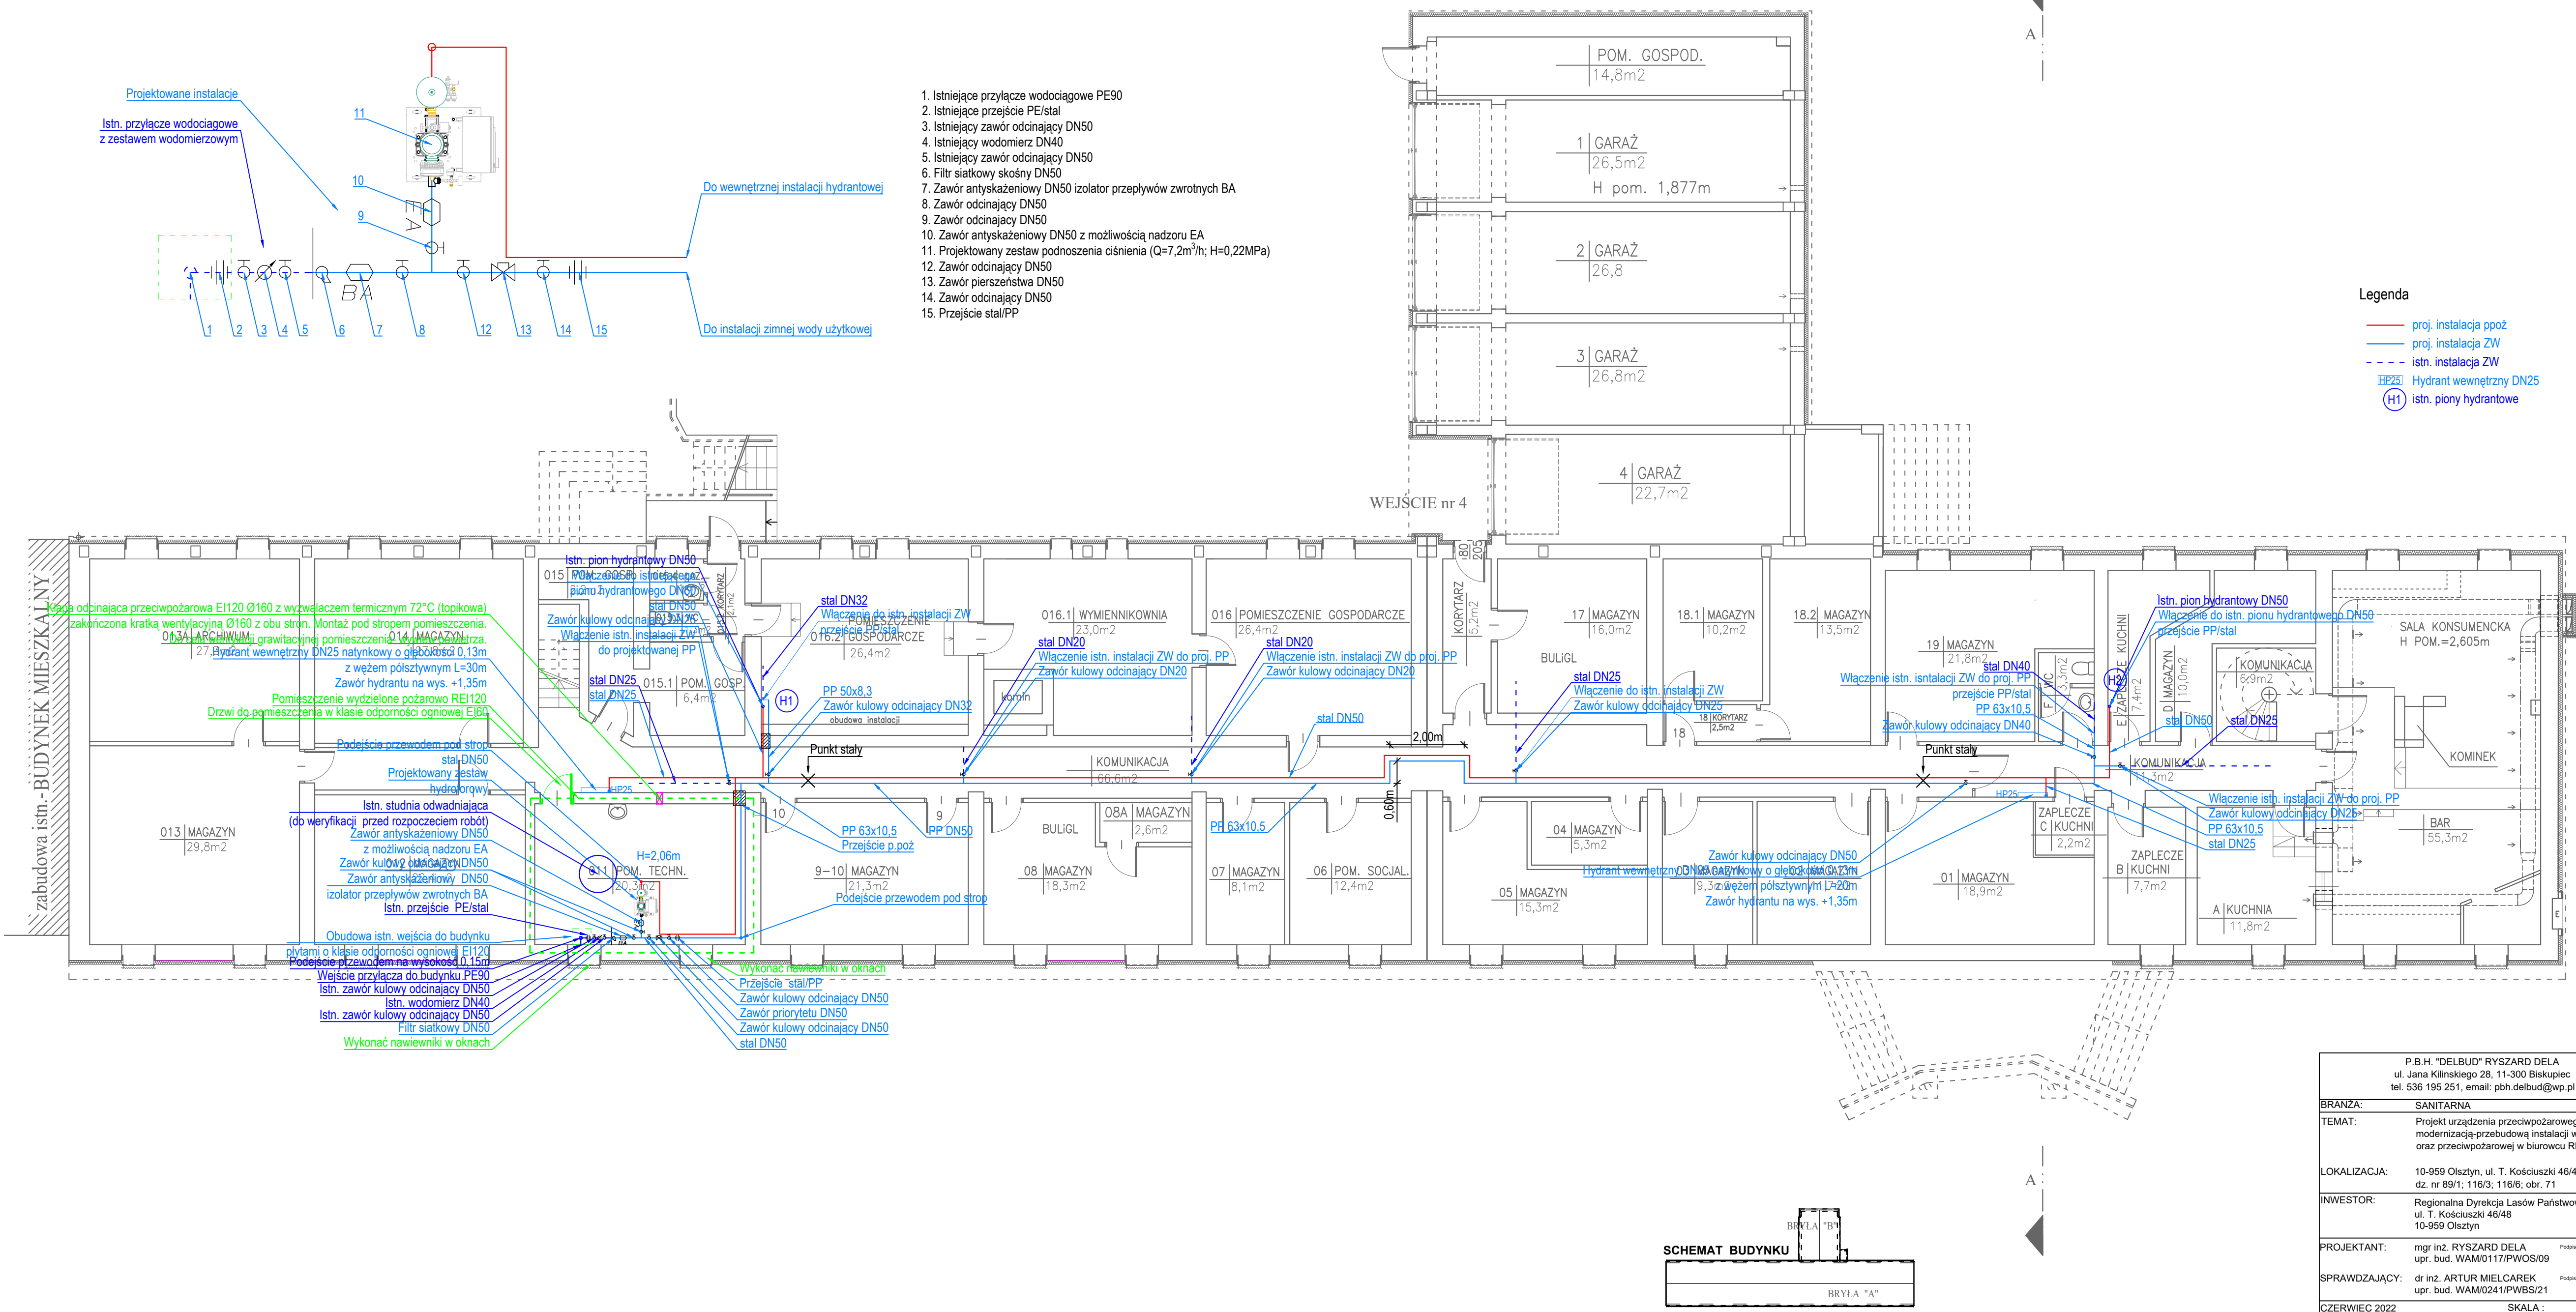

- Legenda
- proj. instalacja ppoż
 - proj. instalacja ZW
 - istn. instalacja ZW
 - Hydrant wewnętrzny DN25
 - istn. piony hydrantowe

P.B.H. "DELBUD" RYSZARD DELA ul. Jana Kilńskiego 28, 11-300 Biskupiec tel. 536 195 251, email: pbh.delbud@wp.pl		
BRANZA:	SANITARNA	
TEMAT:	Projekt urządzenia przeciwpożarowego wraz z modernizacją-przebudową instalacji wodociągowej oraz przeciwpożarowej w biurcu RDLP w Olsztynie	
LOKALIZACJA:	10-959 Olsztyn, ul. T. Kościuszki 46/48 dz. nr 89/1; 116/3; 116/6; obr. 71	
INWESTOR:	Regionalna Dyrekcja Lasów Państwowych ul. T. Kościuszki 46/48 10-959 Olsztyn	
PROJEKTANT:	mgr inż. RYSZARD DELA	Podpis
SPRAWDZAJĄCY:	dr inż. ARTUR MIELCAREK	Podpis
CZERWIEC 2022		SKALA : 1 : 100
RZUT PIWNICY		S06
PRAWA AUTORSKIE ZASTRZEŻONE RYS. NR.:		