


ZESTAWIENIE POMIESZCZEŃ				
LOKALU MIESZKALNEGO NR 1 - I PIĘTRO				
Nr pom.	Nazwa pom.	Podłoga Posadzka	Pow. użytkowa [m²]	Wys. [m]
2/01	Przedpokój Korytarz	terakota	5,07	2,50
2/02	Pokój nr 1	panele	12,26	2,50
2/03	Kuchnia	terakota	5,60	2,50
2/04	Łazienka	terakota	3,77	2,50
2/05	Pokój nr 2	panele	8,70	2,50
<b>RAZEM</b>			<b>35,40</b>	

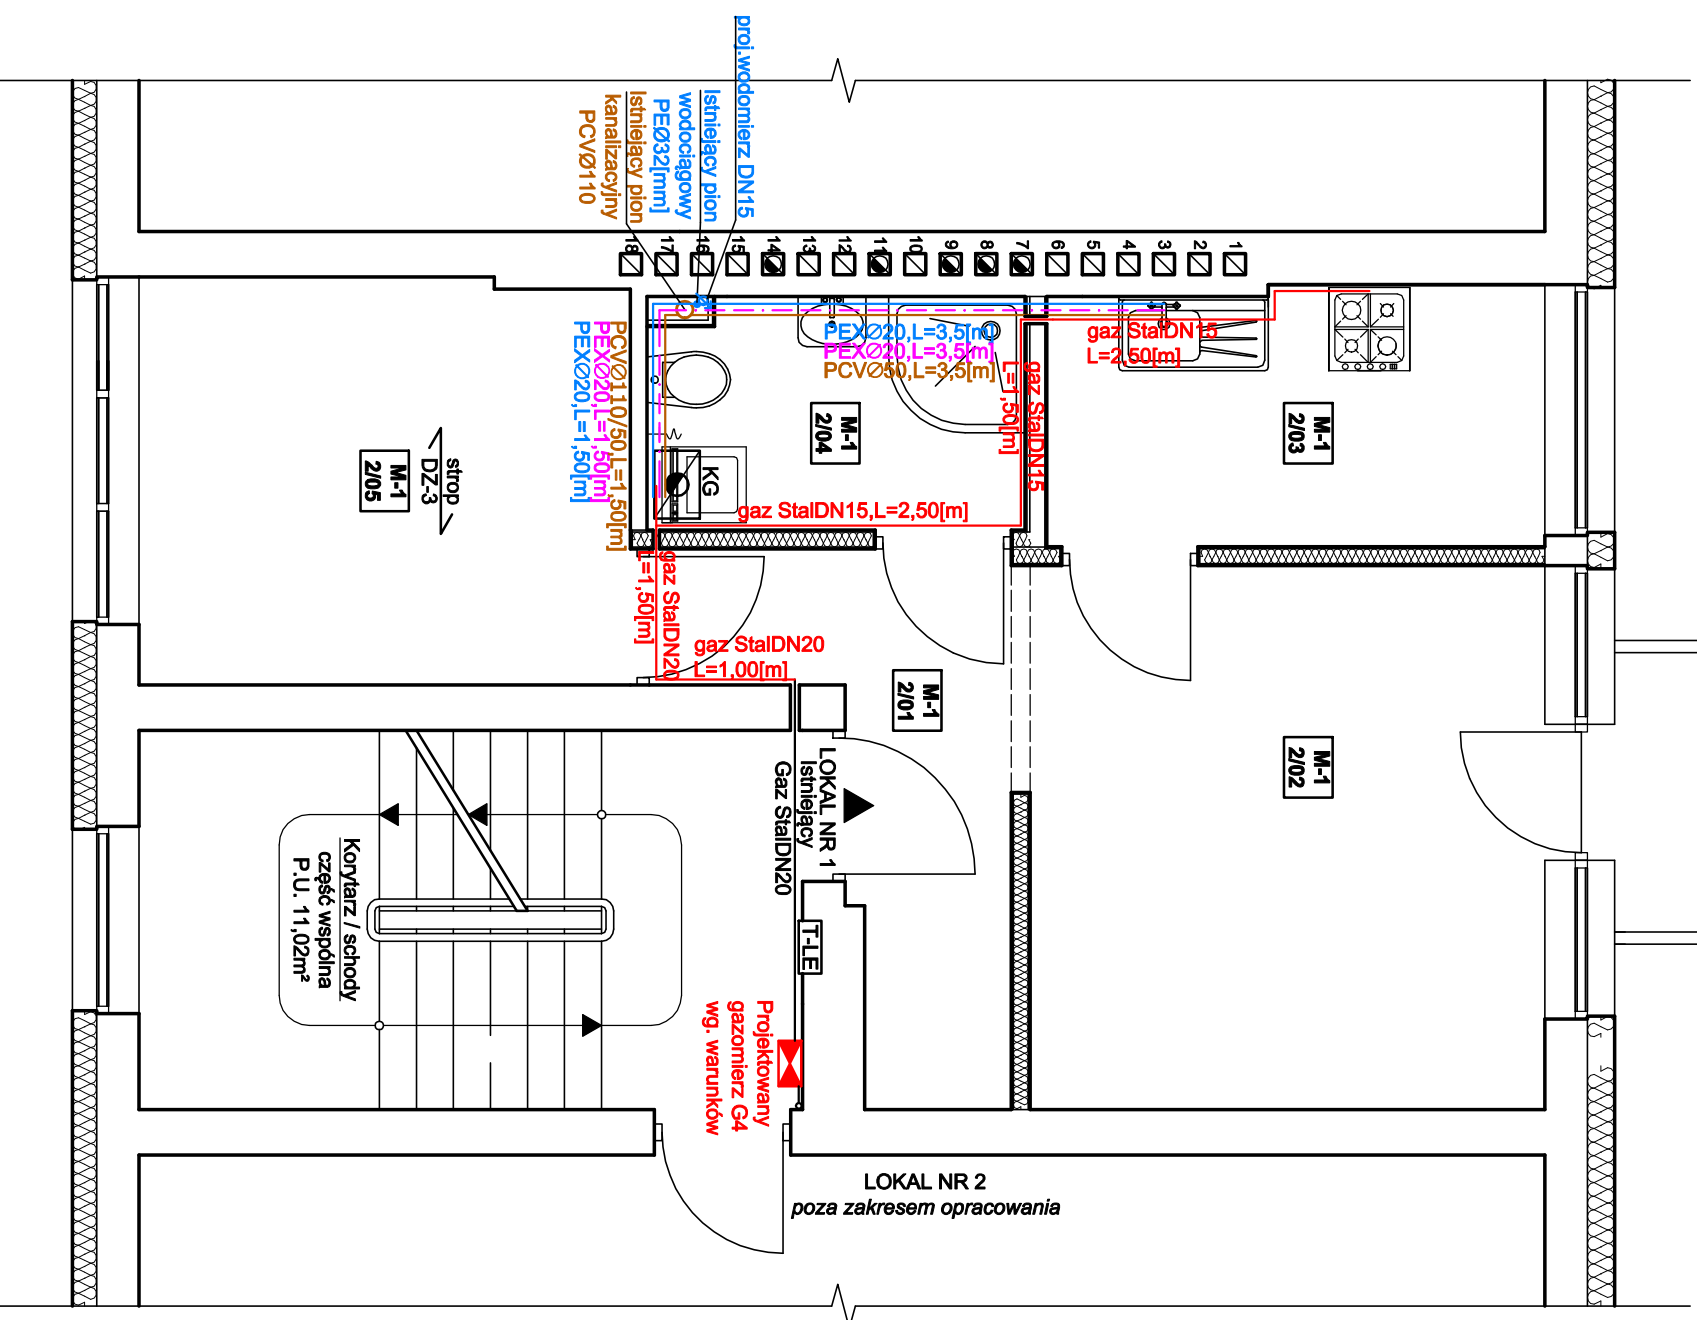

- - - - - Projektowana instalacja c.w.u. PEXØ20
- — — — — Projektowana instalacja wodociągowa PEXØ20
- — — — — Projektowana kanalizacja ściekowa PCVØ110/50
- — — — — Projektowana instalacja gazowa z rur stalowych

<b>PRZEDSIĘBIORSTWO BUDOWLANO - INWESTYCYJNE "NAOS"</b>			
<b>INŻ. BOGUSŁAW DROZDZ</b>			
78-320 Pokczyn-Zdrój, ul. B. Chrobrego 24, tel., fax: 94-36-620-91/			
Investor:	Gmina Miasto Świnoujście - TBS Lokum sp. z o.o. Świnoujście		
Obiekt:	Lokal mieszkalny nr 1 w budynku mieszkalnym, wielorodzinnym		
Adres:	Plac Wolności 15/1, 72-600 Świnoujście, działka nr 670, obr. 0006		
Investycja:	Przebudowa i remont lokalu mieszkalnego nr 1 w budynku wielorodzinnym przy Placu Wolności 15 w Świnoujściu		
Stadium:	Projekt budowlany (instalacje sanitarne)	Data: 22.01.2021	
Treść rysunku:	<b>RZUT I PIĘTRA</b> LOKAL MIESZKALNY NR 1 /Instalacje wod-kan., gaz./	Rys. nr: 1	
Projektował instalacje sanitarne:	mgr inż. Jan Drozd	Nr uprawnień:	ZAP/0211/PWB/S/18
		Skala: 1:50	