



PIWNICE

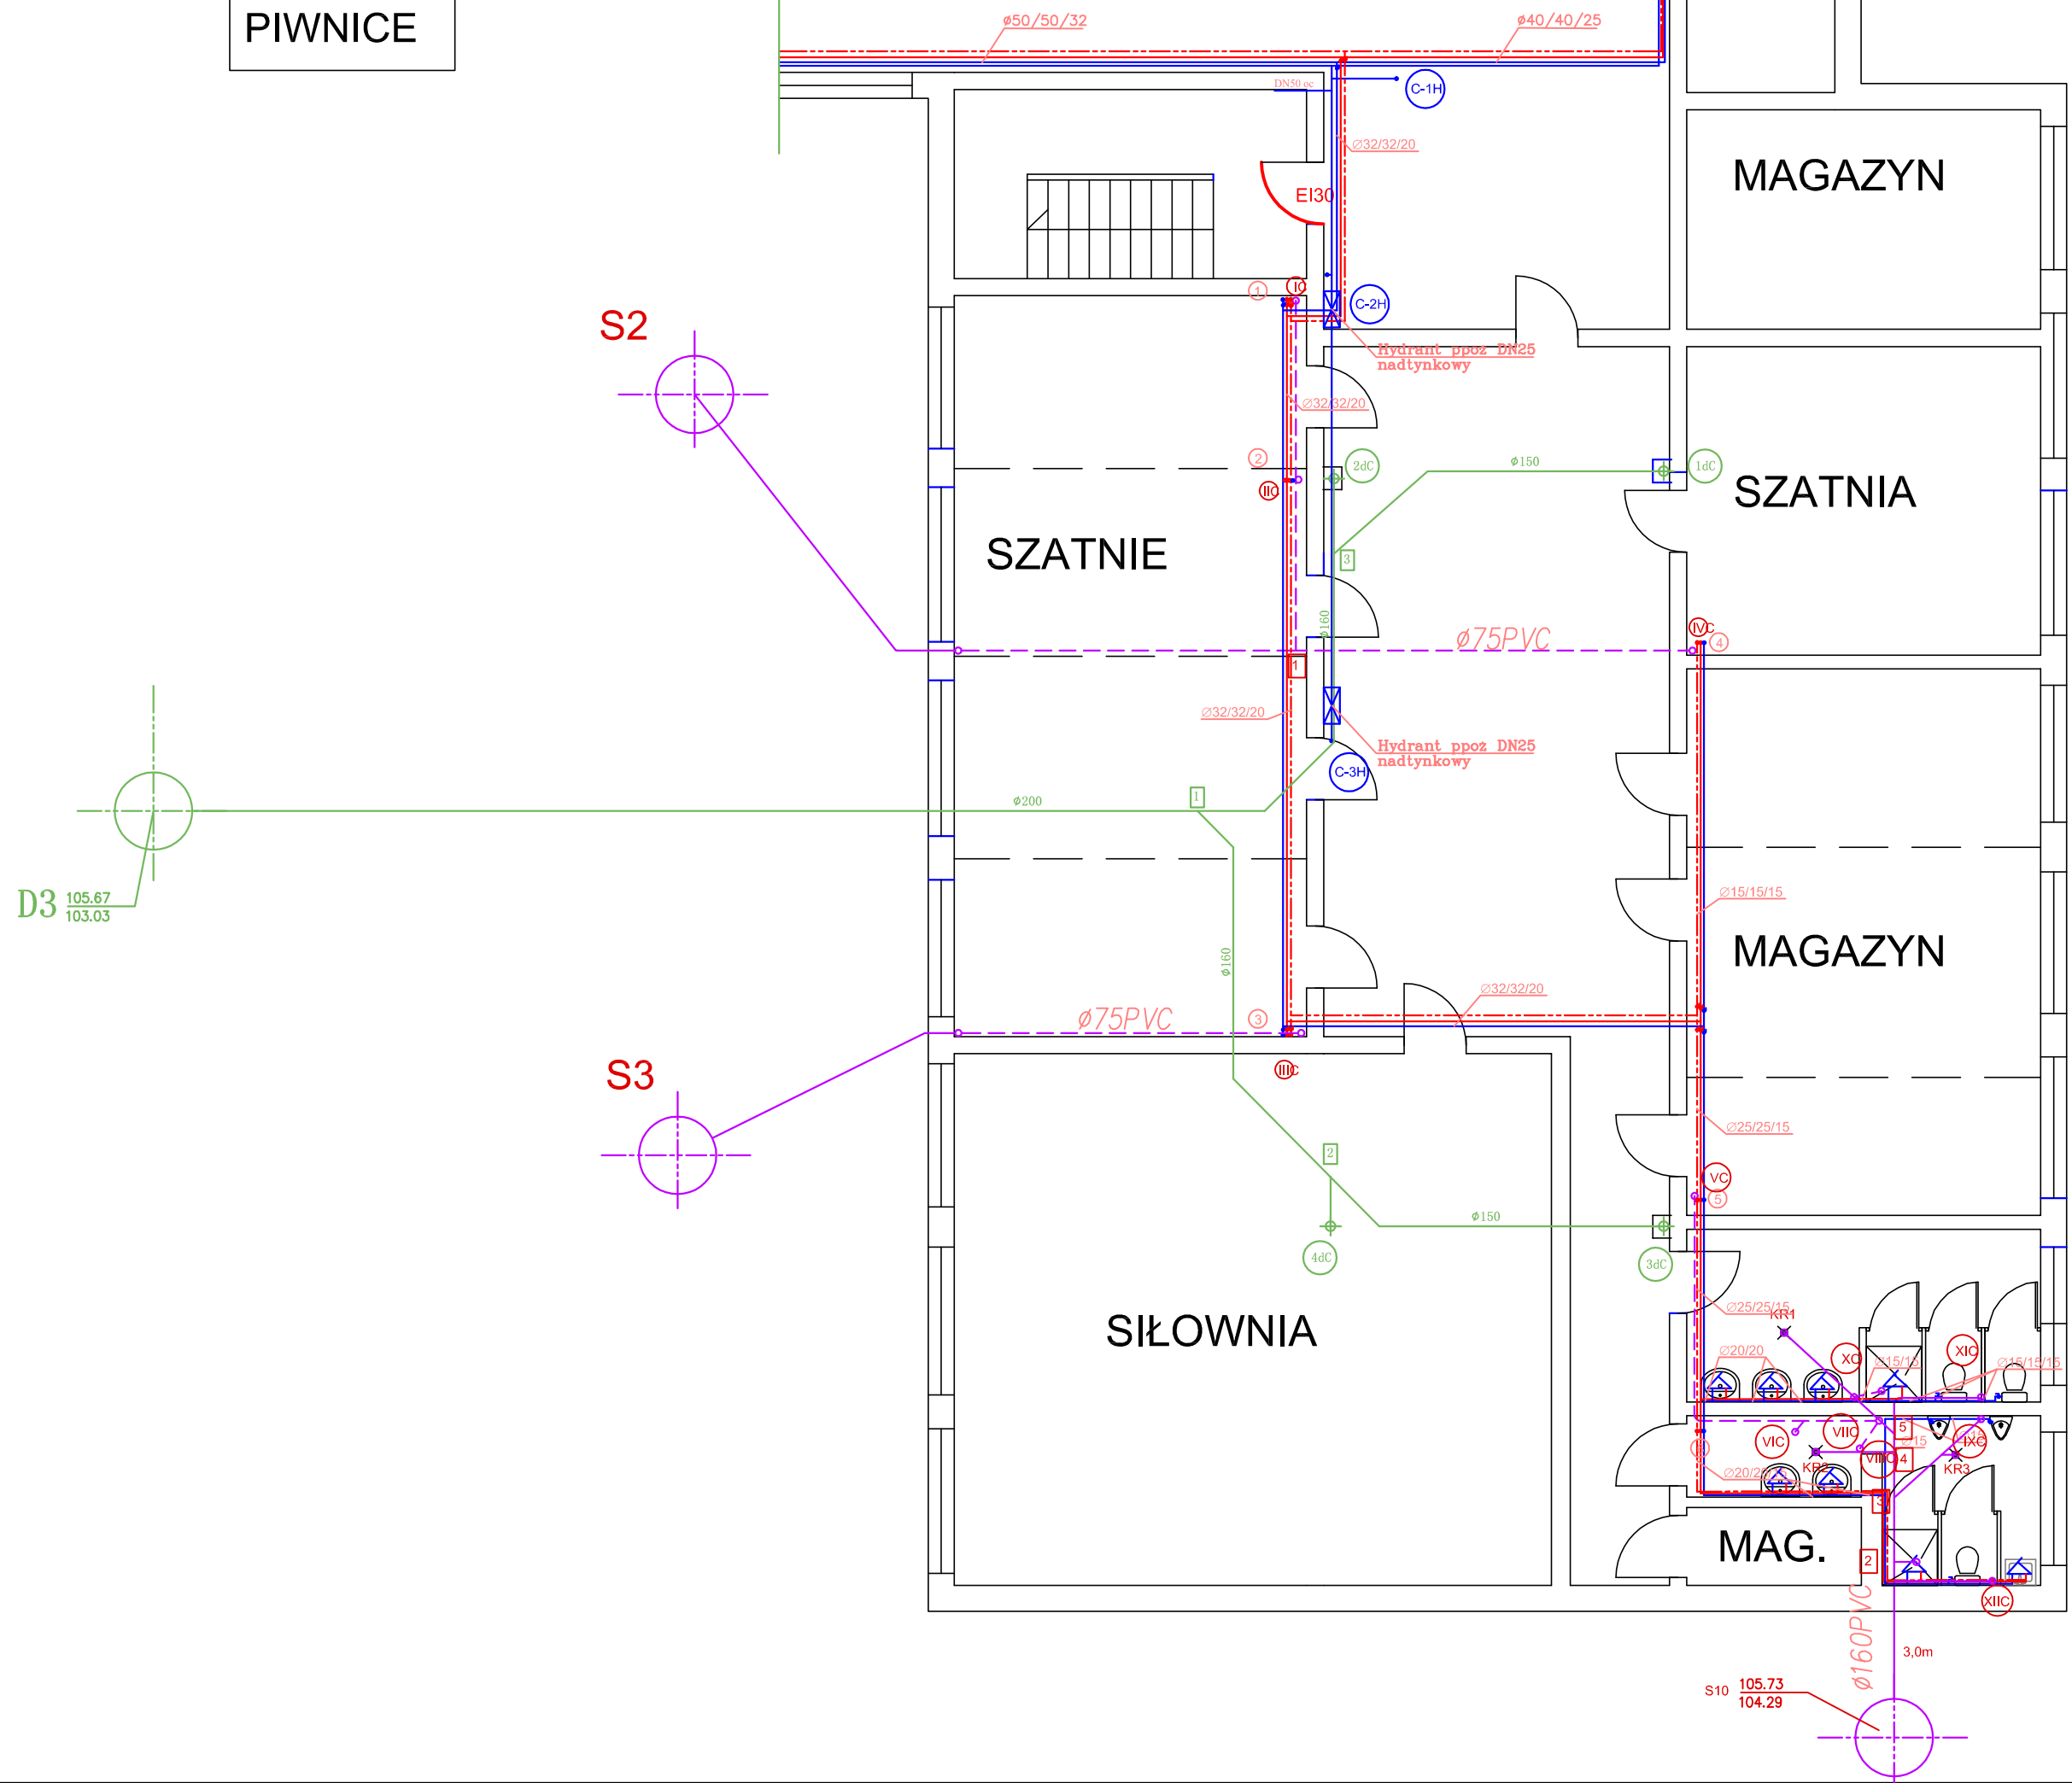

SEGMENT "C"

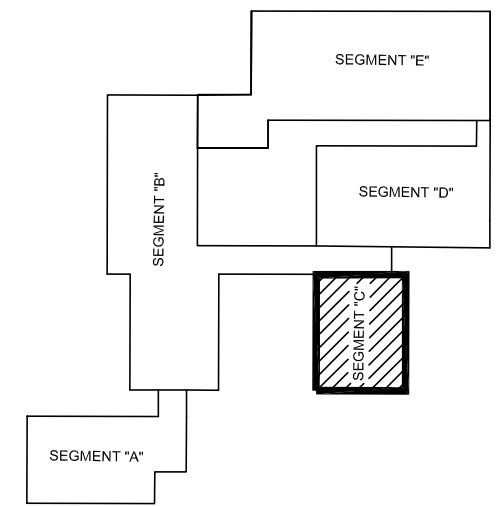

LEGENDA:

- INSTALACJA WODY PPOŻ
- INSTALACJA WODY ZIMNEJ
- INSTALACJA WODY CIEPŁEJ
- - - INSTALACJA CYRKULACJI
- INSTALACJA KANALIZACJI SANITARNEJ
- INSTALACJA KANALIZACJI DESZCZOWEJ

		PRACOWNIA PROJEKTOWA HYDROMONT s.c. Nowak, Moderacki <small>09-402 Płock, Al. Jachowicza 17A ; tel/fax: 024 269 25 25; kom: Maria Nowak 0601 338 370; Jarosław Moderacki 0604 401 012 e-mail: hydromont@op.pl, NIP 774-504-10-00 ; REGON 141247642 Nr konta: PEKAO SA 1212403174-1111001016275198</small>	
		INWESTOR: Gmina Płock ul. Stary Rynek 1 09-400 Płock	
Branża: Sanitarna		Nazwa proj. Projekt wymiany instalacji wodociągowych, kanalizacji sanitarnej i deszczowej w budynku Szkoły Podstawowej nr 2, ul. Faustyna Piaska 5 w Płocku	
Projektant: mgr inż. Maria Nowak upr. nr 43/89		Nazwa rys. BUDYNEK DYDAKTYCZNY - BUDYNEK "C" RZUT PIWNIC	
Sprawdził: mgr inż. Jarosław Moderacki upr. nr Wa-68/01		Data: 09.2022 r.	
Opracował:		Nr rys. IS/C/01	
		Skala 1:100	