


numery działek objętych opracowaniem  
 słup h=8m z wysięgnikiem pojedynczym L=1m (10°)  
 z oprawą AXIA 2.1 / 5177 / 24 LEDs 350mA NW 740 26W // 464232  
 4 szt.

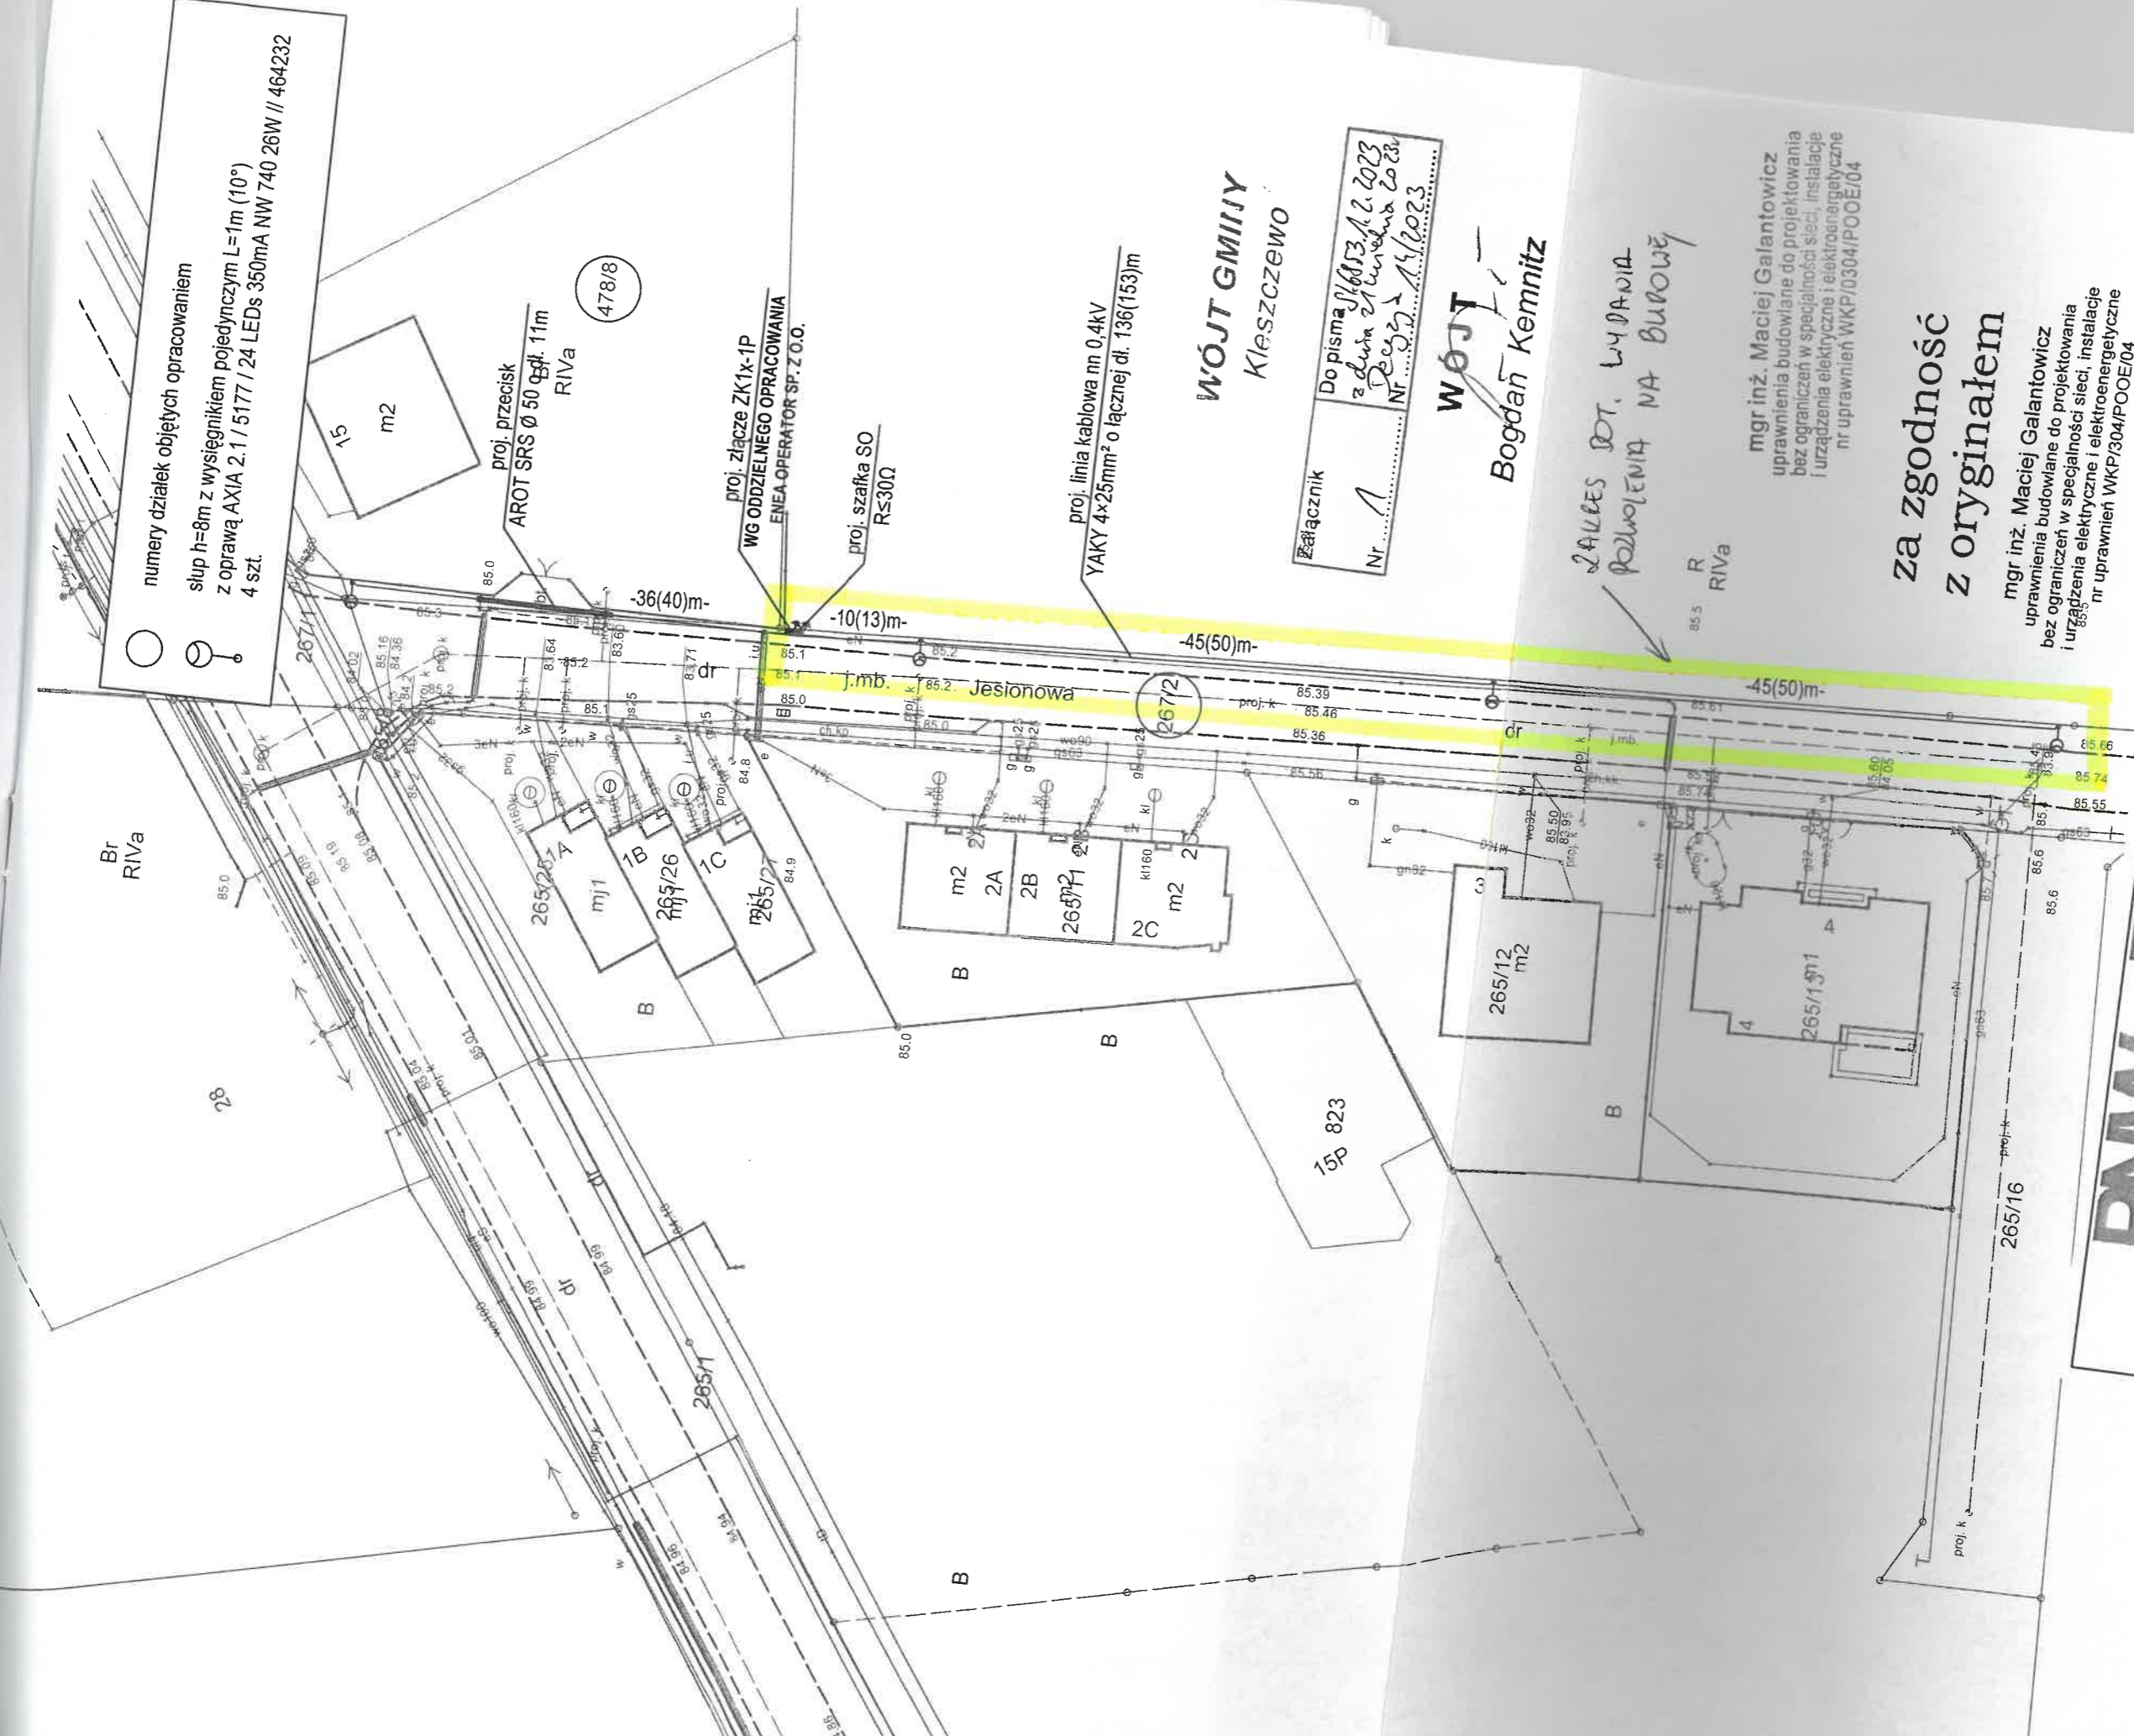

WÓJT GMIJY  
 Kleszczewo

Załącznik  
 Nr 1  
 Dopisana 16.03.2023  
 z dnia 21 kwietnia 2023  
 Nr 532 / 14/2023

WÓJT  
 Bogdan Kemnitz

ZAKRES DOT. WYDANIA  
 POZWOLENIA NA BUDOWĘ

mgr inż. Maciej Galantowicz  
 uprawnienia budowlane do projektowania  
 bez ograniczeń w specjalności sieci, instalacje  
 i urządzenia elektryczne i elektroenergetyczne  
 nr uprawnień WKP/0304/POOE/04

za zgodność  
 z oryginałem

mgr inż. Maciej Galantowicz  
 uprawnienia budowlane do projektowania  
 bez ograniczeń w specjalności sieci, instalacje  
 i urządzenia elektryczne i elektroenergetyczne  
 nr uprawnień WKP/304/POOE/04

**PALANTOWICZ**  
 GALANTOWICZ

R  
 RIVA 265/

Projektował:

mgr inż. Maciej Galantowicz  
 upr. bud. WKP/0304/POOE/04  
 sieci, instalacje i urządzenia elektryczne i elektroenergetyczne

**Temat:**  
 Budowa oświetlenia drogowego w miejscowości Gowarczewo,  
 ul. Jesionowa, gmina Kleszczewo.

**Nazwa zamierzenia budowlanego:**  
 Budowa linii kablowej elektroenergetycznego nn 0,4kV  
 wraz ze słupami oświetlenia drogowego oraz szafka oświetlenia drogowego  
 w miejscowości Gowarczewo, ul. Jesionowa, gmina Kleszczewo.

**Nazwa rysunku:**  
 PROJEKT ZAGOSPODAROWANIA TERENU

Investor:  
 Gmina Kleszczewo  
 ul. Poznańska 4, 63-005 Kleszczewo

Data: 03.2023  
 Skala: 1:500

Symbol: E

Nr rysunku: 1