
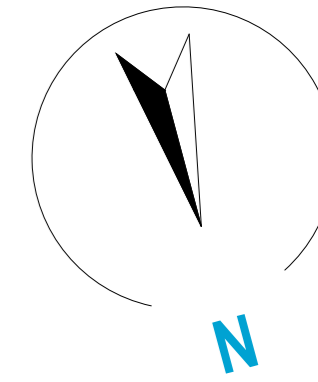


A

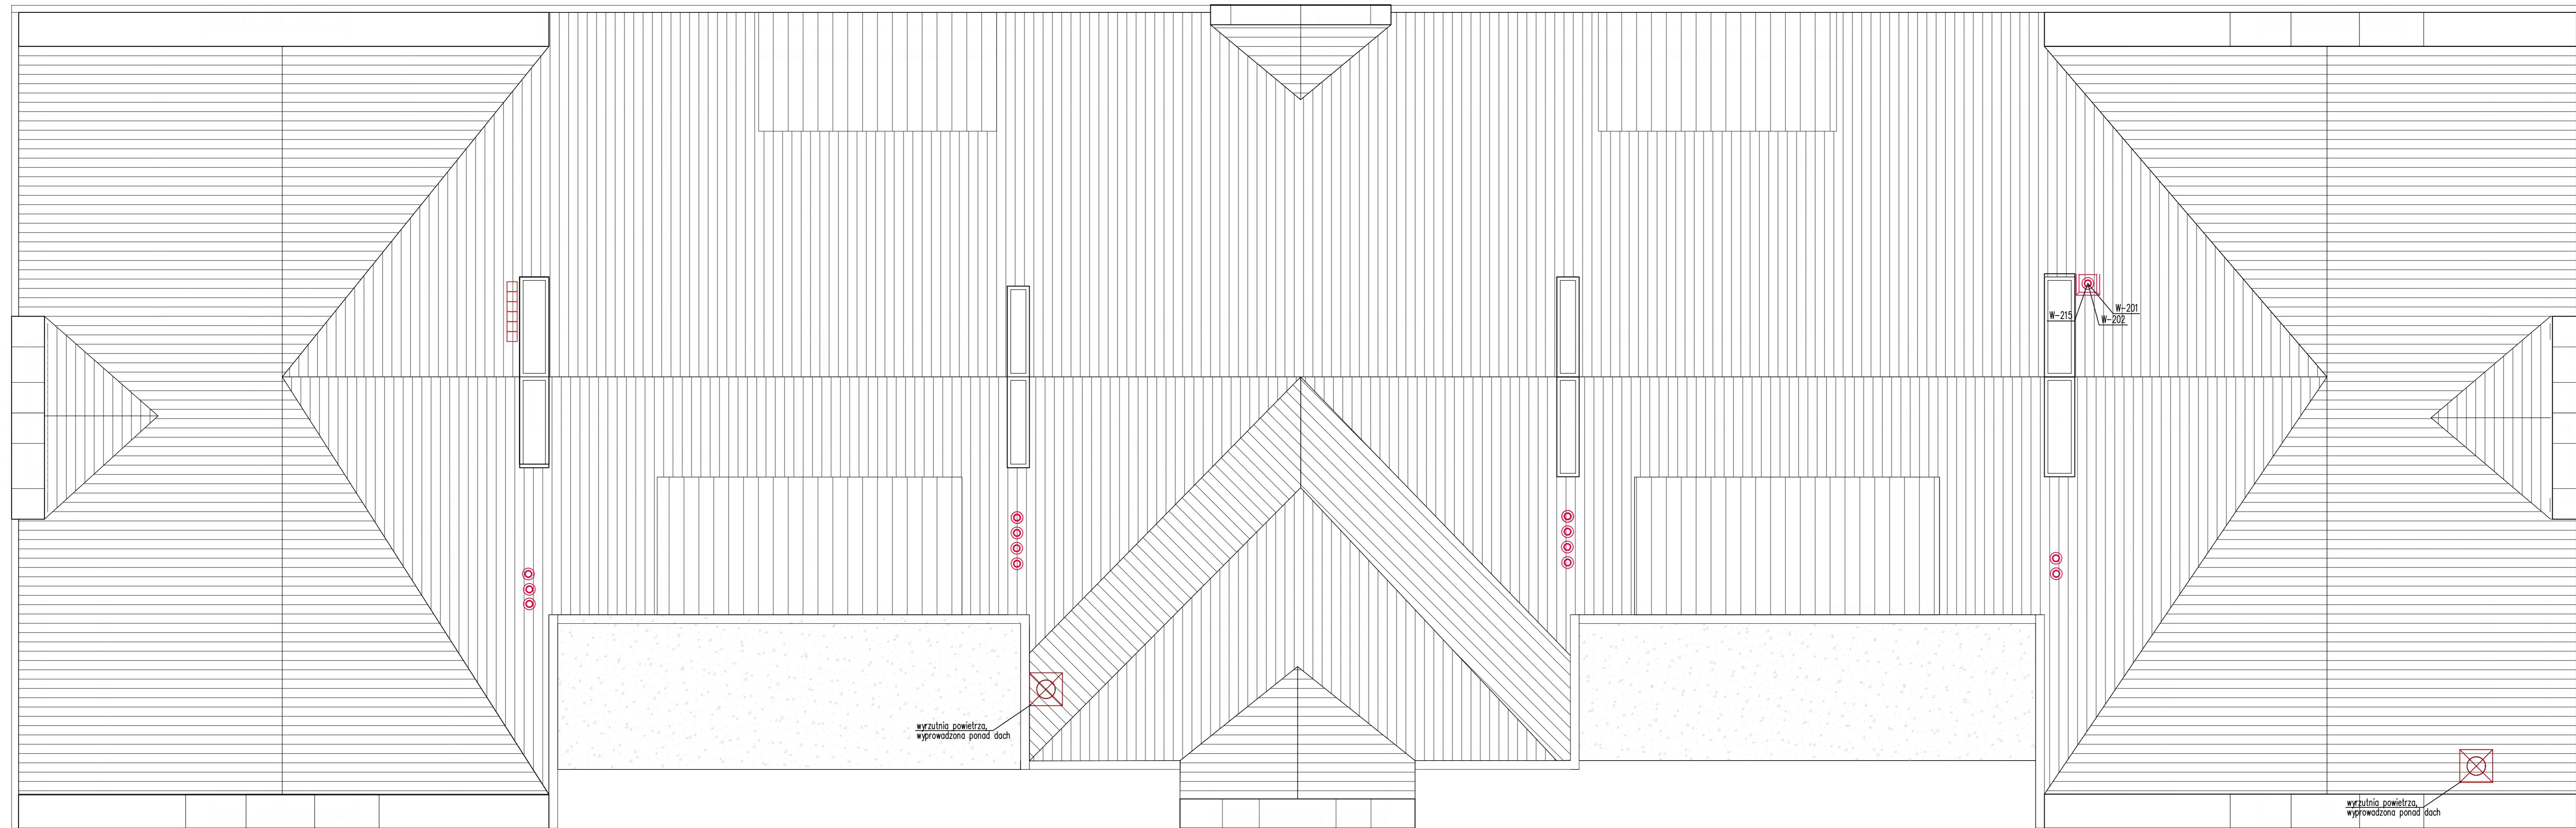

A

PW	INSTALACJE SANITARNE	 ul. S. Bonifacjusza 1a 05-400 Ciechanów Tel. 504-544-024 e-mail: gm.budowlanstwo@gmail.com Poczta: 00000
	Projektant w szczególności sanitarny mgr inż. Mariusz Słowiński upr. nr LOD/2686/PWOS/15	
Wykonawca w szczególności instalacje mgr inż. Jakub Mik upr. nr LOD/2149/POOS/13		Projekt
Temat projektu: <p>Przebudowa i modernizacja Bydgoskiego Zespołu Placówek Opiekuńczo-Wychowawczych przy ul. Traugotta 5 w Bydgoszczy z połączeniem na dwóch piętrach typu interwencyjnego wraz ze zmianą sposobu użytkowania pomieszczeń biurowych na mieszkalne na piętrze i pomieszczeń mieszkalnych na biurowe na poddaszu.</p>		
Inwestor: <p>Miasto Bydgoszcz ul. Jezuitów 1, 85-102 Bydgoszcz</p>		
Adres inwestycji: <p>Bydgoszcz, dz. nr 67/2, obręb 0107, gmina Bydgoszcz</p>		
Nazwa rysunku: <p>RZUT DACHU-INST. WENTYLACJI</p>		
Numer projektu	Branża: inst. sanit.	Faza projektu: PW
Data: 30.09.2020		Skala: 1:50
Numer rysunku: R-15-16		