

# MAPA DO CELÓW PROJEKTOWYCH

województwo: śląskie  
 powiat: m. Piekary Śląskie  
 jednostka ewidencyjna: 247101\_1 m. Piekary Śląskie  
 obiekt: Piekary Śląskie ul. Biskupa Nankera, Ks. Józefa Krupy  
 GK.6640.342.2019  
 obręb ewidencyjny: 0003, Brzozowice Kamień, k.m. 1-2KAM, 1-10KAM  
 skala: 1:500  
 arkusz mapy: 6.132.29.20.1.3, 6.132.29.20.3.1

układ współrzędnych prostokątnych płaskich (2000\_18), wysokościowy Kronstadt 86

Uwaga: Granice wniesiono na podstawie bazy danych EGBiB otrzymanej z ODGK.

Mapa powstała na podstawie danych z P.Z.G.I.K. oraz pomiaru bezpośredniego.

Wykazane na niniejszej mapie do celów projektowych granice nieruchomości nie są

określone z wymaganą dokładnością. Mapa może służyć do projektowania obiektów

kubaturowych usytuowanych w odległości większej niż 4.0 od granic działek przedmiotowych.

W zakresie opracowania istnieją niezrealizowane projekty ZUD, brak niezrealizowanych

obiektów objętych prawnym pozwoleniem na budowę na dzień podpisania mapy.

Służebności nie badano, ponieważ charakter projektowanej inwestycji nie wpływa na sposób


zagospodarowania gruntów objętych mapą do celów projektowych.

Użytków gruntowych nie aktualizowano.

Stan na dzień 01.10.2019

## LEGENDA:

- sieć elektroenergetyczna
- sieć gazowa
- sieć wodociągowa
- sieć kanalizacyjna
- sieć telekomunikacyjna
- 1387/138 - numery działek
- granice działek
- linie rozgraniczające tereny o różnym przeznaczeniu wg. MPZP
- F96MN - symbole stref oznaczające tereny o różnym przeznaczeniu
- granica opracowania

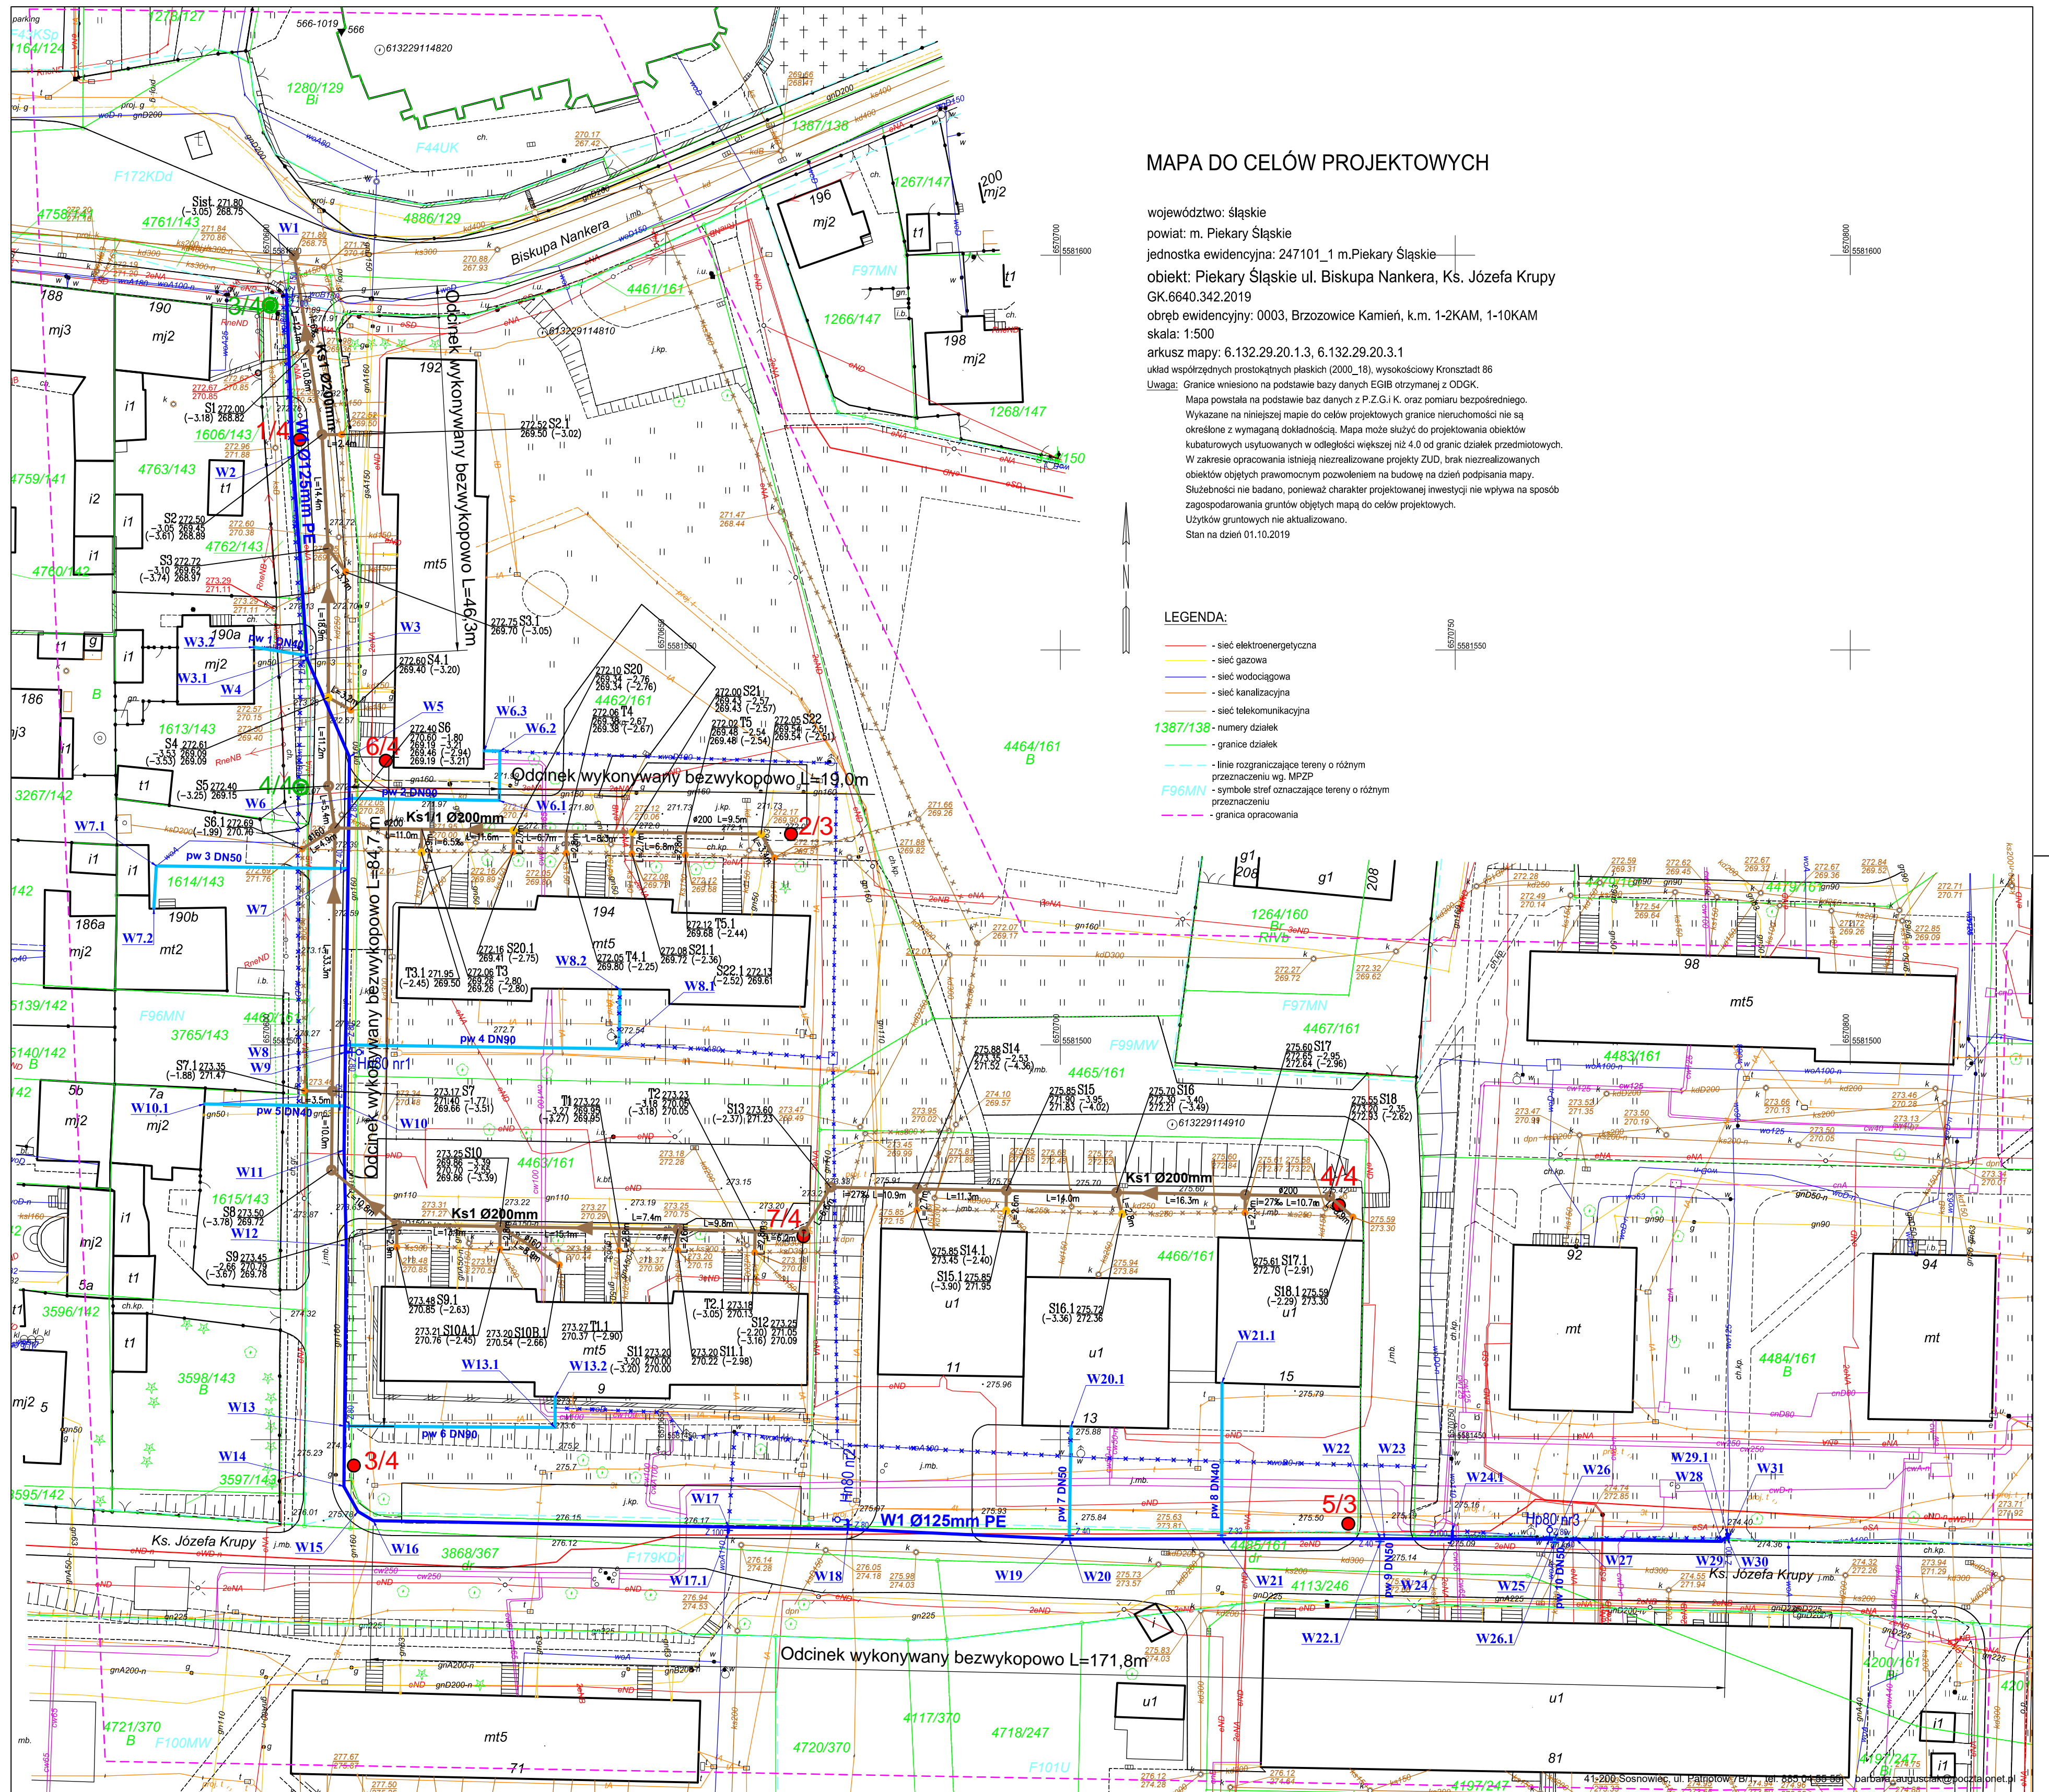

## LEGENDA:

- projektowany wodociąg Dz 125mm
- projektowane przyłącza do budynków Dz 90, Dz 50, Dz 40mm
- projektowana kanalizacja sanitarna Ø200mm, Ø160mm
- projektowane studzienki kanalizacyjne Ø1000mm
- projektowane studzienki kanalizacyjne Ø600mm
- projektowane studzienki kanalizacyjne Ø400mm

- W1 — projektowane węzły na wodociągu
- Z1 — projektowane zasowy wodociągowe
- Hn80 — projektowane hydranty nadziemne DN80 mm
- Hp80 — projektowane hydranty podziemne DN80 mm
- istniejące sieci wodociągowe do likwidacji
- istniejące sieci kanalizacyjne do likwidacji
- otwory geologiczne (nr/głębokość)
- otwory geologiczne archiwalne (nr/głębokość)
- zakres opracowania

JEDNOSTKA PROJEKTOWA:		WODKAN - PROJEKT Barbara Augusiak	
ADRES:		41-200 Sosnowiec, ul. Patriotów 7B/1, tel. 855 04 55 55, barbara_augusiak@poczta.onet.pl	
INWESTOR:		Miejskie Przedsiębiorstwo Wodociągów i Kanalizacji spółka z o.o. 41-946 Piekary Śląskie ul. Rozdzińskiego 38	
NAZWA INWESTYCJI:		"Budowa sieci wodociągowej i kanalizacji sanitarnej w rejonie ulicy Nankera 194 i Krupy w rejonie budynków 9-15 w Piekarach Śląskich"	
RODZAJ OPRACOWANIA:		PROJEKT BUDOWLANY	
TYTUŁ RYSUNKU:		PROJEKT ZAGOSPODAROWANIA TERENU	
PROJEKTANT:	NR UPR.:	PODPIS:	SPRAWDZAJĄCY:
mgr inż. Barbara Augusiak	WZU/IA nr 132/84	mgr inż. Marek Wilczok	SLK/2075/POSO/08
DATA OPRACOWANIA:		NR RYSUNKU:	
12.2019r.		T02	
SKALA:		1:500	