

 



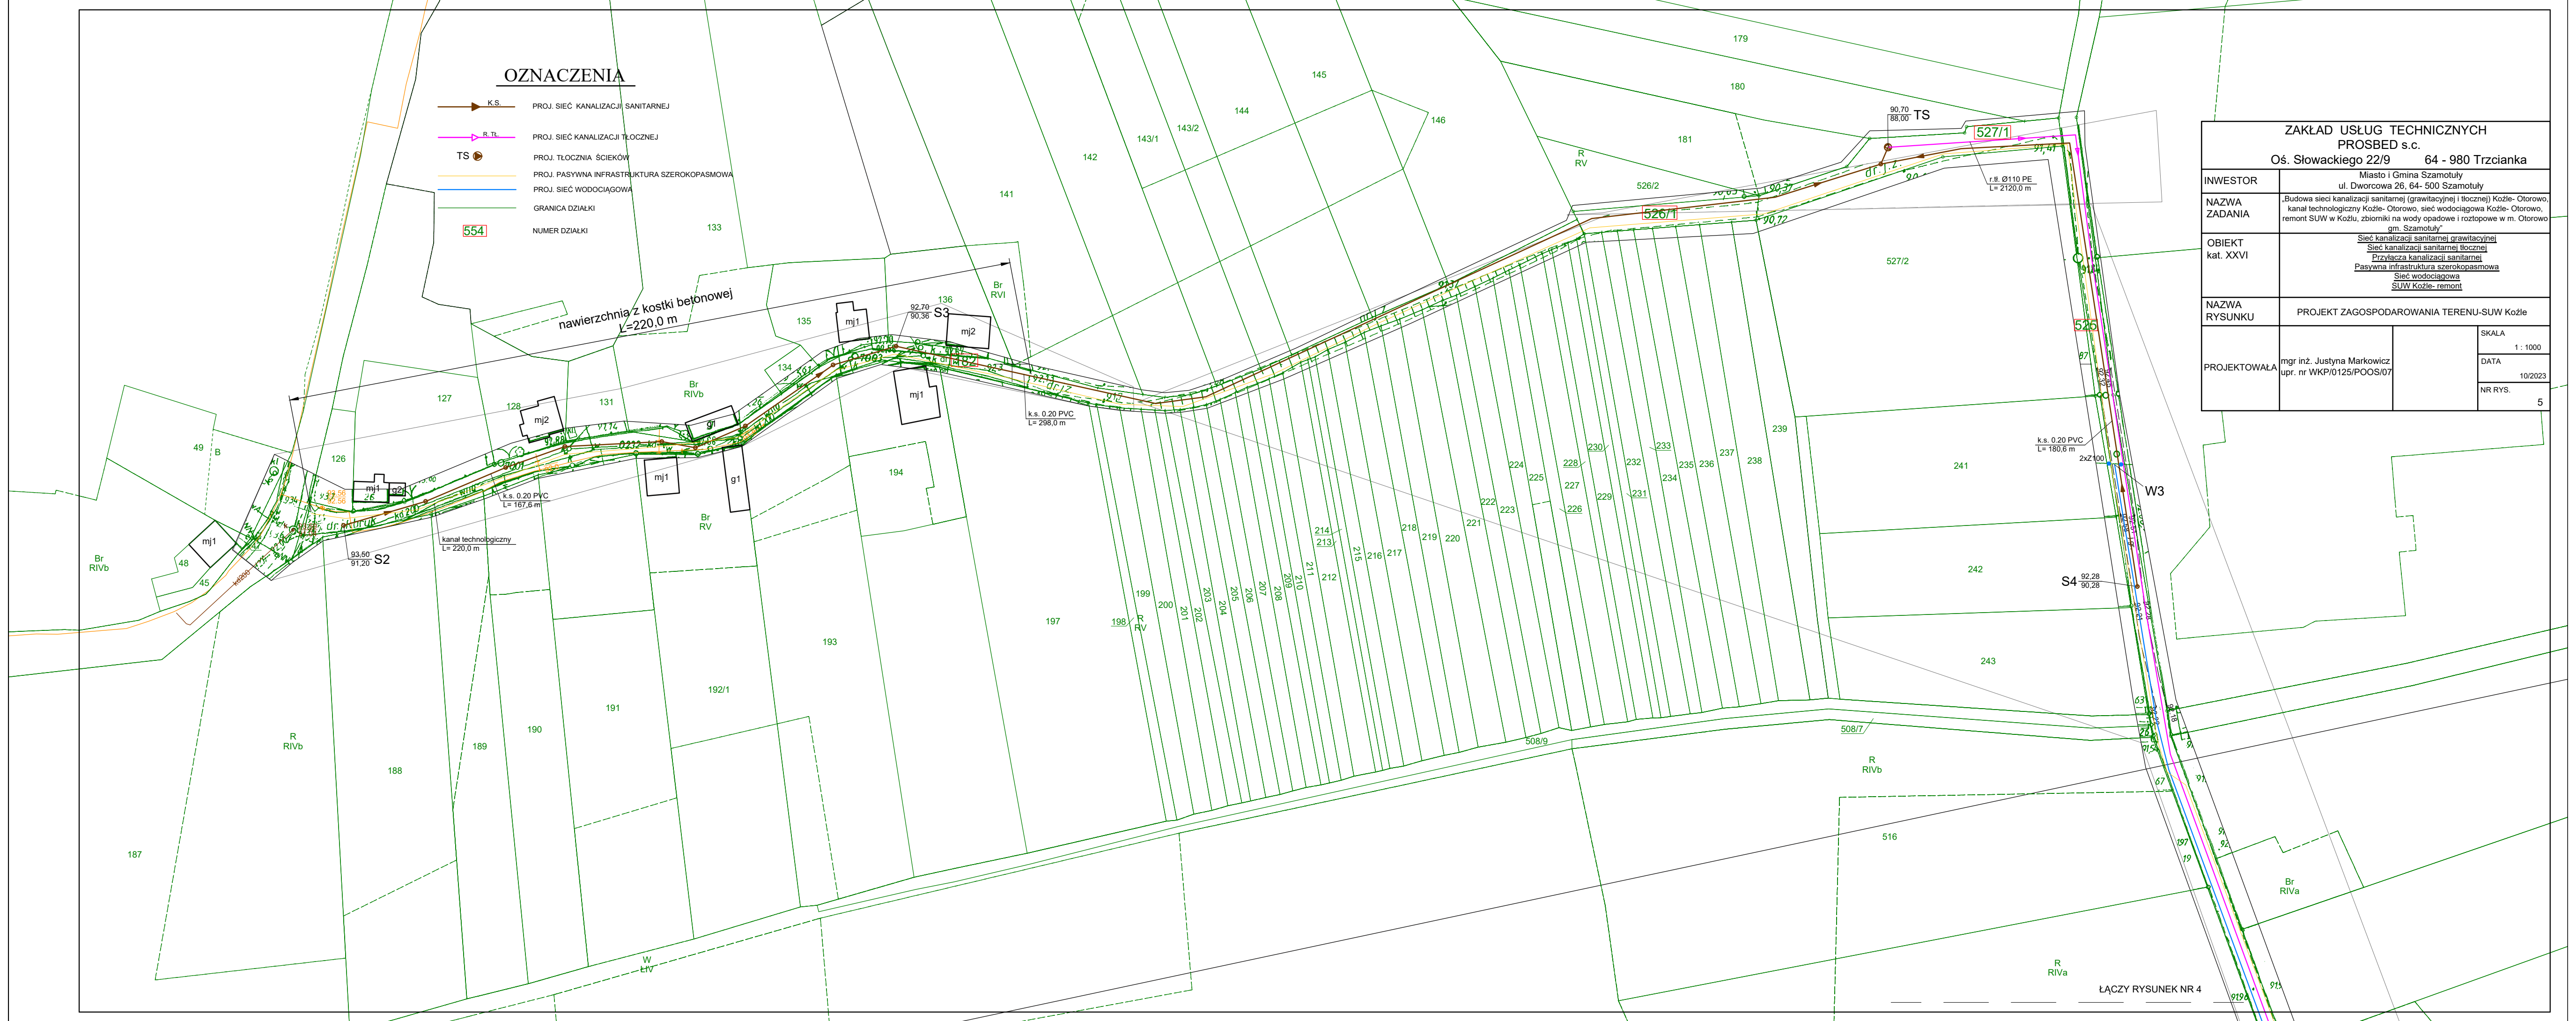


OZNACZENIA

-  K.S. PROJ. SIĘĆ KANALIZACJI SANITARNEJ
-  R.T. PROJ. SIĘĆ KANALIZACJI TŁOCZNEJ
-  TS PROJ. TŁOCZNIA ŚCIEKÓW
-  PROJ. PASYWNA INFRASTRUKTURA SZEROKOPASMOWA
-  PROJ. SIĘĆ WODOCIĄGOWA
-  GRANICA DZIAŁKI
- 554 NUMER DZIAŁKI



ZAKŁAD USŁUG TECHNICZNYCH PROSBED s.c.	
Os. Słowackiego 22/9 64 - 980 Trzcianka	
INWESTOR	Miasto i Gmina Szamotuły ul. Dworcowa 26, 64- 500 Szamotuły
NAZWA ZADANIA	„Budowa sieci kanalizacji sanitarnej (gravitacyjnej i tłocznej) Koźle- Otorowo, kanał technologiczny Koźle- Otorowo, sieć wodociągowa Koźle- Otorowo, remont SUW w Koźlu, zbiorniki na wody opadowe i roztopowe w m. Otorowo gm. Szamotuły”
OBIEKT kat. XXVI	Sieć kanalizacji sanitarnej gravitacyjnej Sieć kanalizacji sanitarnej tłocznej Przyłącza kanalizacji sanitarnej Pasywna infrastruktura szerokopasmowa Sieć wodociągowa SUW Koźle- remont
NAZWA RYSUNKU	PROJEKT ZAGOSPODAROWANIA TERENU-SUW Koźle
PROJEKTOWAŁA	mgr inż. Justyna Markowicz upr. nr WKP/0125/POOS/07
	SKALA 1 : 1000
	DATA 10/2023
	NR RYS. 5

ŁĄCZY RYSUNEK NR 4