


Starosta Nowosądecki

Dokumentacja była przedmiotem narady koordynacyjnej przeprowadzonej w siedzibie Starostwa Powiatowego w Nowym Sączu, ul. Strzelecka 1 w dniu 14.07.2021r.
 Iznażenie kancelaryjne: 6630/301/2021

Z up. STAROSTY
 mgr inż. Damian Tokarczyk
 Z-ca DYREKTORA WYDZIAŁU GEODEZJI
 Kierownik Powiatowego Ośrodka Dokumentacji Geodezyjnej i Kartograficznej

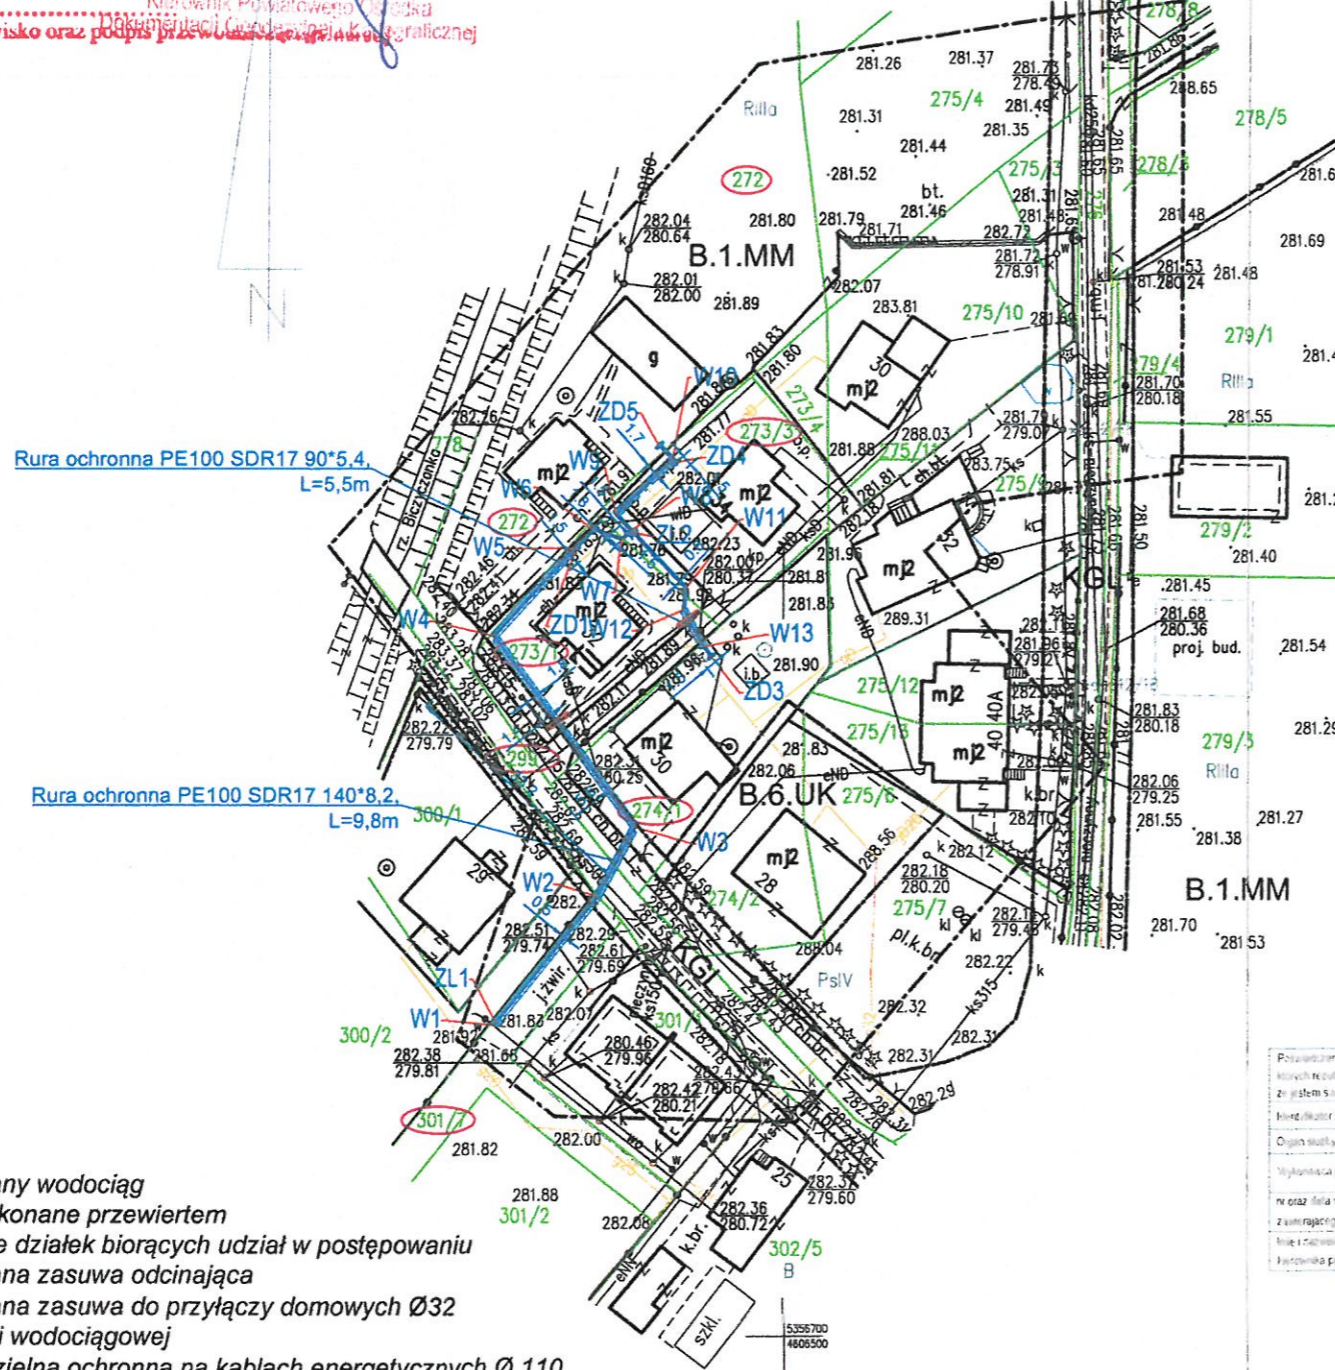

- LEGENDA:**
- projektowany wodociąg
 - odcinki wykonane przewiertem
 - oznaczenie działek biorących udział w postępowaniu
 - projektowana zasuwa odcinająca
 - projektowana zasuwa do przyłączy domowych Ø32
 - węzeł sieci wodociągowej
 - rura dwudzielna ochronna na kablach energetycznych Ø 110, l = 3,0m, na kablach telekomunikacyjnych rura dwudzielna Ø160 np AROT 110 PS i odpowiednio 160PS

Uzgodniono pod względem wymagań higienicznych i zdrowotnych dokumentację projektową bez zastrzeżeń / z zastrzeżeniami przez Państwowego Powiatowego Inspektora Sanitarnego w Nowym Sączu 25 SIE. 2021
 opinią sanitarną z dnia:
 znak: NN2.30831.139.2021.HH

STAROSTWO POWIATOWE W NOWYM SĄCZU

PAŃSTWOWY POWIATOWY INSPEKTOR SANITARNY w Nowym Sączu
 mgr inż. Mateusz Wojcik

MAPA do CELÓW PROJEKTOWYCH
 SKALA 1 : 1000

woj.: małopolskie
 powiat: nowosądecki
 gmina: Chelmeć; [121002_2]
 obręb: Chelmeć; [0006]
 obiekt: działka 274/1 inne wg zakresu
 ID: GEO.6640.1786.2021
 mapa powstała na podstawie pomiaru bezpośredniego mapy 6640.2328.2020 i z przeskalowania mapy zasadniczej, sek. nr 183.222.20
 nie wyklucza się w terenie nie wykazanych na niniejszej mapie budowli oraz urządzeń podziemnych, które nie były zgłoszone do ewidencji lub o których brak jest informacji w instytucjach branżowych.
 Wykazane na niniejszej mapie granice nieruchomości nie zostały wyznaczone w terenie i nie zostały skontrolowane z wyjątkiem dokładności pomiaru. Niniejsza mapa została wykonana bez ustalania obciążen dotyczących służebności gruntowych.
 układ odniesienia "1965"
 układ wysokościowy "Krańsztaet 86"
 Chelmeć, dn. 01.03.2021 r.

Potwierdzam, że niniejszy dokument został opracowany w wyniku prac geodezyjnych i kartograficznych których rezultaty zawiera opis techniczny powyższego. Jednocześnie informuję, że system S i metody odzwierciedlenia, kamery z załączeniem fotogrametrycznego.	
Intensywność zapisania prac geodezyjnych	6640 1786 2021
Ogólna skala geodezyjna mapy stanowiącej załozenie	Starosta Nowosądecki
Wykonawca prac geodezyjnych	GEODEZJA
nr oraz data sporządzenia dokumentu	mgr inż. Jarosław Zywczak
z uwzględnieniem wyników pomiarów, weryfikacji	6640 1786 2021_6760
imię i nazwisko oraz nr uprawnień zawodowych	z dnia 20 04 2021 r.
funkcyjna para:	mgr inż. Jarosław Zywczak
	nr uprawnień 18058
	tel. 600 164 230

GEODETA UPRAWNIONY
 mgr inż. Jarosław Zywczak
 nr upr. 18058
 tel. 600 164 230

UZGADNIAM PROJEKT ZAGOSPODAROWANIA TERENU W ZAKRESIE WODOCIĄGU WRAZ Z KOLIZJAMI BEZ UWAG. ZAŁĄCZNIK DO DECYZJI znak: ZAN.N.H.7.461.128.2021

ZAKŁAD GOSPODARKI KOMUNALNEJ I MIESZKANIOWEJ 33-005 CHELMIEC ul. Papińska 2, 33-385 CHELMIEC tel. 15 83 54 32 27 20 31 35 -4207352103

Chelmeć, dnia 09.07.2021r.

OŚWIADCZENIE
 Oświadczam zgodność treści mapy z oryginałem w zakresie opracowania geodezyjnego przyjętego do państwowego zasobu geodezyjnego i kartograficznego pod nr: 6640.1786.2021_67680 z dnia 20.04.2021 roku

potwierdzam zgodność wszystkich odpisów z oryginałem
 mgr inż. Katarzyna Majcher

PHU PASANDER mgr inż. Paweł Majcher ul. Gajowa 40, 33-300 Nowy Sącz NIP: 734-100-67-63 tel. 018-4411689 majcher@wp.pl	OBIEKT ROZBUDOWA SIECI WODOCIĄGOWEJ W REJONIE UL. BATALIONÓW CHŁOPSKICH W CHELMCU - ETAP II	BRANŻA SANITARNA mgr inż. Katarzyna Majcher upr. proj. i wyk. MAP/0261/PWOS/04	Skala 1:1000
	INWESTOR ZAKŁAD GOSPODARKI KOMUNALNEJ I MIESZKANIOWEJ W CHELMCU UL. PAPIESKA 2, 33-385 CHELMIEC	Projektant mgr inż. Katarzyna Majcher	Data 02.2021
	ADRES INWESTYCJI PRZEDMIOT RYSUŃKU OBREB CHELMIEC [0006] DZ. NR 272, 273/1, 273/3, 274/1, 299, 301/7 jednostka ewidencyjna CHELMIEC [121002_2]. PROJEKT ZAGOSPODAROWANIA TERENU - WODOCIĄG ROZDZIELCZY	Sprawdził mgr inż. Paweł Majcher	Nr rys. 1.