


Poświadczam, że niniejszy dokument został opracowany w wyniku prac geodezyjnych i kartograficznych, których rezultaty zawiera operat techniczny, który uzyskał pozytywną weryfikację. Jednocześnie informuję, że jestem świadomy odpowiedzialności karnej za złożenie fałszywego oświadczenia.

Identyfikator zgłoszenia prac geodezyjnych	6640.2268.2022
Organ służby geodezyjnej, który otrzymał zgłoszenie	Starosta Słupski
Wykonawca prac geodezyjnych	GEOVERTEX Artur Karpowicz
Nr oraz data sporządzenia dokumentu zawierającego wynik pozytywnej weryfikacji	Protokół weryfikacji nr 6640.2268.2022.37457 z dnia 23.06.2022r
Imię i nazwisko oraz nr uprawnień zawodowych kierownika prac	Joanna Karpowicz nr upr. zaw. 20810

MDCP została podpisana elektronicznie. Podpis można zweryfikować odpowiednim programem.

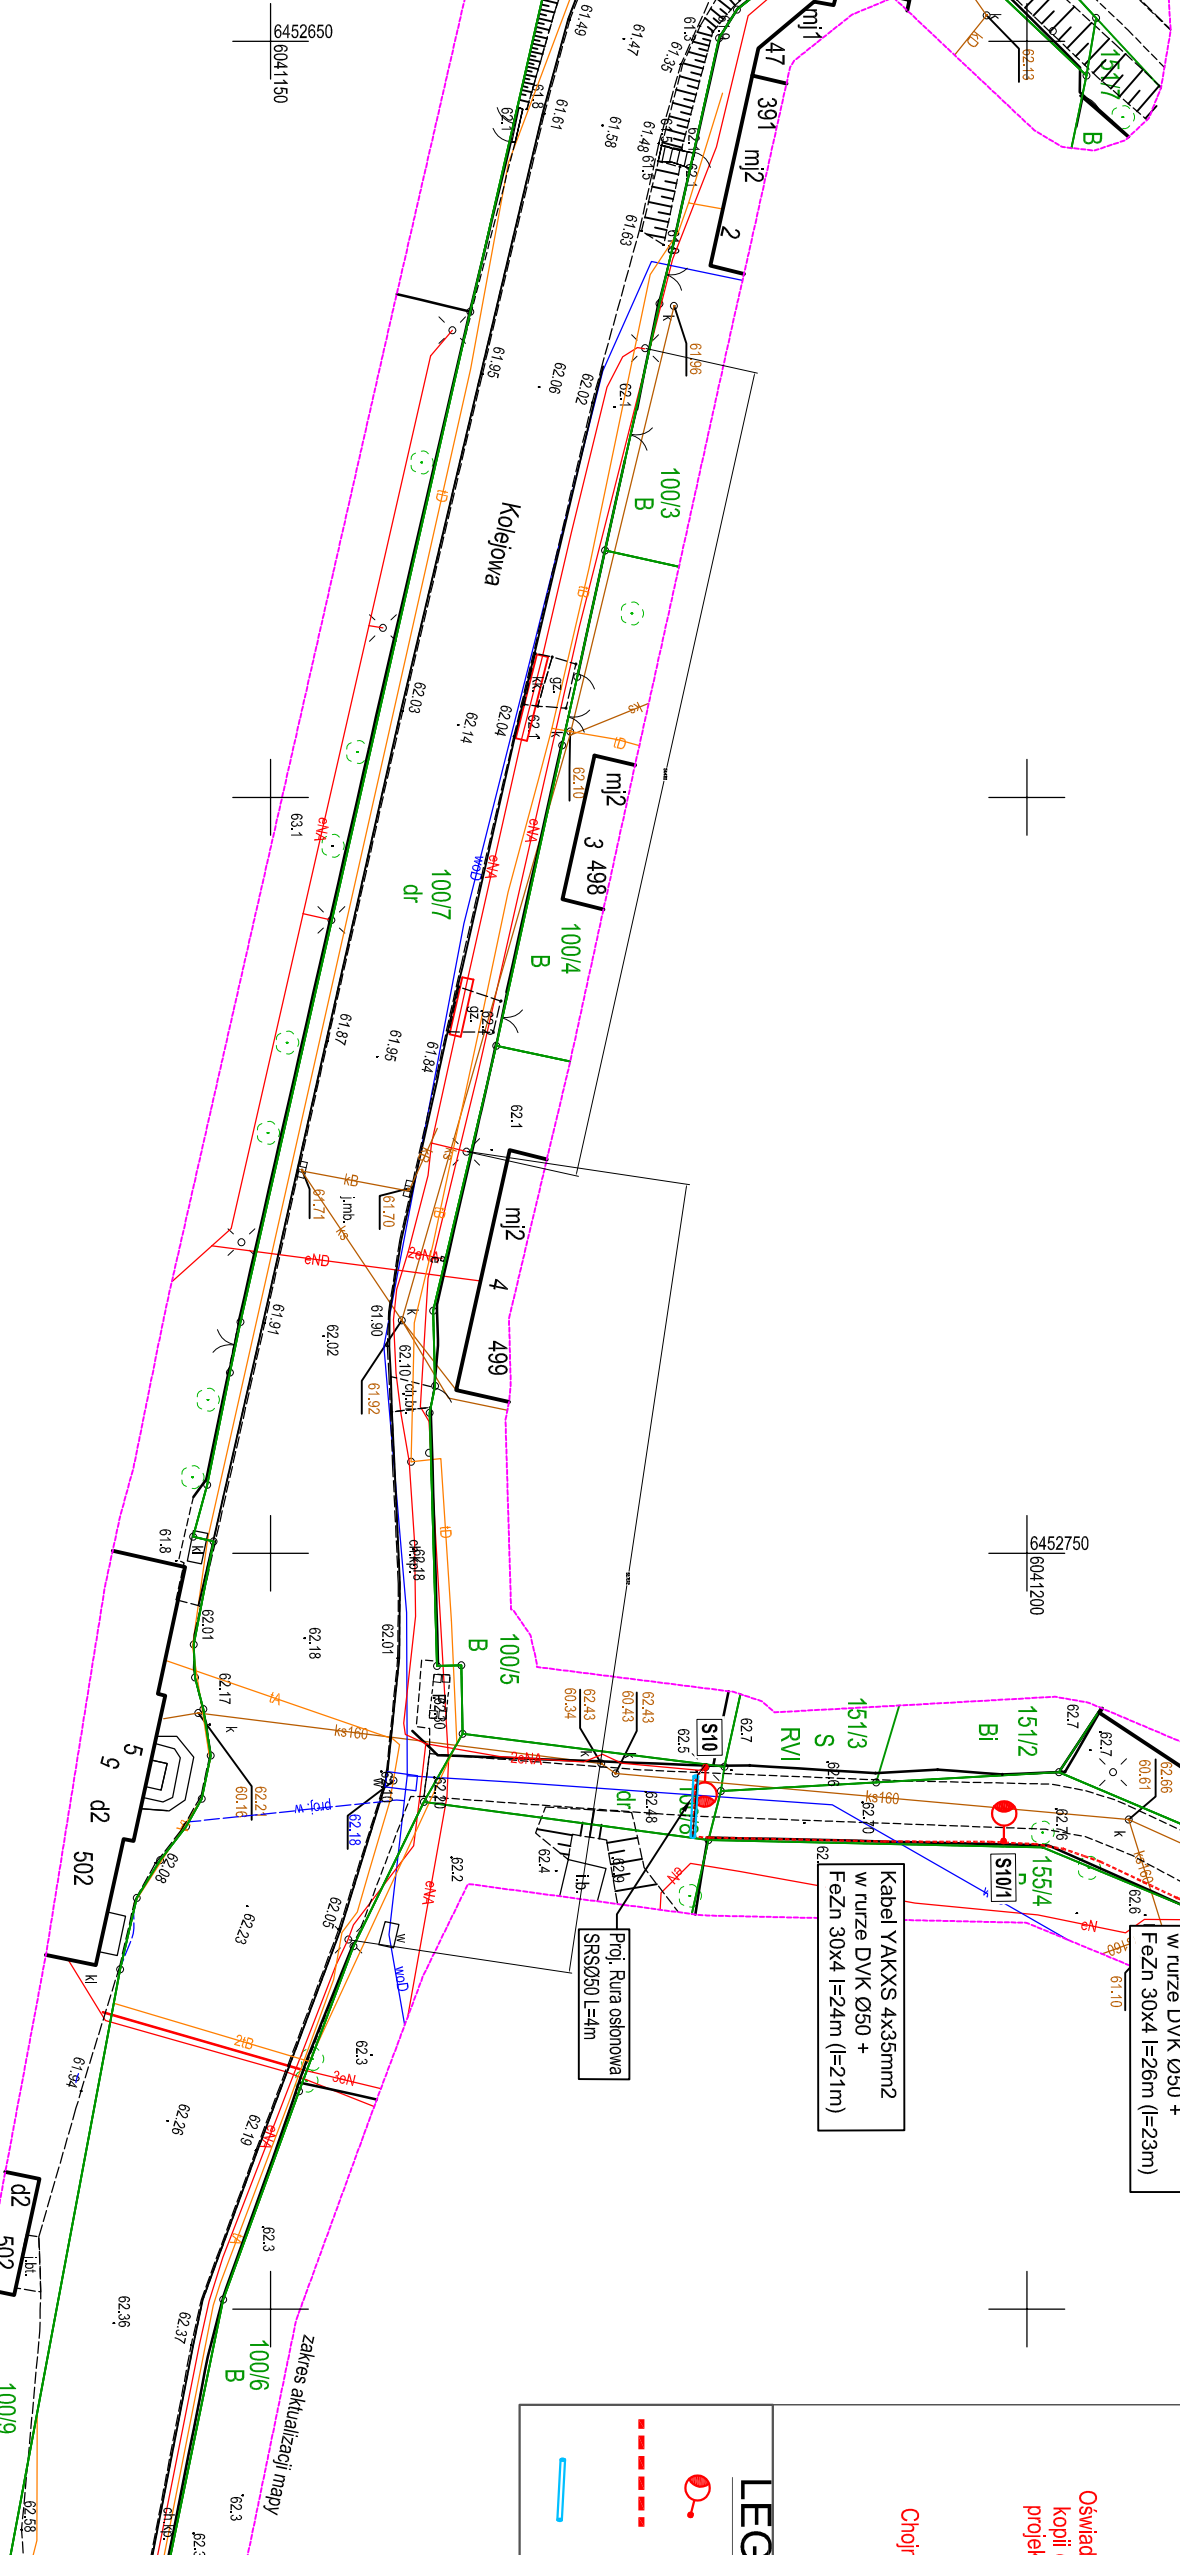

### Mapa sytuacyjno-wysokościowa dla projektowych

Skala 1 : 500

Damnica  
Działka: 254  
Arkusz mapy zas. G.6640.2268.2022  
Obręb ewidencyjny: Damnica  
Gmina: gm. Damnica  
ID: G.6640.2268.2022  
1. osnowa układ parnisowy 2000/  
2. poziom odniesienia Kronsztadt 89  
3. wykonano na podstawie mapy numerycznej  
Data wykonania mapy: 23.06.2022r.

Zastrzegam się, że opracowana mapa ma-że nie zawierać pełnej informacji o przebiegu urządzeń podziemnych, których z powodu braku danych insygnij bieżących- wych oraz stosowanych metod pomiaru- ujawnienie nie jest możliwe.

Oświadczam, że niniejszy projekt został wykonany na cyfrowej kopii oryginalnej mapy geodezyjnej sporządzonej do celów projektowych ujętej do zasobu powiatowego i zbadanej- nowanej pod nr ID: G.6640.2268.2022

mgr inż. Rafał Kobierowski  
Uprawnienia bud.: POM/0181/PWBE/19  
Chojnice, 01.09.2022 r.

### LEGENDA:

- Projekтовana oprawa oświetlenia LED na słupie aluminiowym h=5m
- Projekтовana linia kablowa oświetlenia ulicznego - kabel YAKXS 4x35mm2 w rurze DYK Ø50 + FeZn 30x4
- Projekтовana rura osłonowa SRS075



PROJEKTOWANIE I WYKONANSTWO ROBÓT ELEKTRYCZNYCH  
I TELETECHNICZNYCH mgr inż. Rafał Kobierowski  
UL. DWORCOWA 25/6, 89-500 CHOJNICE  
tel. 791-501-035  
e-mail: rafalkobierowski@e2.pl

Tytuł opracowania:	Investor:
Rozbudowa oświetlenia ulicznego w m. Damnica	Gmina Damnica Ul. Górna 1 76-231 Damnica
Tytuł rysunku:	Adres: Damnica Powiat: Słupski, Gmina: Damnica, obręb: Damnica, dz. nr 154
Projektant:	Podpis:
mgr inż. Rafał Kobierowski ul. bud. do prof. inż. robotnik bud. budowlany bez ograniczeń w spec. instalacji w zakresie skąd insydziej Insydziej Elektronicznej Instalacji Elektrycznych nr. stat. KPR: 00001519/195219	
PLAN ZAGOSPODAROWANIA TERENU NR 1	Data: 01.09.2022 r.
Skala: 1:500	

Mapa do celów projektowych  
skala 1:500  
Sporządzono dnia: 23.06.2022r

woj. pomorskie  
j. ewid. Damnica  
obr. Damnica  
dz. 154, 100/7, 100/8  
IZPG: 6640.2268.2022

Sporządzona przez:  
GEOVERTEX Artur Karpowicz w Słupsku  
układ odniesienia - PL-ETRF2000  
układ współrzędnych - 2000/18(6)  
układ wysokościowy - PL-ETRF2007-NH  
Kierownik roboty Joanna Karpowicz nr upr. 20810

Artur Karpowicz  
ul. Bogdanowicza 4/71, 76-200 Słupsk  
tel. 606 320 885, 600 024 006  
www.GeoVertex.pl, info@GeoVertex.pl