


XL³ S 160 wnękowa

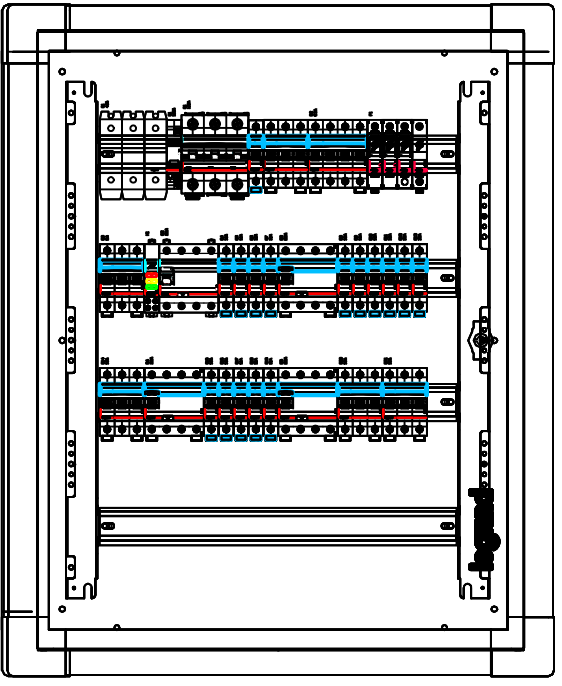

Oznaczenie urządzenia	Q1		F1	Q2	Q3	Q4	Q5	Q6	Q7	Q8	Q9	Q10	Q11	Q12	Q13	Q14	Q15	Q16	Q17	Q18	Q19	Q20
Opis	Zasilanie	Przycisk P-poż Przełącznik faz	Zabezpieczenie przepięciowe T1+T2	Sygnalizacja napięcia	Obwód oświetlenia O1.1-O1.17	Obwód oświetlenia O2.1-O2.18	Obwód oświetlenia O3.1-O3.5 zewnętrzne	Obwód oświetlenia A4.1-A4.16 ewakuacyjne	Obwód gniazd G4.1-G4.4 sala	Obwód gniazd G5.1-G5.5 sala	Obwód gniazd G6.1-G6.2 WC męskie	Obwód gniazd G7.1 WC kobiet/ inwalidów	Obwód gniazd G8.1-G8.2 zaplecze	Obwód gniazd G9.1-G9.2 rozdzielnia posiłków	Kuchnia elektryczna G10.1	Obwód gniazd G11.1 zmywarka	Obwód gniazd G12.1 zewnętrzne	Zasilanie żaluzji	Zasilanie TSM	Obwód gniazd G14.1 okap	Rozdzielnica pompy ciepła	Obwód gniazd G13.1 bojler
Moc	18 kW				1,7 kW	1,8 kW	0,5 kW	0,4 kW	2,0 kW	2,0 kW	2,0 kW	2,0 kW	2,0 kW	2,0 kW	8,0 kW	2,0 kW	2,0 kW	1,0 kW	1,0 kW	1,0 kW	8,0 kW	3,0 kW
Przekrój przewodu	5x16 mm ²				3x1,5 mm ²	3x1,5 mm ²	3x1,5 mm ²	3x1,5 mm ²	3x2,5 mm ²	3x2,5 mm ²	3x2,5 mm ²	3x2,5 mm ²	3x2,5 mm ²	3x2,5 mm ²	5x2,5	3x2,5 mm ²	3x2,5 mm ²	3x2,5 mm ²	3x1,5 mm ²	3x1,5 mm ²	5x6 mm ²	5x2,5 mm ²
Typ izolacji kabla	YKY				YDYżo	YDYżo	YDYżo	YDYżo	YDYżo	YDYżo	YDYżo	YDYżo	YDYżo	YDYżo	YDYżo	YDYżo	YDYżo	YDYżo	YDYżo	YDYżo	YDYżo	YDYżo

PRACOWNIA ARCHITEKTONICZNA		inż. arch. Tomasz Jurkowski ul. Żółty 4, Józefów Bema 2E/9 tel. kom.: 607 555 193 e-mail: jurk@op.pl	
Temat opracowania:		Modernizacja budynku na świetlicę	
Adres inwestycji:		Jaryszów ul. Polna 1A dz. nr 746/1 i 746/3	
Inwestor:		Gmina Ujazd ul. Sławiewicka 19 47-143 Ujazd	
INSTALACJA ELEKTRYCZNA			
Projektant:	mgr inż. Mirosław Kostyna	upr. nr 77/88/Op	
Opracował:	mgr inż. Mirosław Kostyna	upr. nr 77/88/Op	
Skala: 1:50	Tytuł rysunku:		RYS. NR. 1E
Stadium: Projekt Techniczny RZUT PARTERU			15.12.2021r.

Wyłącznik CERBEX CX2004-100A

SCHEMAT BLOKOWY URZĄDZENIA WYKONAWCZO-SYGNALIZUJĄCEGO PRZECIWPÓŻAROWEGO WYŁĄCZNIKA PRĄDU

URZĄDZENIE WYKONAWCZO-SYGNALIZACYJNE

