



proj. dobudowa S-6

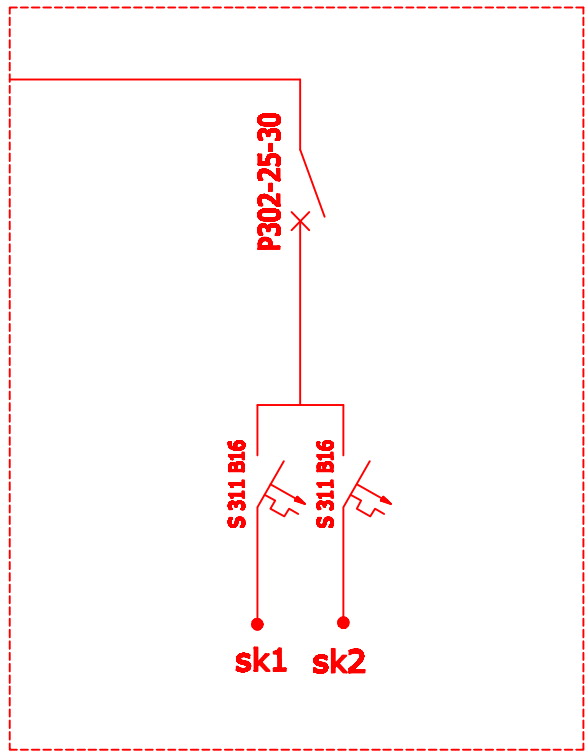

instalacja telemetrii

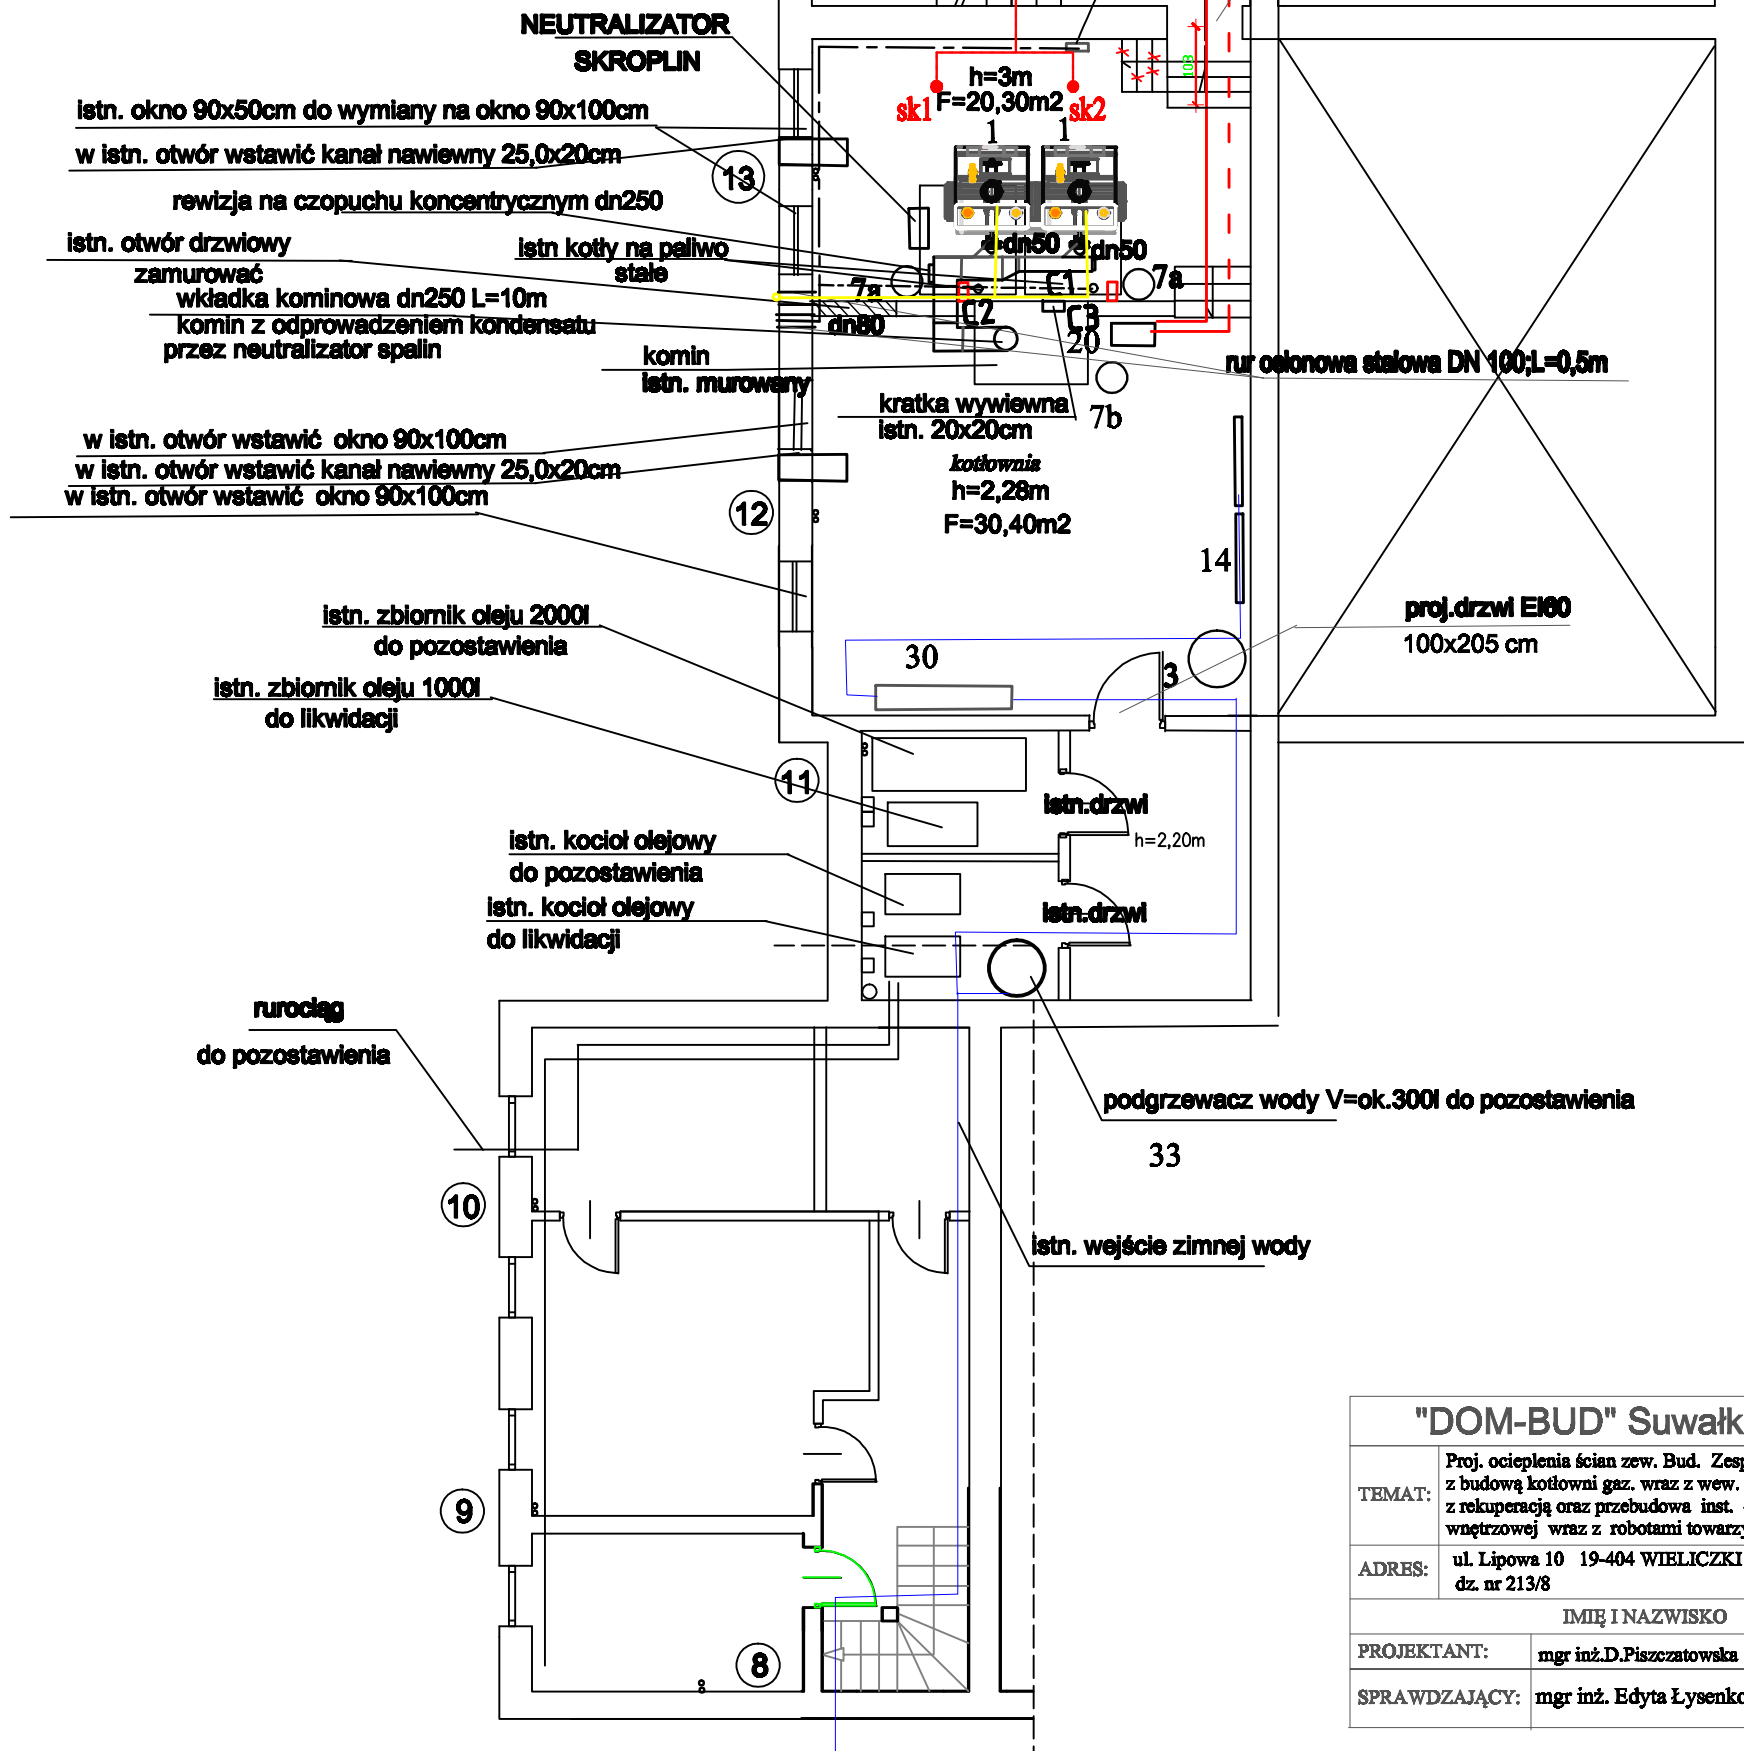

"DOM-BUD" Suwałki		specjalność: sanitarna stadium: PB	
TEMAT:	Proj. ocieplenia ścian zew. Bud. Zespołu Szkolno-Przedszkolnego z budową kotłowni gaz. wraz z wew. inst. gaz. i wentylacji mech. z rekuperacją oraz przebudowa inst. c.o., c.w.u i elektrycznej wewnętrznej wraz z robotami towarzyszącymi	rys. nr Sg/2	skala: 1:100
ADRES:	ul. Lipowa 10 19-404 WIELICZKI dz. nr 213/8	RYSUNEK: Rzut kotłowni- instalacji gazu	
PROJEKTANT:	mgr inż. D. Piszczatowska	SUW75/90	20.04.2020
SPRAWDZAJĄCY:	mgr inż. Edyta Łysenko	PDL/0053/POOS/09	20.04.2020
	IMIĘ I NAZWISKO	NR UPR.	DATA
	NR UPR.	DATA	PODPIS