


# RZUT PIĘTRA II SKALA 1:50

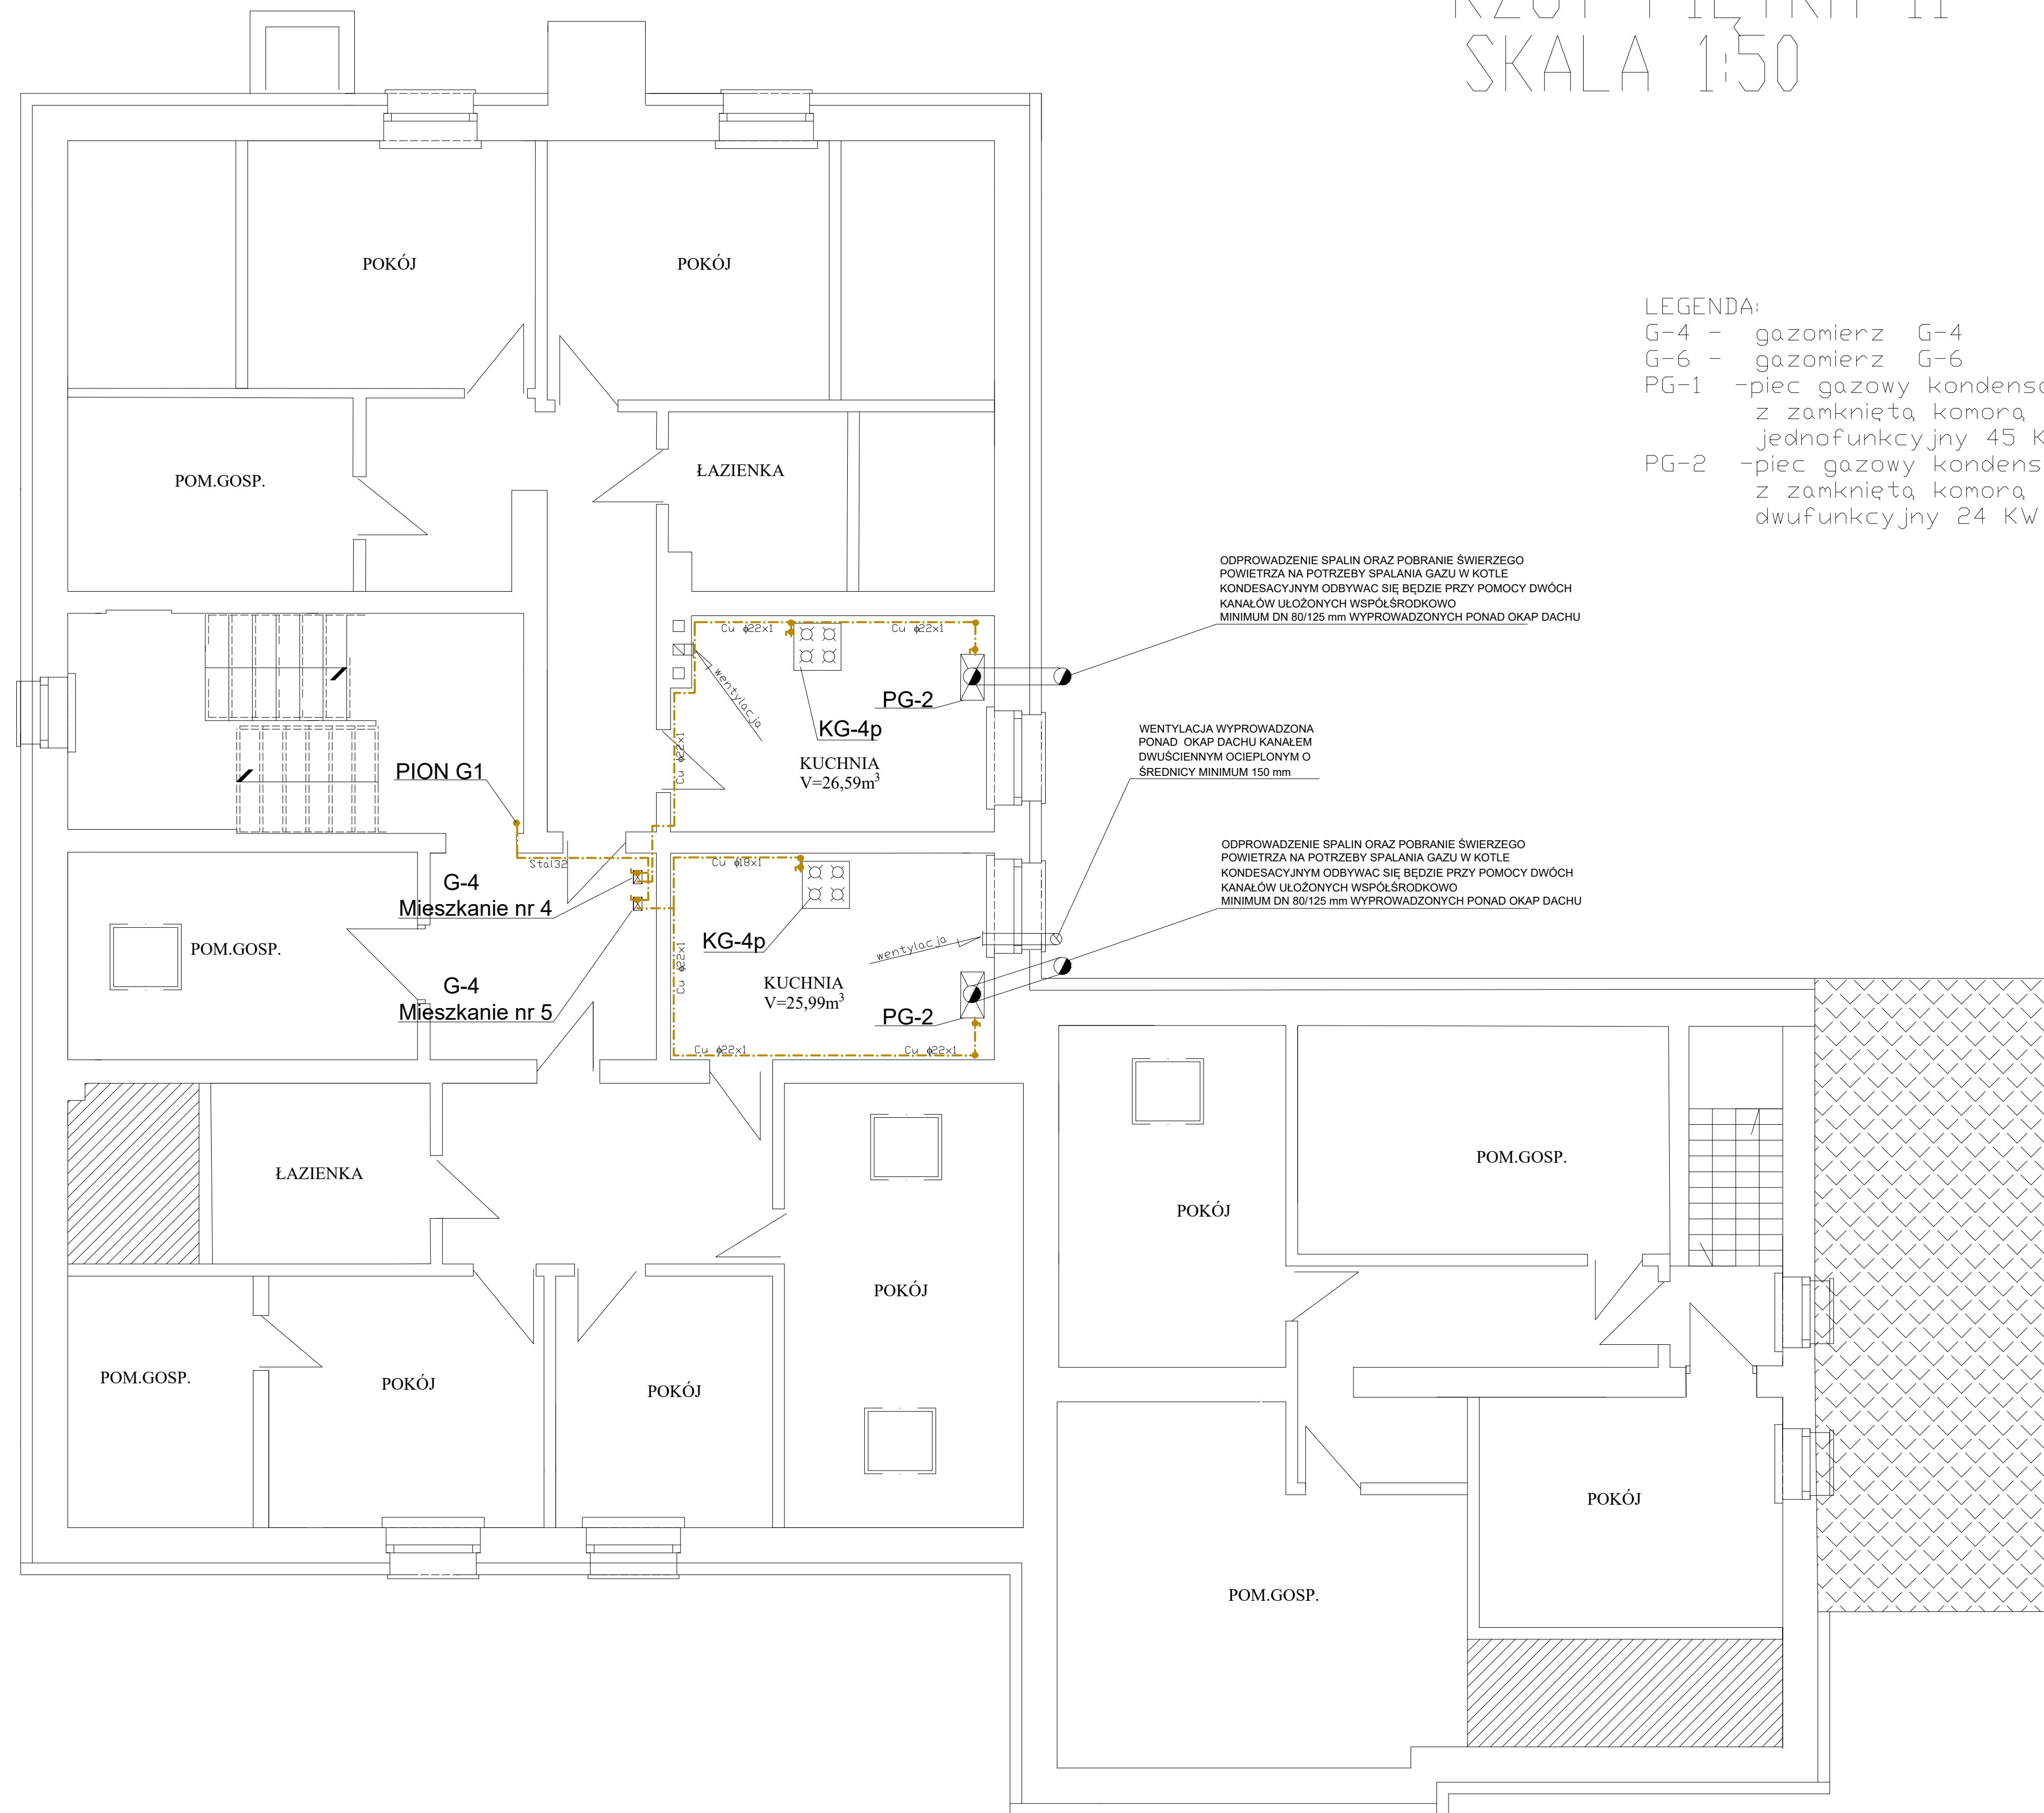

- LEGENDA:
- G-4 - gazomierz G-4
  - G-6 - gazomierz G-6
  - PG-1 - piec gazowy kondensacyjny z zamkniętą komorą spalania jednofunkcyjny 45 KW
  - PG-2 - piec gazowy kondensacyjny z zamkniętą komorą spalania dwufunkcyjny 24 KW

ODPROWADZENIE SPALIN ORAZ POBRANIE ŚWIERZEGO POWIETRZA NA POTRZEBY SPALANIA GAZU W KOTLE KONDENSACYJNYM ODBYWAĆ SIĘ BĘDZIE PRZY POMOCY DWÓCH KANAŁÓW UŁOŻONYCH WSPÓŁŚRODKOWO MINIMUM DN 80/125 mm WYPROWADZONYCH PONAD OKAP DACHU

WENTYLACJA WYPROWADZONA PONAD OKAP DACHU KANAŁEM DWUSCIENNYM OCIEPLONYM O ŚREDNICY MINIMUM 150 mm

ODPROWADZENIE SPALIN ORAZ POBRANIE ŚWIERZEGO POWIETRZA NA POTRZEBY SPALANIA GAZU W KOTLE KONDENSACYJNYM ODBYWAĆ SIĘ BĘDZIE PRZY POMOCY DWÓCH KANAŁÓW UŁOŻONYCH WSPÓŁŚRODKOWO MINIMUM DN 80/125 mm WYPROWADZONYCH PONAD OKAP DACHU

		<b>BIURO INŻYNIERYJNE</b> ul. Poniatowskiego 3/10, 66-400 Gorzów Wlkp tel/fax: (55) 7300963, kom: +48 728 422 422 www.kulik-instal.com, e-mail: biuro@kulik-instal.com	
Stadium: <b>Projekt budowlany</b>			
Temat: <b>Instalacja gazu w budynku wielorodzinnym wraz z ośrodkiem zdrowia w Lipkach Wielkich.</b>			
Adres: <b>Santok; obręb: Lipki Wielkie, dz. nr 207/4; ul. Szosowa 107, 66-544 Lipki Wielkie</b>			
Inwestor: <b>URZĄD GMINY SANTOK</b> ul. Gostawska 59, 66-431 Santok		Skala: <b>1:50</b>	Nr rys.: <b>S04</b>
Tytuł rys.: <b>Instalacja gazu - rzut piętra II</b>			
Autorzy projektu:	mgr inż. <b>DARUSZ KULIK</b>	Specjalność: <b>mgr. do projektowania bez ograniczeń w specjalności instalacyjnej</b>	Nr upr. bud.: <b>LKG0003PO0504</b>
Instalator:	mgr inż. <b>JAN MARCHEWKA</b>	Specjalność: <b>mgr. do projektowania bez ograniczeń w specjalności inżynierskiej</b>	Data: <b>28.12.2020</b>
Opracujący:			
Sprawdzający:			