


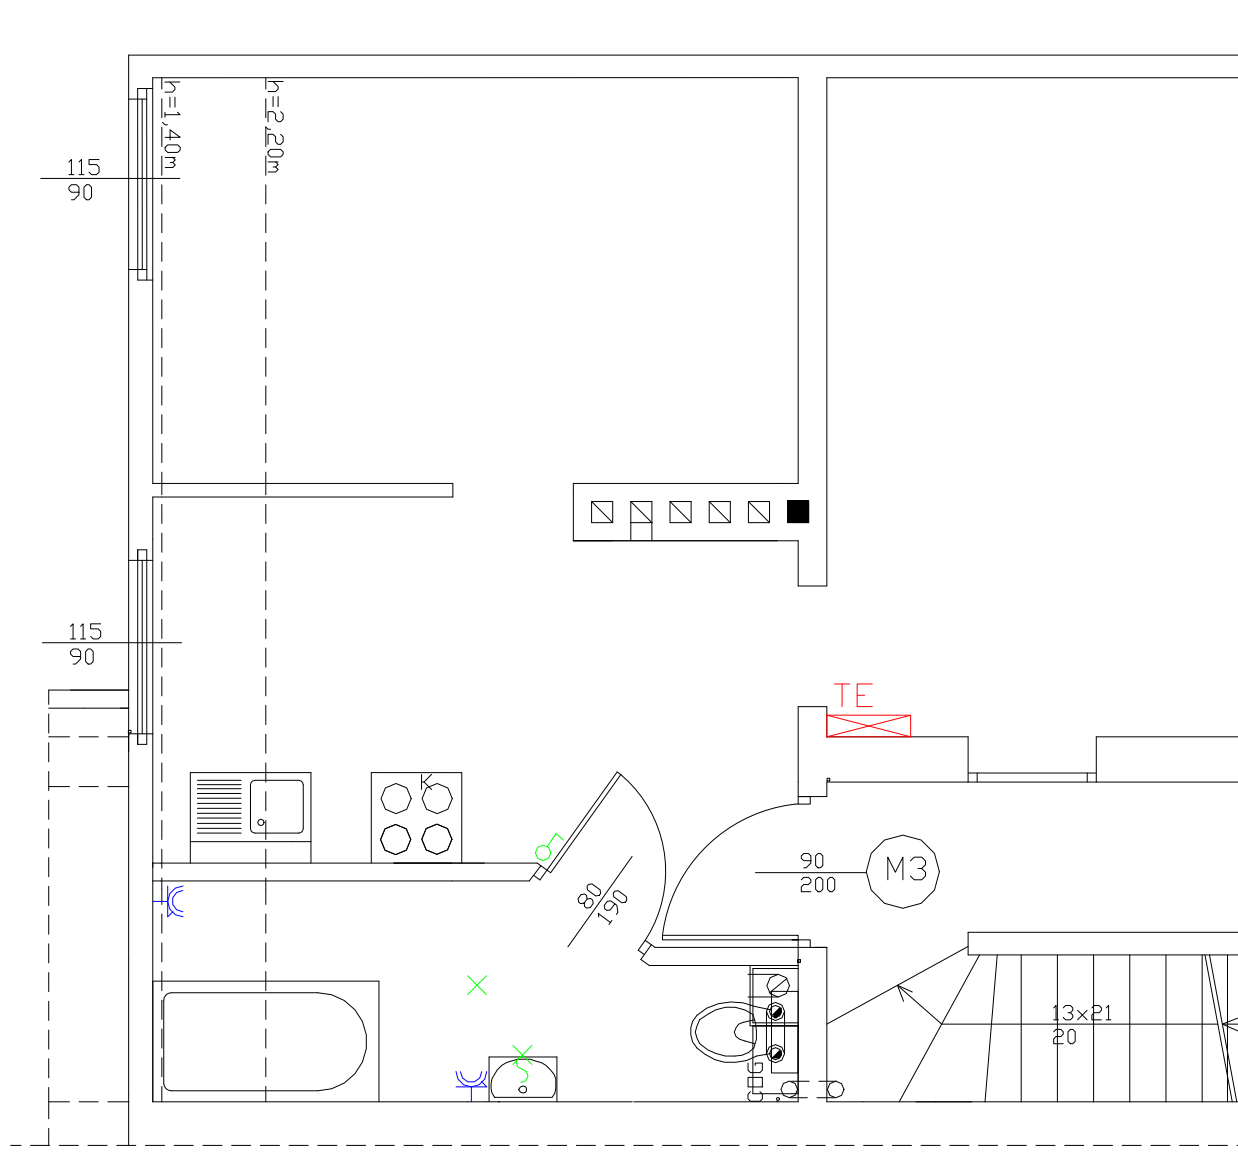

LEGENDA:

-  tablica zasilająca
-  gniazdo elektryczne 230V szczelne
-  łącznik pojedynczy
-  łącznik pojedynczy szczelny IP44
-  wypust oświetleniowy sufitowy
-  wypust oświetleniowy ścienny

PRO-INVEST Anna Chaberko-Łuczak 44-105 Gliwice, ul. Ogrodowa 1			
INWESTOR	Zarząd Budynków Miejskich II TBS Sp. z o.o. 44-100 Gliwice, ul. Warszawska 35 b		
TEMAT	Projekt przebudowy mieszkań gminnych nr 2i3 polegającej na wydzieleniu pomieszczeń łazienek w budynku przy ul. Wita Stwosza 30 w Gliwicach		
ADRES	44-100 Gliwice, ul. Wita Stwosza 30	DATA	04.2020r.
TREŚĆ RYS.	Plan instalacji elektrycznej-M3	BRANŻA elektr.	SKALA 1:50
PROJEKTANT	inż. Bolestaw Kusiak	UPR. BUD. NR 1115/94	NR RYS. E-02