



PIĘTRO II

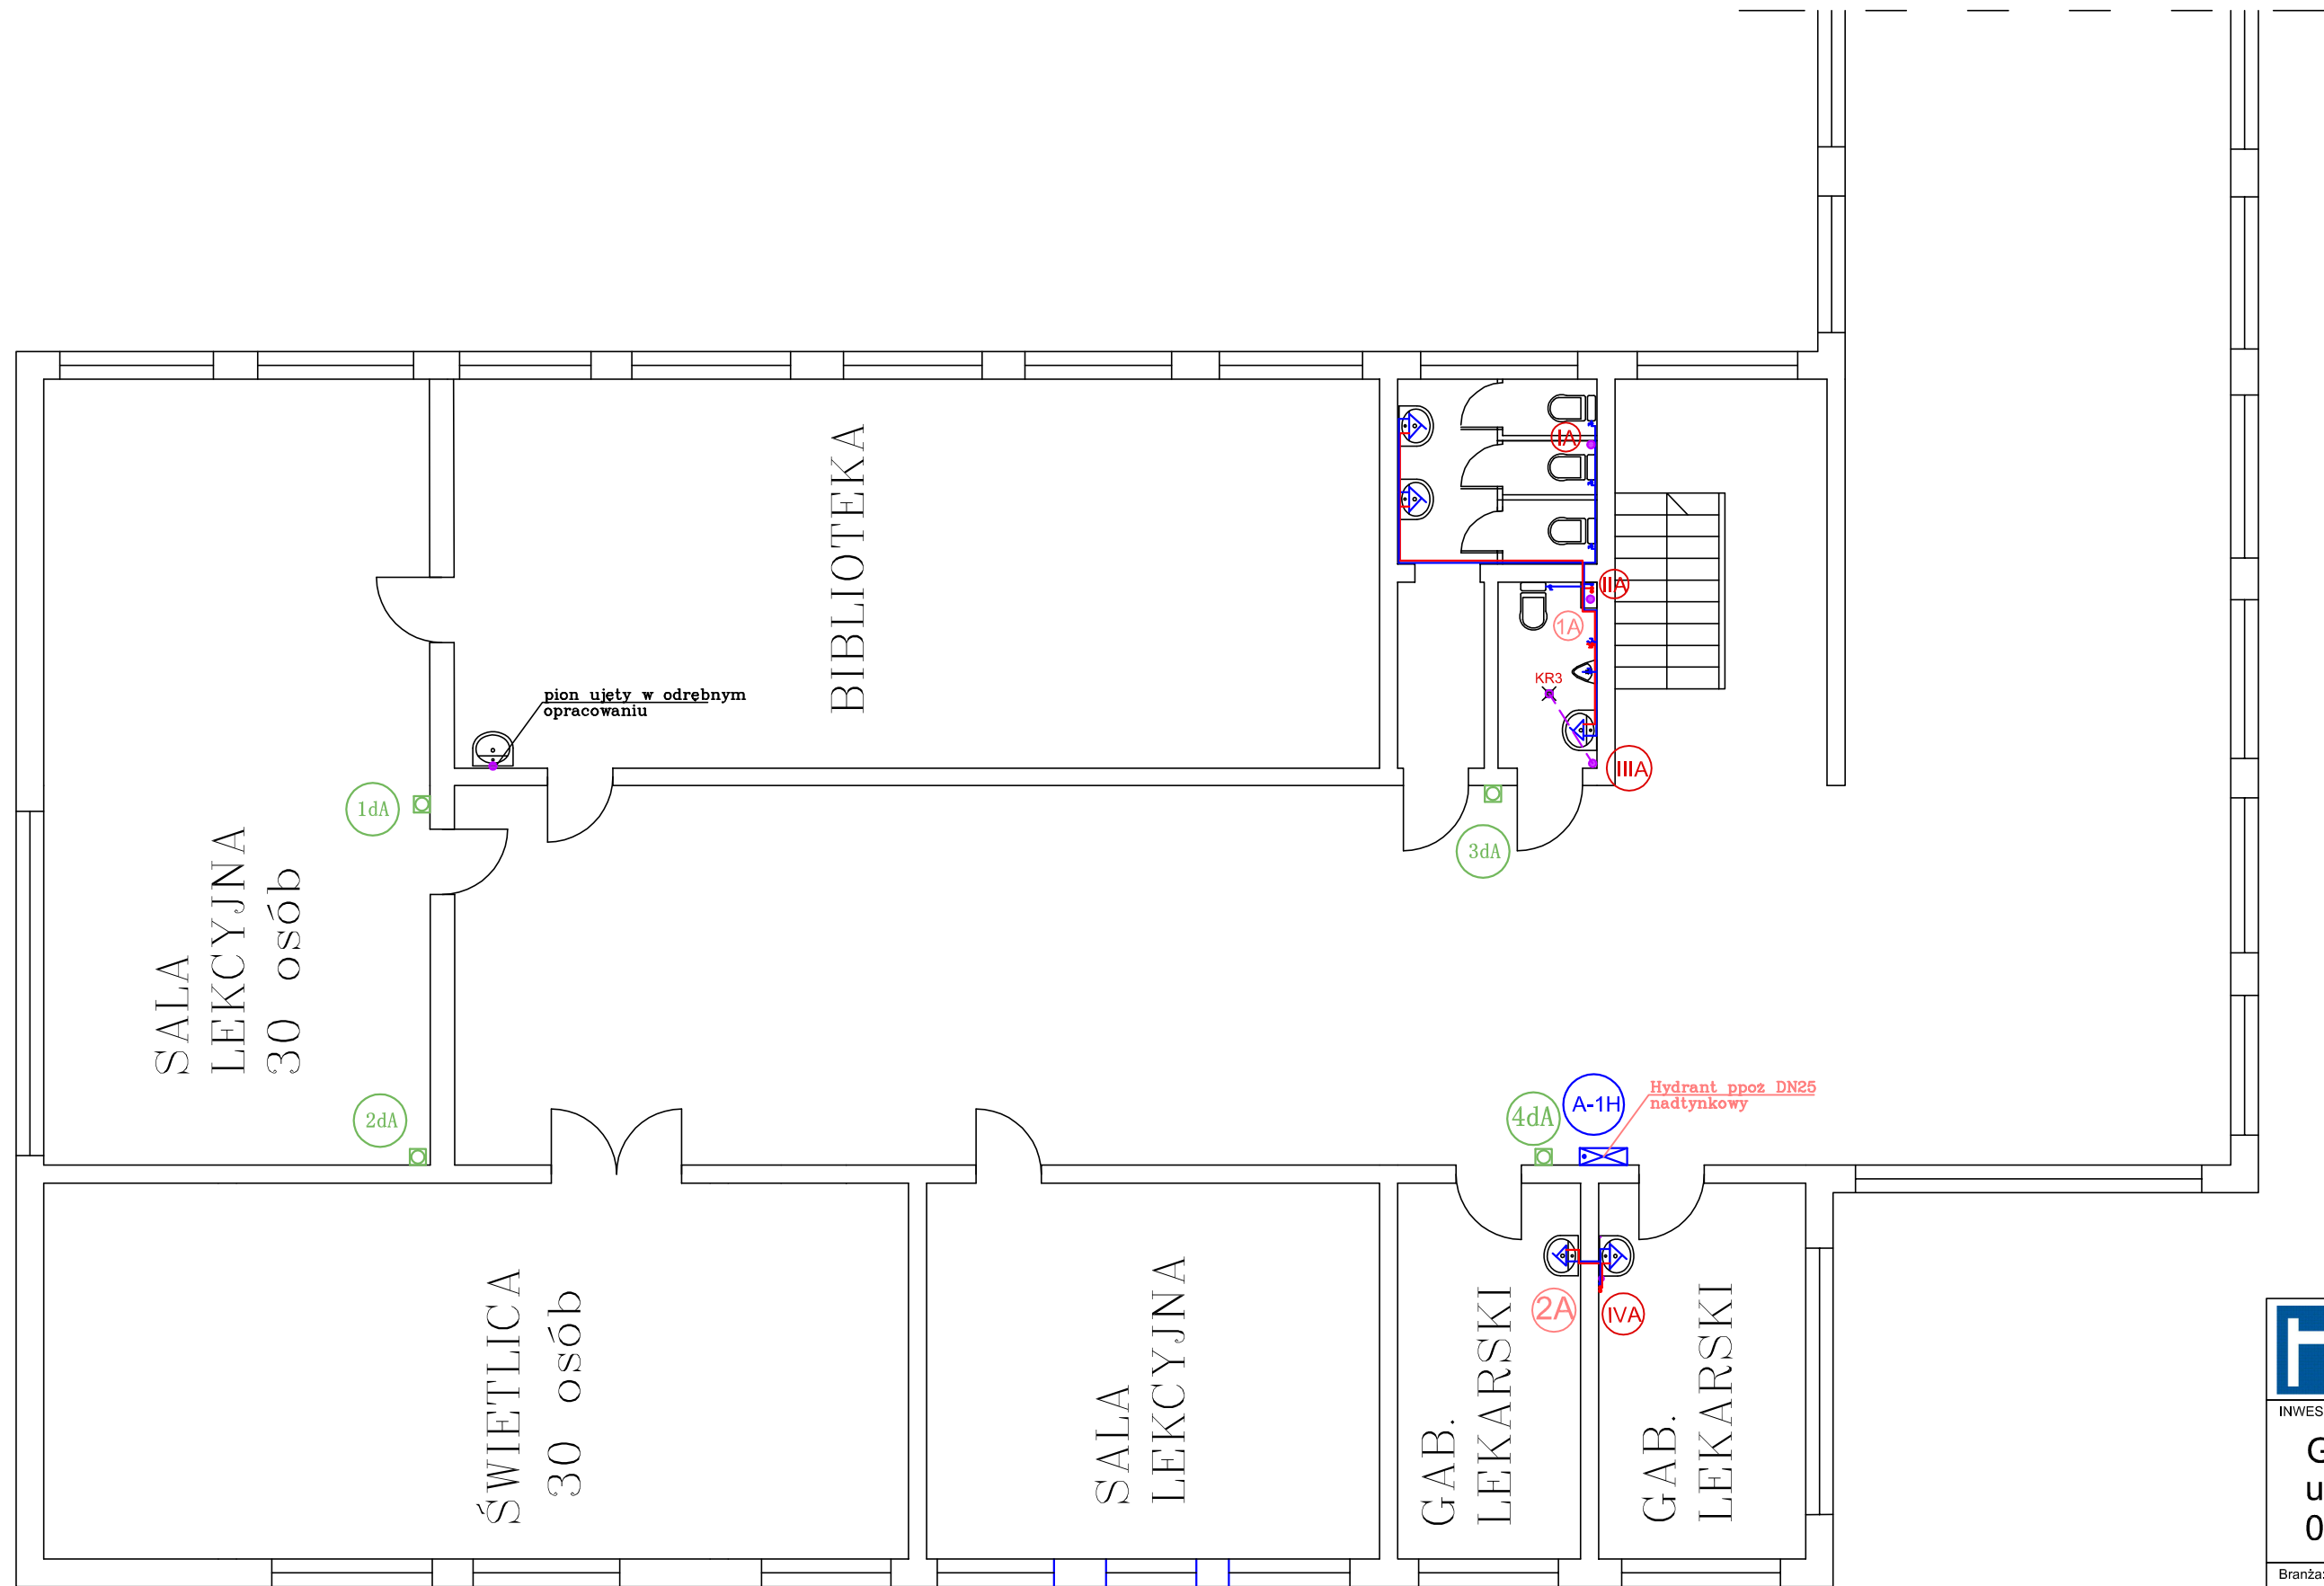

SEGMENT "A"

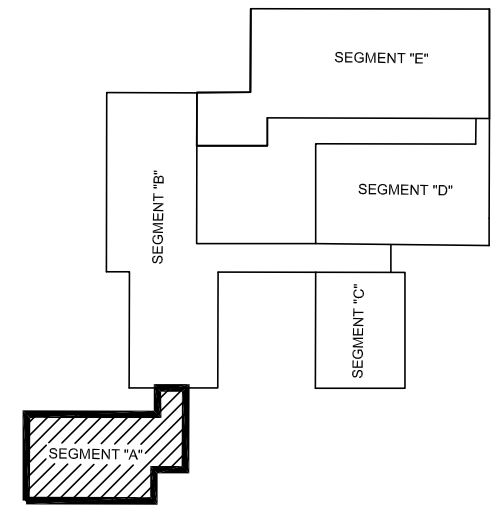

LEGENDA:

- INSTALACJA WODY PPOŻ
- INSTALACJA WODY ZIMNEJ
- INSTALACJA WODY CIEPŁEJ
- - - INSTALACJA CYRKULACJI
- INSTALACJA KANALIZACJI SANITARNEJ
- INSTALACJA KANALIZACJI DESZCZOWEJ

		PRACOWNIA PROJEKTOWA HYDROMONT s.c. Nowak, Moderacki 09-402 Płock, Al. Jachowicza 17A ; tel/fax: 024 269 25 75; kom. Maria Nowak 0601 338 370, Jarosław Moderacki 0604 401 012 e-mail: hydromont@op.pl, NIP 774-304-10-00 ; REGON 141247642 Nr konta: PEKAO SA 1212403174-1111001016275198	
INWESTOR: Gmina Płock ul. Stary Rynek 1 09-400 Płock		 Nazwa proj. Projekt wymiany instalacji wodociagowych, kanalizacji sanitarnej i deszczowej w budynku Szkoły Podstawowej nr 2, ul. Faustyna Piaska 5 w Płocku	
Branża: Sanitarna	Imię i Nazwisko nr uprawnień	Podpis	Nazwa rys. BUDYNEK ADMINISTRACYJNO-ŻYWIENIOWY - BUDYNEK "A" RZUT PIĘTRA II
Projektant: mgr inż. Maria Nowak upr. nr 43/89	mgr inż. Jarosław Moderacki upr. nr Wa-68/01	Data: 09.2022 r.	Nr rys. IS/A/04
Sprawdził: mgr inż. Jarosław Moderacki upr. nr Wa-68/01	Opracował:	Skala 1:100	