


NUMER	NAZWA POMIESZCZENIA	POW.[m2]	STREFA POŻAR.
KONDYGNACJA 4 - PIĘTRO 4			
4.01	KL. SCHODOWA K3	13.31	
4.02	GARDEROBA	24.98	XV
4.02A	ŁAZIENKA	3.77	XV
4.03	POM. MECHANIKI SCENY	25.68	VI
4.04	POM. TECHNICZNE	66.41	XVI
POWIERZCHNIA POMIESZCZEŃ:		134.15	

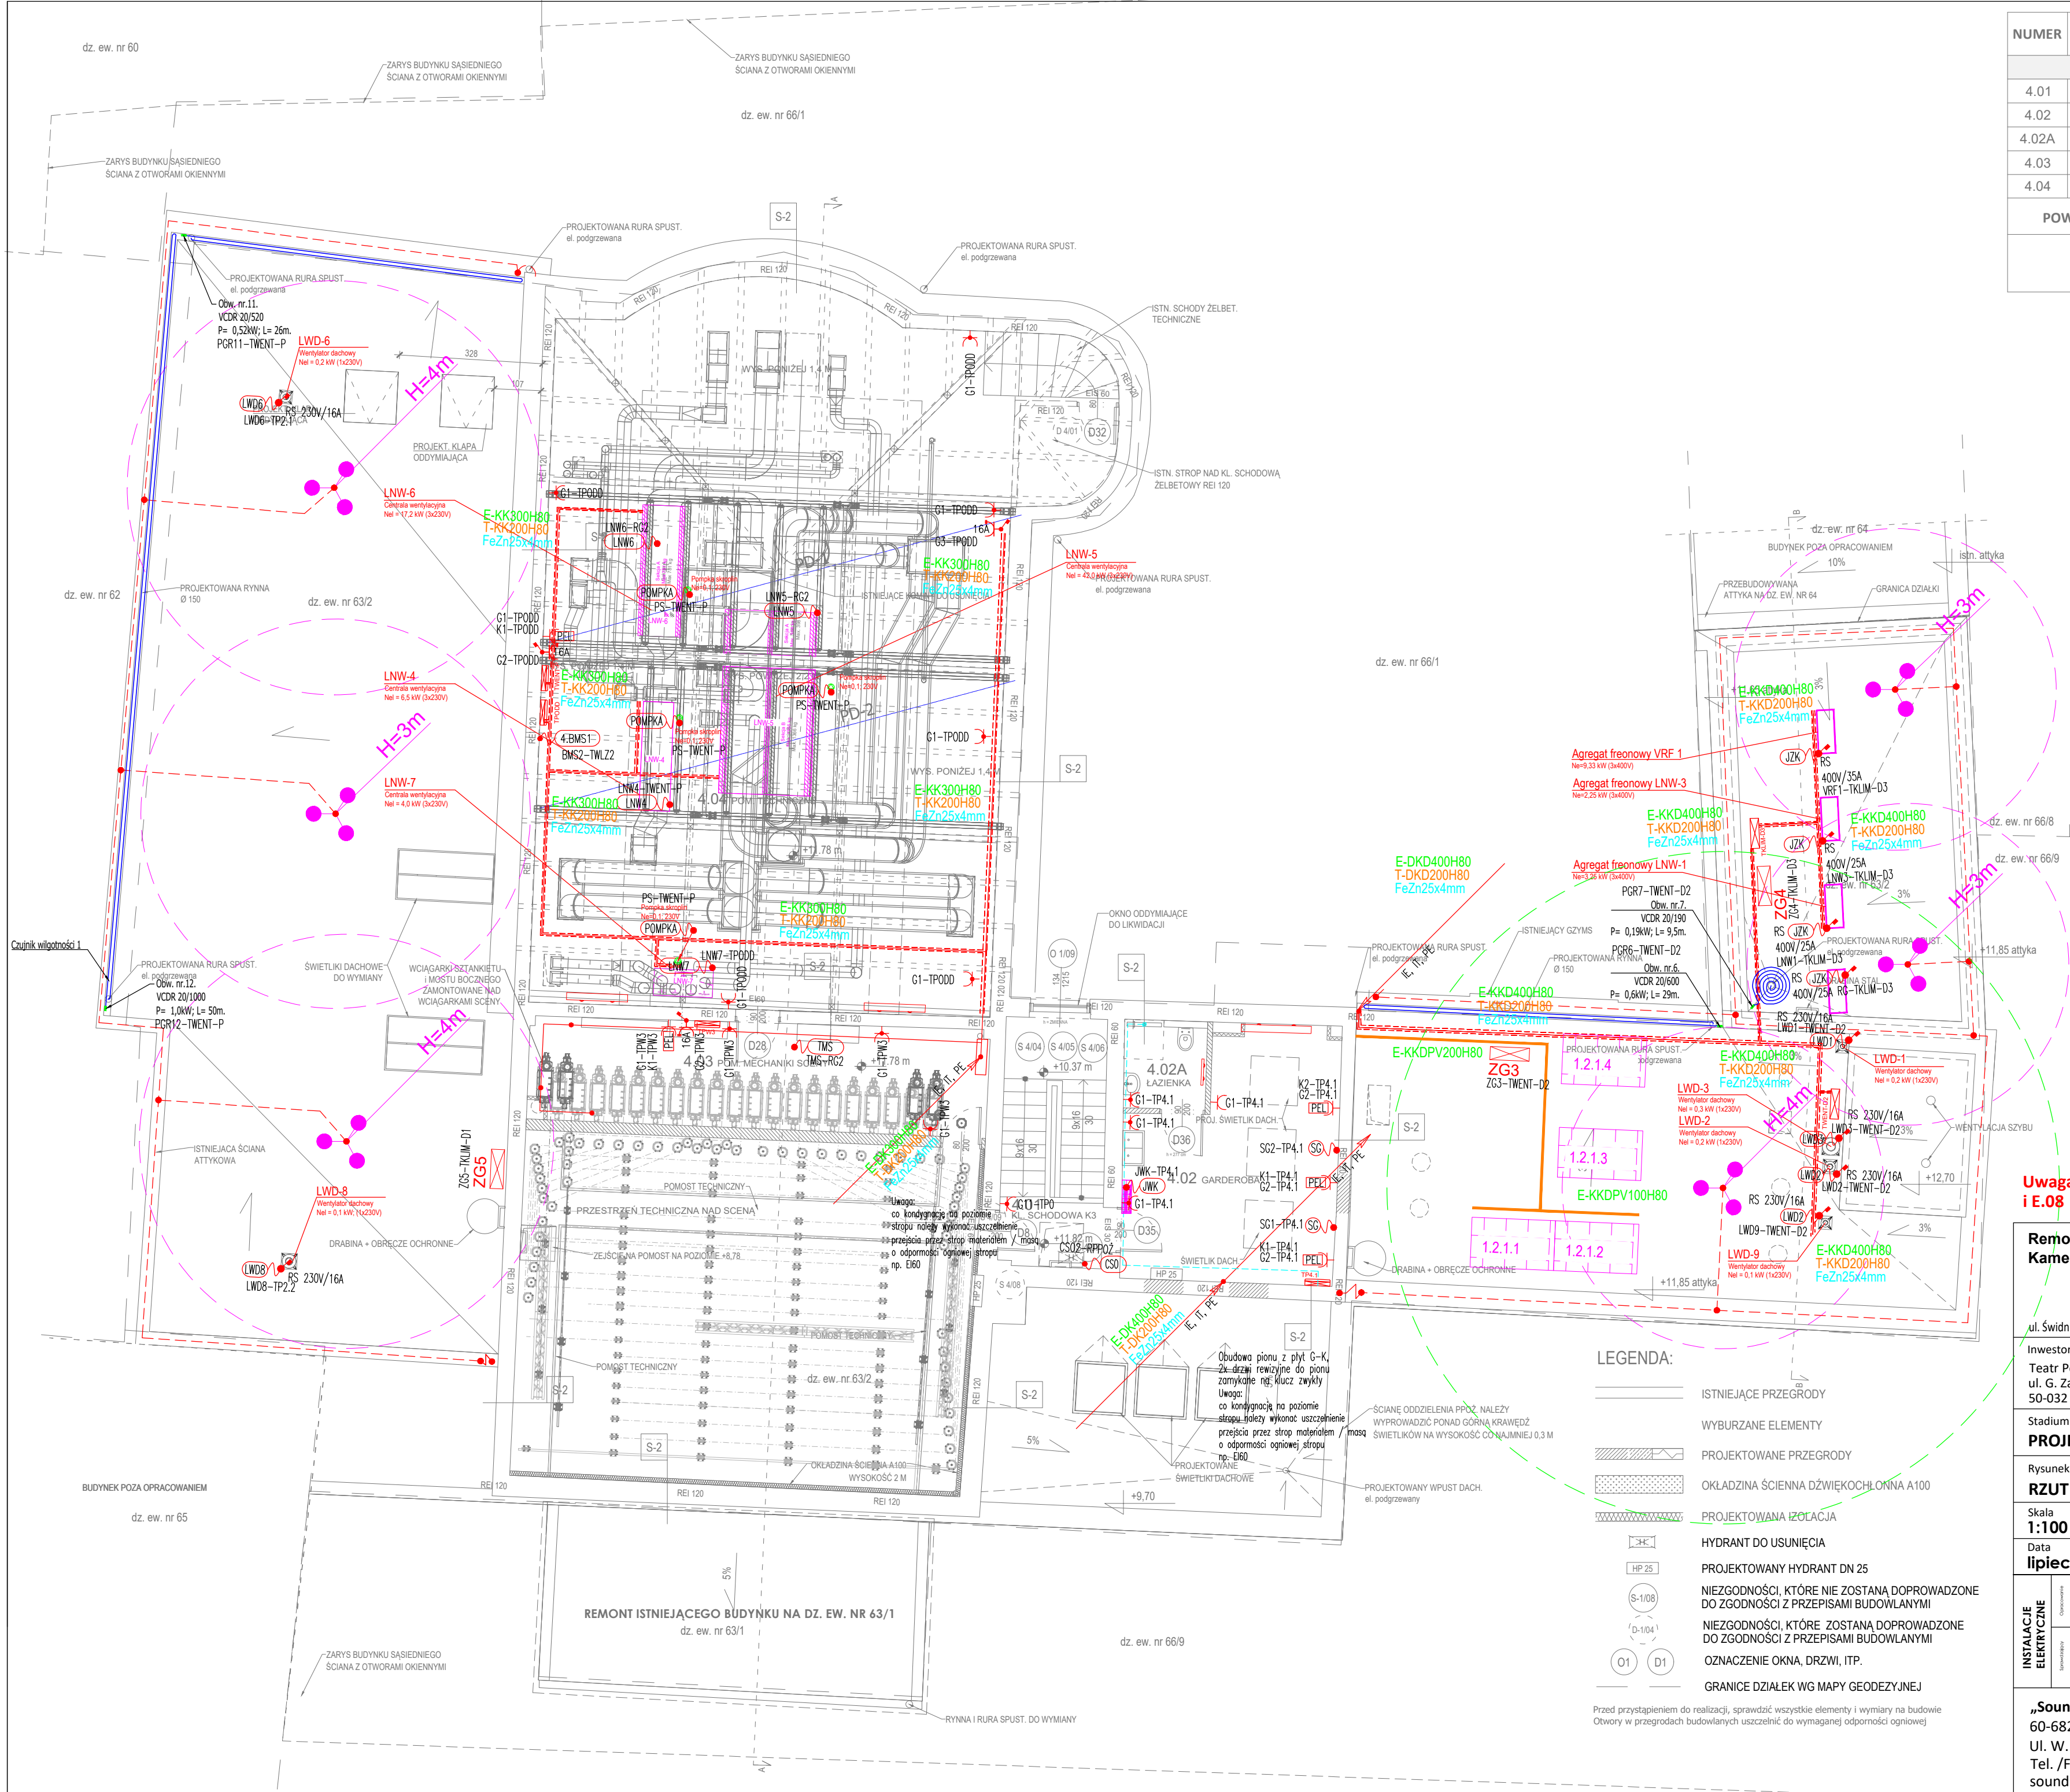

Uwaga: oznaczenia i uwagi - pokazano na rys. nr: E.02 i E.08

Remont, przebudowa i nadbudowa budynku Sceny Kameralnej Teatru Polskiego we Wrocławiu

ul. Świdnicka 28, 50-068 Wrocław

Investor

Teatr Polski we Wrocławiu  
ul. G. Zapolskiej 3  
50-032 Wrocław

Stadium

PROJEKT WYKONAWCZY

Rysunek

RZUT IV PIĘTRA - INSTALACJE ELEKTRYCZNE

Skala

1:100

Data

lipiec 2024

Instalacje elektryczne

mgr inż. Krystyna Stanlik  
172/DOŚ/09  
DO PROJEKTOWANIA BEZ OGRANICZEŃ W SPECJALNOŚCI INSTALACJI W ZAKRESIE SEŁ, INSTALACJI I URZĄDZEŃ ELEKTRYCZNYCH I ELEKTROENERGETYCZNYCH

mgr inż. Maria Pawlik  
255/81/WBPP  
DO PROJEKTOWANIA BEZ OGRANICZEŃ W SPECJALNOŚCI INSTALACJI INŻYNIERYJNEJ W ZAKRESIE INSTALACJI ELEKTRYCZNYCH

Nr uprawnień

Podpis

Nr rys.

E.07

„Sound & Space” Sp. z o.o.  
60-682 POZNAŃ  
Ul. W. BIEGAŃSKIEGO 61A  
Tel. /Fax.: (061) 825-65-27  
sound@space.pl