


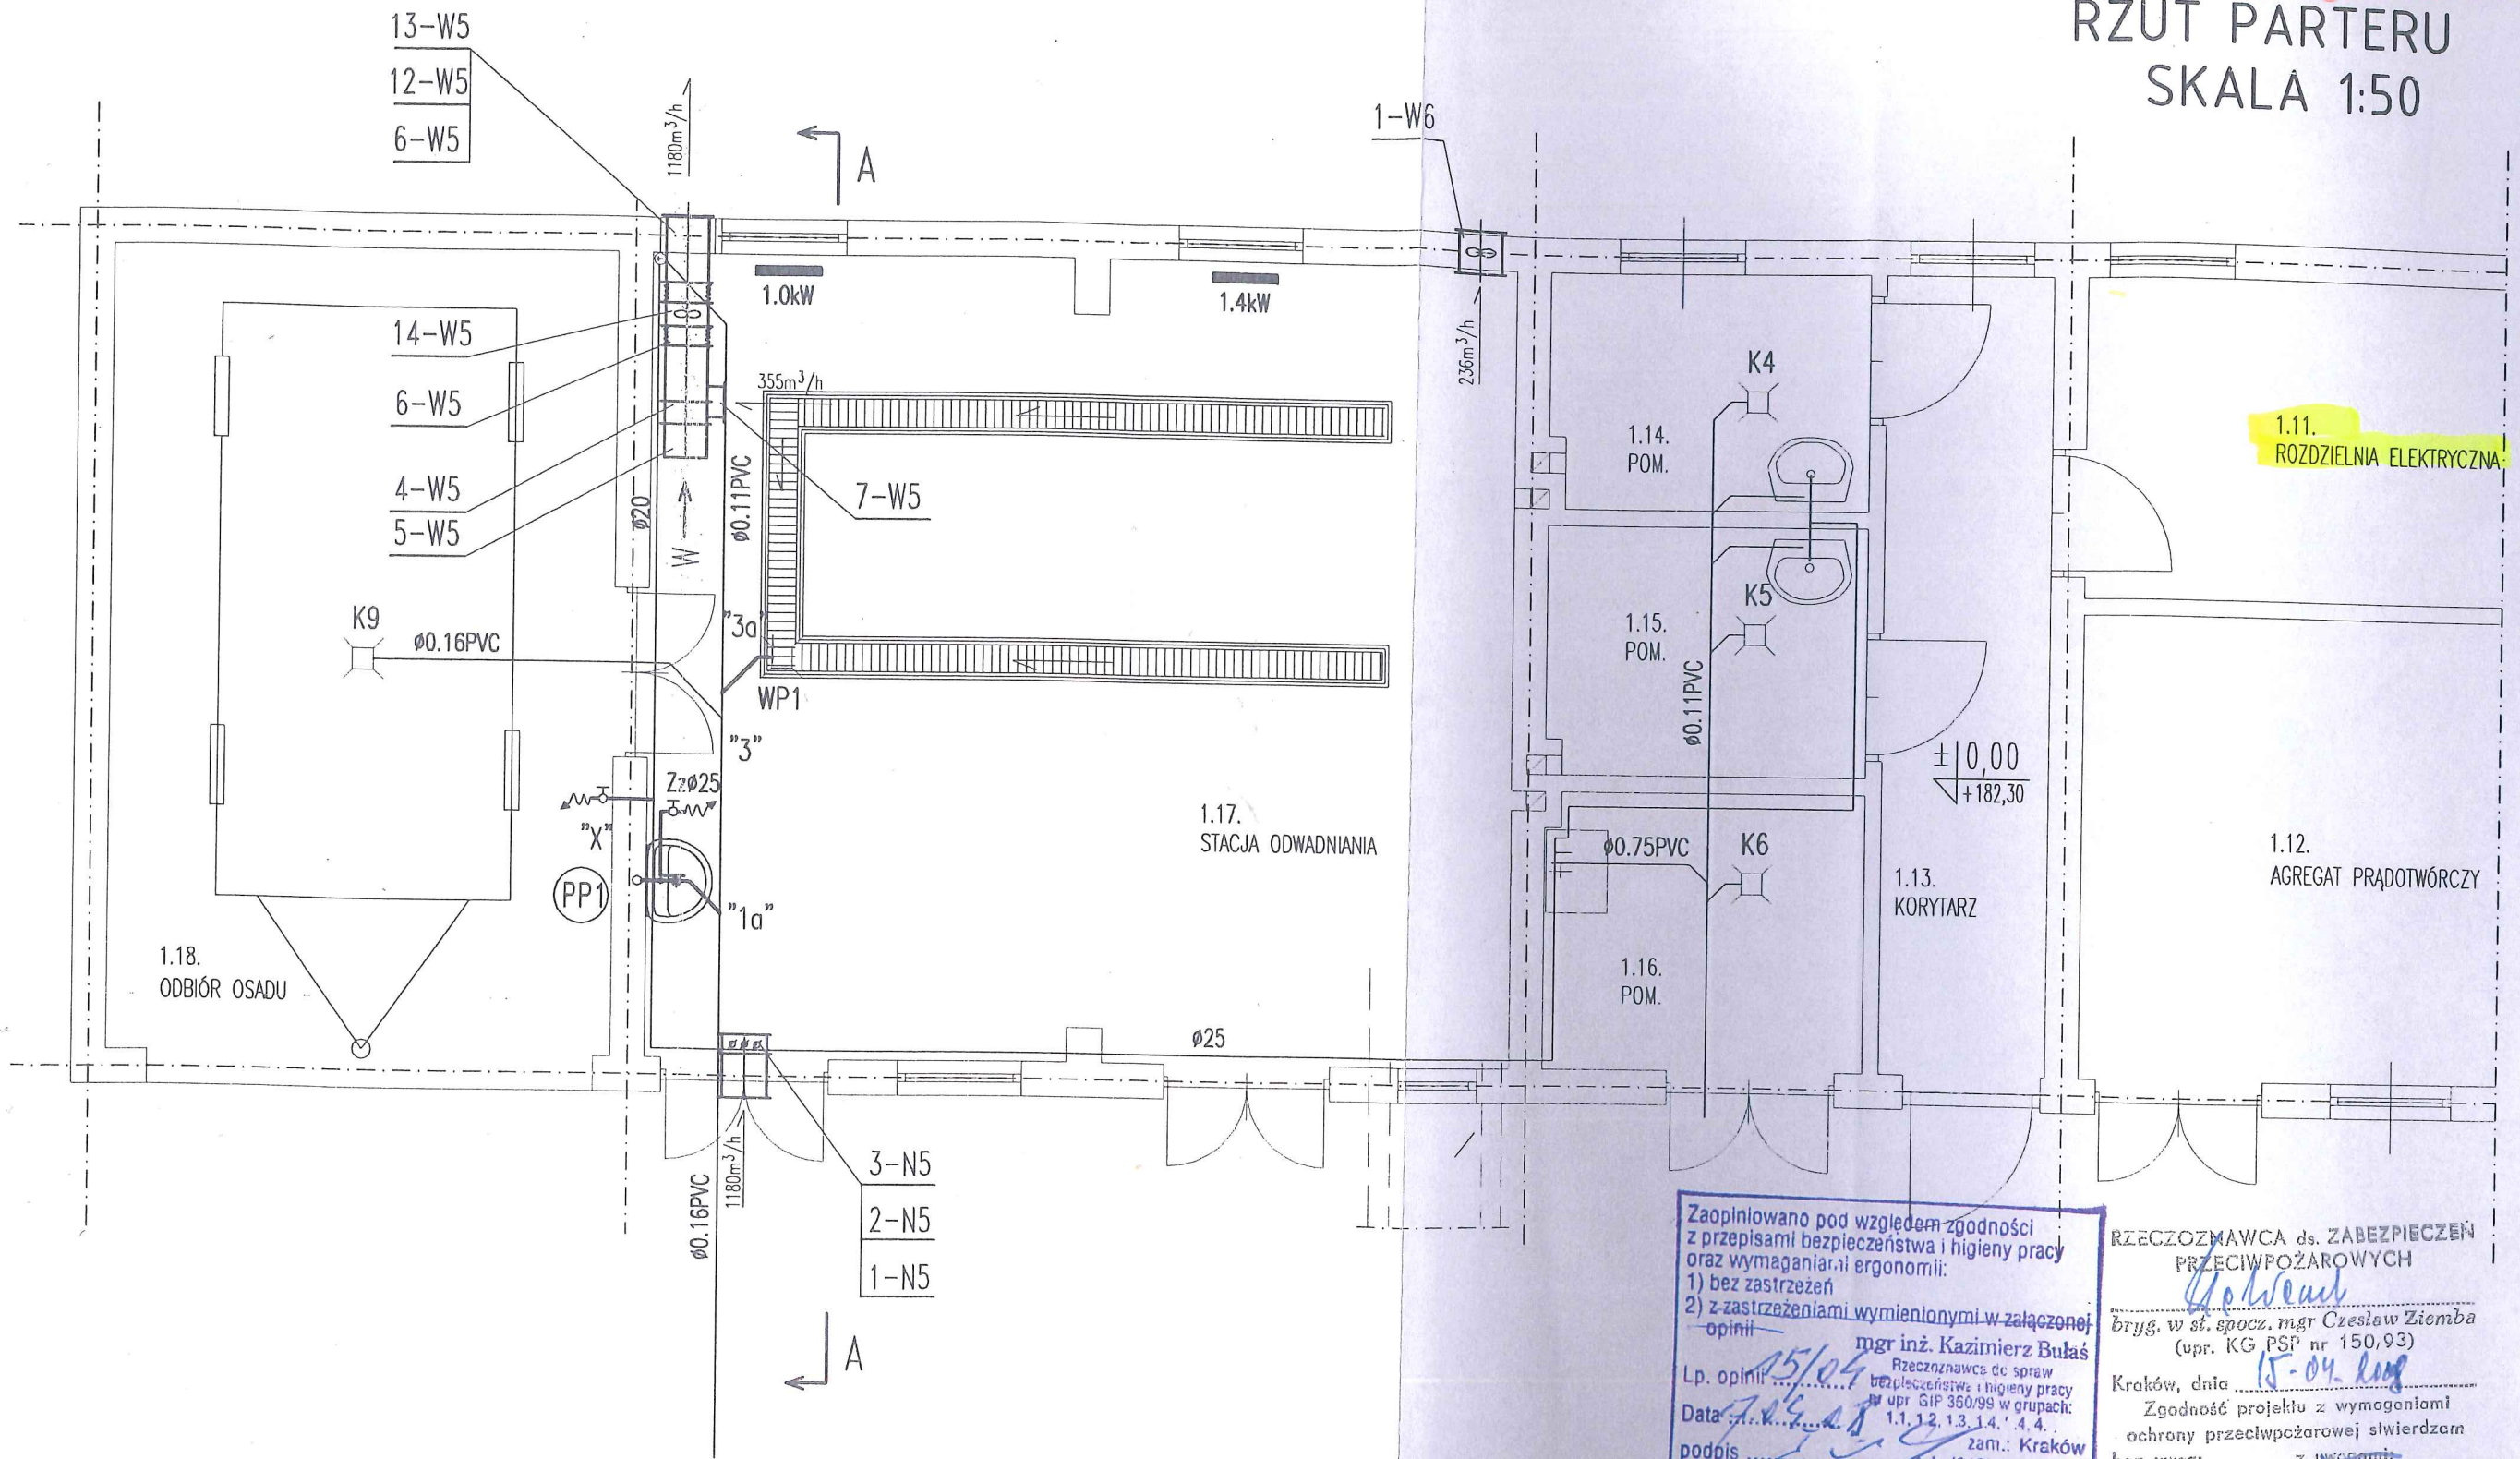

RZUT PARTERU
SKALA 1:50



Zaopiniowano pod względem zgodności z przepisami bezpieczeństwa i higieny pracy oraz wymaganiami ergonomii:
 1) bez zastrzeżeń
 2) z zastrzeżeniami wymienionymi w załączonej opinii

Lp. opinii: 15/04
 Data: 15-04-2007
 podpis: [Signature]

mgr inż. Kazimierz Bułaś
 Rzecznik ds. spraw bezpieczeństwa i higieny pracy
 upr. GIP 360/99 w grupach: 1.1, 1.2, 1.3, 1.4, 4.4.
 zam.: Kraków
 tel. (012) 412-00-59


RZECZOZNAWCA ds. ZABEZPIECZEŃ PRZECIWPOŻAROWYCH
 [Signature]
 bryg. w st. spocz. mgr Czesław Ziembka
 (upr. KG PSP nr 150,93)
 Kraków, dnia 15-04-2007
 Zgodność projektu z wymaganiami ochrony przeciwpożarowej stwierdzam bez uwag: z uwagami

ZAKŁAD I OBIEKT ROZBUDOWA OCZYSZCZALNI ŚCIEKÓW W WIĄZOWNICY			TYTUŁ PROJEKTU BUDYNEK SOCJALNO-TECHNICZNY INSTALACJE SANITARNE		
PROJEKTOWAŁ:	Stanisław Kukiełka upr.nr 1364/83	[Signature]	NAZWA RYSUNKU Rzut parteru		
OPRACOWAŁ:			 spółka z o.o.		
SPRAWDZIŁ:	inż. Władysław Suszek upr.nr 94-Km/73				
KIER. PRAC.	inż. Józef Motla				
BRANŻA	STADIUM	DATA	SKALA	NR. OBIEKTU	NR. RYSUNKU
I	P.B.	12.2007r	1:50	8116	59699-1

STAROSTA
JAROSŁAWSKI

SYTUACJA

SKALA 1:500

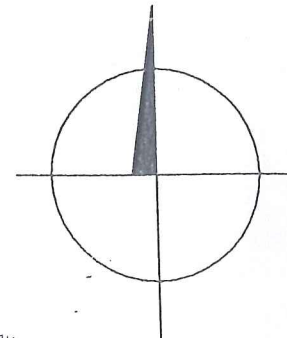

LEGENDA:

- OBIEKTY ISTNIEJĄCE
- OBIEKT PRZEBUDOWYWANY
- OBIEKT PROJEKTOWANY
- PROJ. WEJŚCIE DO BUDYNKU
- OBSZAR OPRACOWANIA
- OGRODZENIE - OBRONA INWESTYCJI

OBIEKTY:

1. PROJ. REAKTORY
2. PROJ. BUDYNEK TECHNICZNY II
3. PROJ. ZON
4. PROJ. GARAŻ
5. PRZEBUDOWYWANY BUD. TECHNICZNY I
6. IST. BUD. TECH.-SOCJ. - ZAKRES PRZEBUDOWY
7. ISTN. BUDYNEK TECHNICZNO-SOCJALNY - PRZEBUDOWYWANY
8. ISTN. REAKTOR - DO LIKWIDACJI
9. PROJ. SILOS WAPNA



RZECZOZNAWCA ds. ZABEZPIECZENIA PRZECIWOPOŻAROWYCH

mgr inż. Czesław Ziemia (upr. KG i PSP nr 150/93)

Kraków, data 15-04-2008
Zgodność projektu z wymaganiami ochrony przeciwpożarowej stwierdzam bez uwag z uwagami:

Zaopiniowano pod względem zgodności z przepisami bezpieczeństwa i higieny pracy oraz wymaganiami ergonomii:
1) bez zastrzeżeń
2) z zastrzeżeniami wymienionymi w załączonej opinii

mgr inż. Kazimierz Bułaś
Rzeczoznawca do spraw bezpieczeństwa i higieny pracy
nr upr. GIP 360/99 w grupach: 1, 1.1, 1.3, 1.4, 4.4.
Data: 15/04/08
podpis: [Signature]
zara.: Kraków
tel.: (012) 412-00-59

ZAKŁAD I OBIEKT ROZBUDOWA OCZYSZCZALNI ŚCIEKÓW W WIĄZOWNICY			TYTUŁ PROJEKTU ROZBUDOWA OCZYSZCZALNI ŚCIEKÓW W WIĄZOWNICY		
PROJEKTOWAŁ:	mgr inż. arch. Grazyna Kulig-Dulkiewicz upr. bud. nr RP-519/91	[Signature]	NAZWA RYSUNKU SYTUACJA		
OPRACOWAŁ:	mgr inż. arch. Grazyna Kulig-Dulkiewicz	[Signature]	<p>spółka z o.o.</p>		
SPRAWDZIŁ:	inż. arch. Janusz Storzysz upr. nr 868/60Z art. 361	[Signature]			
KIER. PRAC.	inż. Józef Matlo	[Signature]			
BRANŻA	STADIUM	DATA	SKALA	NR. OBIEKTU	NR. RYSUNKU
			1:500	8116	59660-1