


MAPA DO CELÓW PROJEKTOWYCH

skala 1 : 500

sekcja : 5.188.34.06.1.4

Powiat: czarnkowsko - trzcianecki
Jednostka ewidencyjna: 300201_1, Czarnków
Obręb: 0001, M. Czarnków

ul : Kościuski
Działka : 419

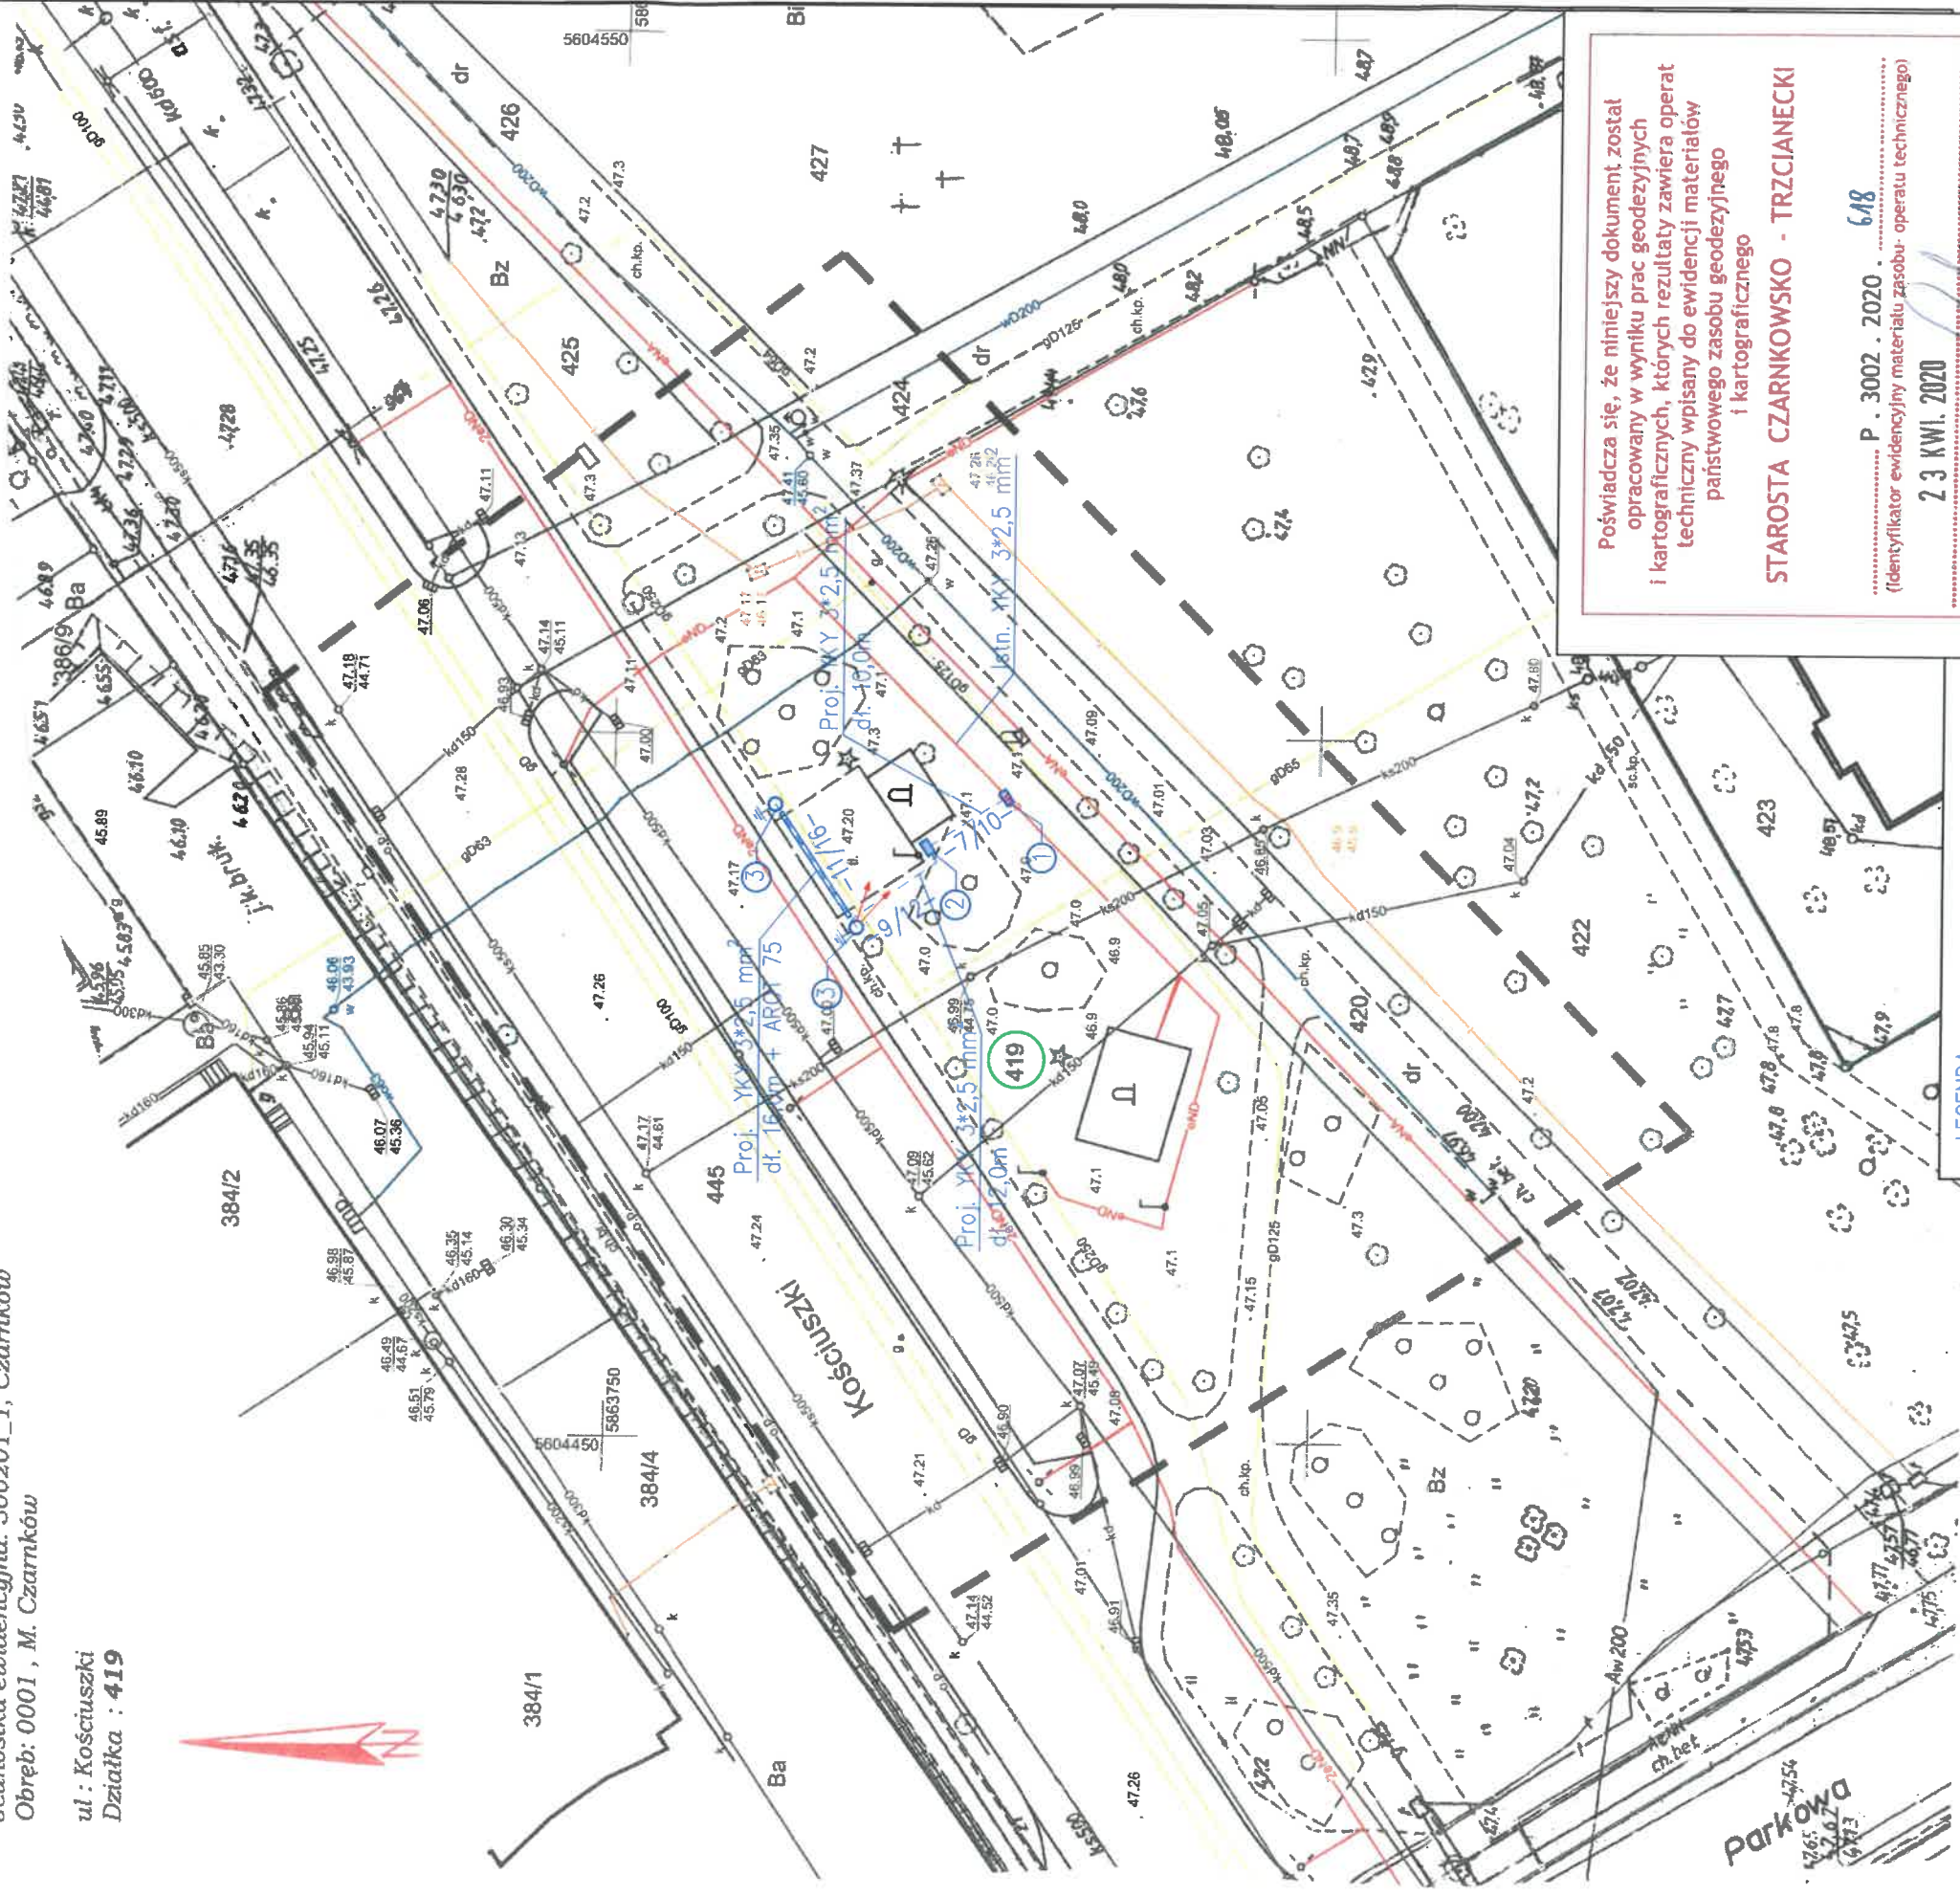

Poświadczam, że niniejszy dokument został opracowany w wyniku prac geodezyjnych i kartograficznych, których rezultaty zawiera operat techniczny wpisany do ewidencji materiałów państwowego zasobu geodezyjnego i kartograficznego

STAROSTA CZARNKOWSKO - TRZCIANECKI

P. 3002 . 2020 . 618
(identyfikator ewidencyjny materiału zasobu- operatu technicznego)

23 KWI. 2020
(Data wpisania operatu technicznego do ewidencji materiałów zasobu)

ZUF STARSZY
mgr inż. Danuta Ruciniak-Szponka
(Imię i nazwisko i podpis osoby reprezentującej organ)

LEGENDA:
1 - Proj. złącze rozgałęźne
2 - Proj. studnia elektryczna
3 - Proj. słup ośw. SAL DP-44
+ oprawa ELBA led

Układ współrzędnych „2000”
Układ odniesienia Kronstadt86
Służebność gruntowa : nie badano

Identyfikator GK . 5640 . 489 . 2020

Stan na dzień 28 - 03 - 2020

wykonali:
Firma Handlowo - Usługowa „ MARKO ”
Marek Horoszkiewicz
geodeta uprawiony 17508
ul : Mysliwska 2 , tel. 608-114-808
64 - 700 Czarnków

Kierownik roboty
geodeta uprawiony 19950
Tomasz Jętko

OBIEKT : Oświetlenie terenu Czarnków, ul. Kościuski dz. nr 419	
INWESTOR :	Gmina Miasta Czarnków Pl. Wolności 6 64 - 700 Czarnków
OPRACOWANIE :	PAEL-Projekt Jarosław Pałasz ul. 27 Stycznia 49/4 64 - 980 Trzcianka
PROJEKTANT :	mgr inż. Jarosław Pałasz upr. proj. Nr GP-7342/1619/91/92
RYSunEK :	Projekt zagospodarowania terenu
SKALA:	1 : 500
NR RYS.	1.1.