


ZESTAWIENIE POMIESZCZEŃ				
WG PN-70/B-02365				
MIESZKANIE NR 1				
Nr pom.	Nazwa pom.	Posadzka	Pow. użytkowa [m ²]	Wysokość pom. [m]
[--]	[--]	[--]	[m ²]	[m]
1/01	Pokój	deski	27,01	3,30
1/02	Pokój	deski	20,31	3,30
1/03	Kuchnia	panele	12,35	2,90
1/04	łazienka	Terakota	2,60	2,42
RAZEM			62,27	2,42
1/00	Część wspólna/korytarz		deski	11,35
				3,25

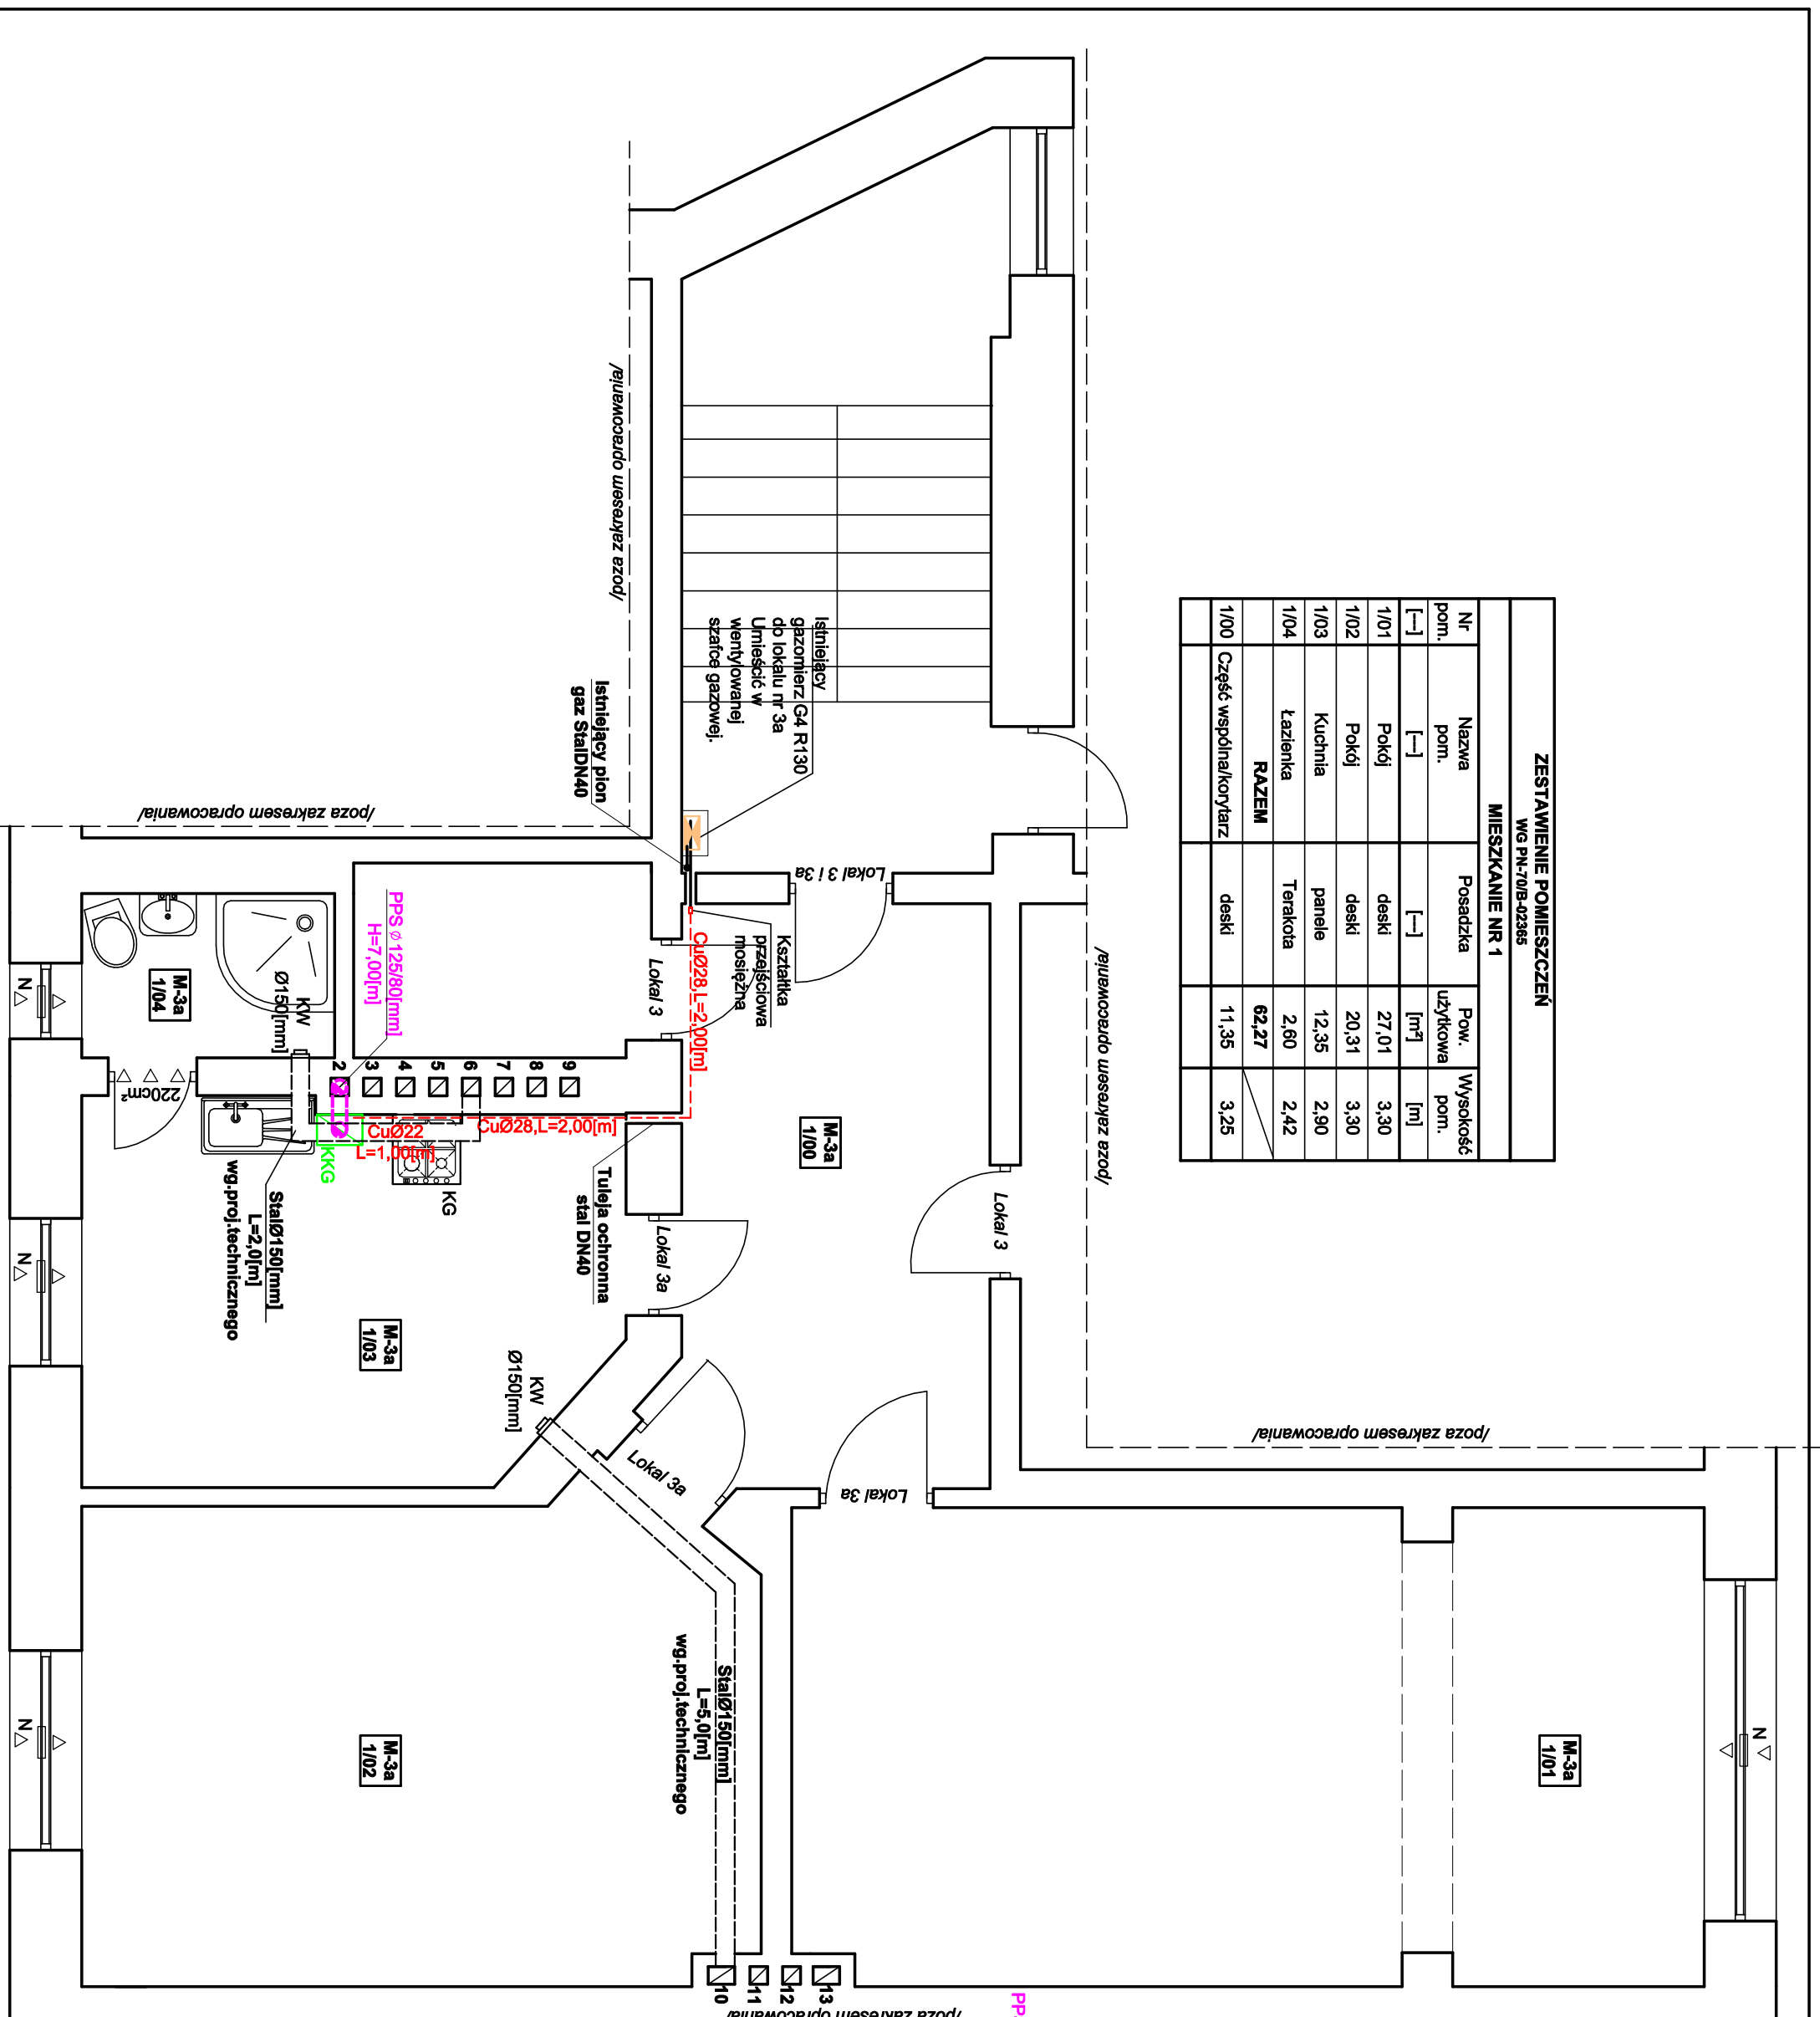

LEGENDA

- KKG** Projektowany kondensacyjny kocioł gazowy, o mocy 24[kW]
- PPS** $\varnothing 125/80$ [mm] Przewód powietrzno spalinowy, stalowy
- Cu** $\varnothing 22$ Przewód dwupłaszczowy
- KG** Istniejąca kuchenka gazowa z piekarnikiem, moc 9,0[kW]
- Projektowana instalacja gazowa
- Istniejąca instalacja gazowa
- Istniejący gazomierz G4 R130 w wentylowanej szafce gazowej
- 220cm²** Kratka nawiewna w drzwiach, 220cm²
- ▽** Kratka nawiewna w projekcie technicznego
- KW** Kratka wentylacyjna ścienna $\varnothing 150$ [mm] bez załuzji, wg proj. technicznego
- Stal** $\varnothing 150$ [mm] Kanał wentylacyjny, Stal $\varnothing 150$ [mm] L=5,0[m] wg. projektu technicznego
- N** Nawiewnik okienny w kuchni, min. V=70[m³/h] wg projektu technicznego

BIURO PROJEKTOWO - USŁUGOWE "INSTAL-TECH"

MGR INŻ. JAN DROZDZ

78-320 Pokczyn-Zdrój, ul. B. Chrobrego 24, tel., fax./94-36-620-91/

Investor: TBŚ LOKUM sp.z o.o. Świnoujście
ul. Wyspiarskiego 35C, 72-800 Świnoujście

Obiekt: Lokal mieszkalny nr 3a w budynku mieszkalnym wielorodzinnym
Kategoria obiektu budowlanego XIII

Adres: ul. Chopina 16, lokal mieszkalny nr 3a, dz nr 180, obr 0006
Świnoujście 6, 72-800 Świnoujście

Investycja: Przebudowa wewnętrznej instalacji gazowej

Stadium: Projekt architektoniczno-budowlany
Data: 18.03.2022

Trzeci rysunek: **Rzut I-piętra**
Rys. nr: 3

Projektował: mgr inż. Jan Drozd
Nr uprawnień: ZAP/0211/PWBS/18
Skala: 1:50

Sprawił: mgr inż. Artur Lisowski
Nr uprawnień: ZAP/0165/PWBS/17

Opis: Instalacja gazowa w zakresie wentylacji, gazowej, wodno-energetycznej