





 







PROJEKT ZAGOSPODAROWANIA TERENU

PRZEBUDOWA ULIC: KOŚCIELNEJ I SŁOWACKIEGO
WRAZ Z PRZEBUDOWĄ OŚWIETLENIA
I UPORZĄDKOWANIEM GOSPODARKI
WODNO - ŚCIEKOWEJ W LWÓWKU ŚLĄSKIM
ZAKRES ROBÓT 2021

LEGENDA:

-  - jezdnia o nawierzchni bitumicznej
-  - chodniki z kostki betonowej brukowej (szara)
-  - krawężnik kamienny
-  - krawężnik betonowy
-  - jezdnia o nawierzchni z kostki granitowej rzędowej
-  - chodniki, zjazdy, pow. utwardzone z kostki i płyt granitowych
-  - zielen - trawniki
-  - granice działek ewidencyjnych wraz z numerami
-  - krawężnik kamienny / betonowy - najazdy
-  - obrzeże betonowe
-  - obrzeże granitowe

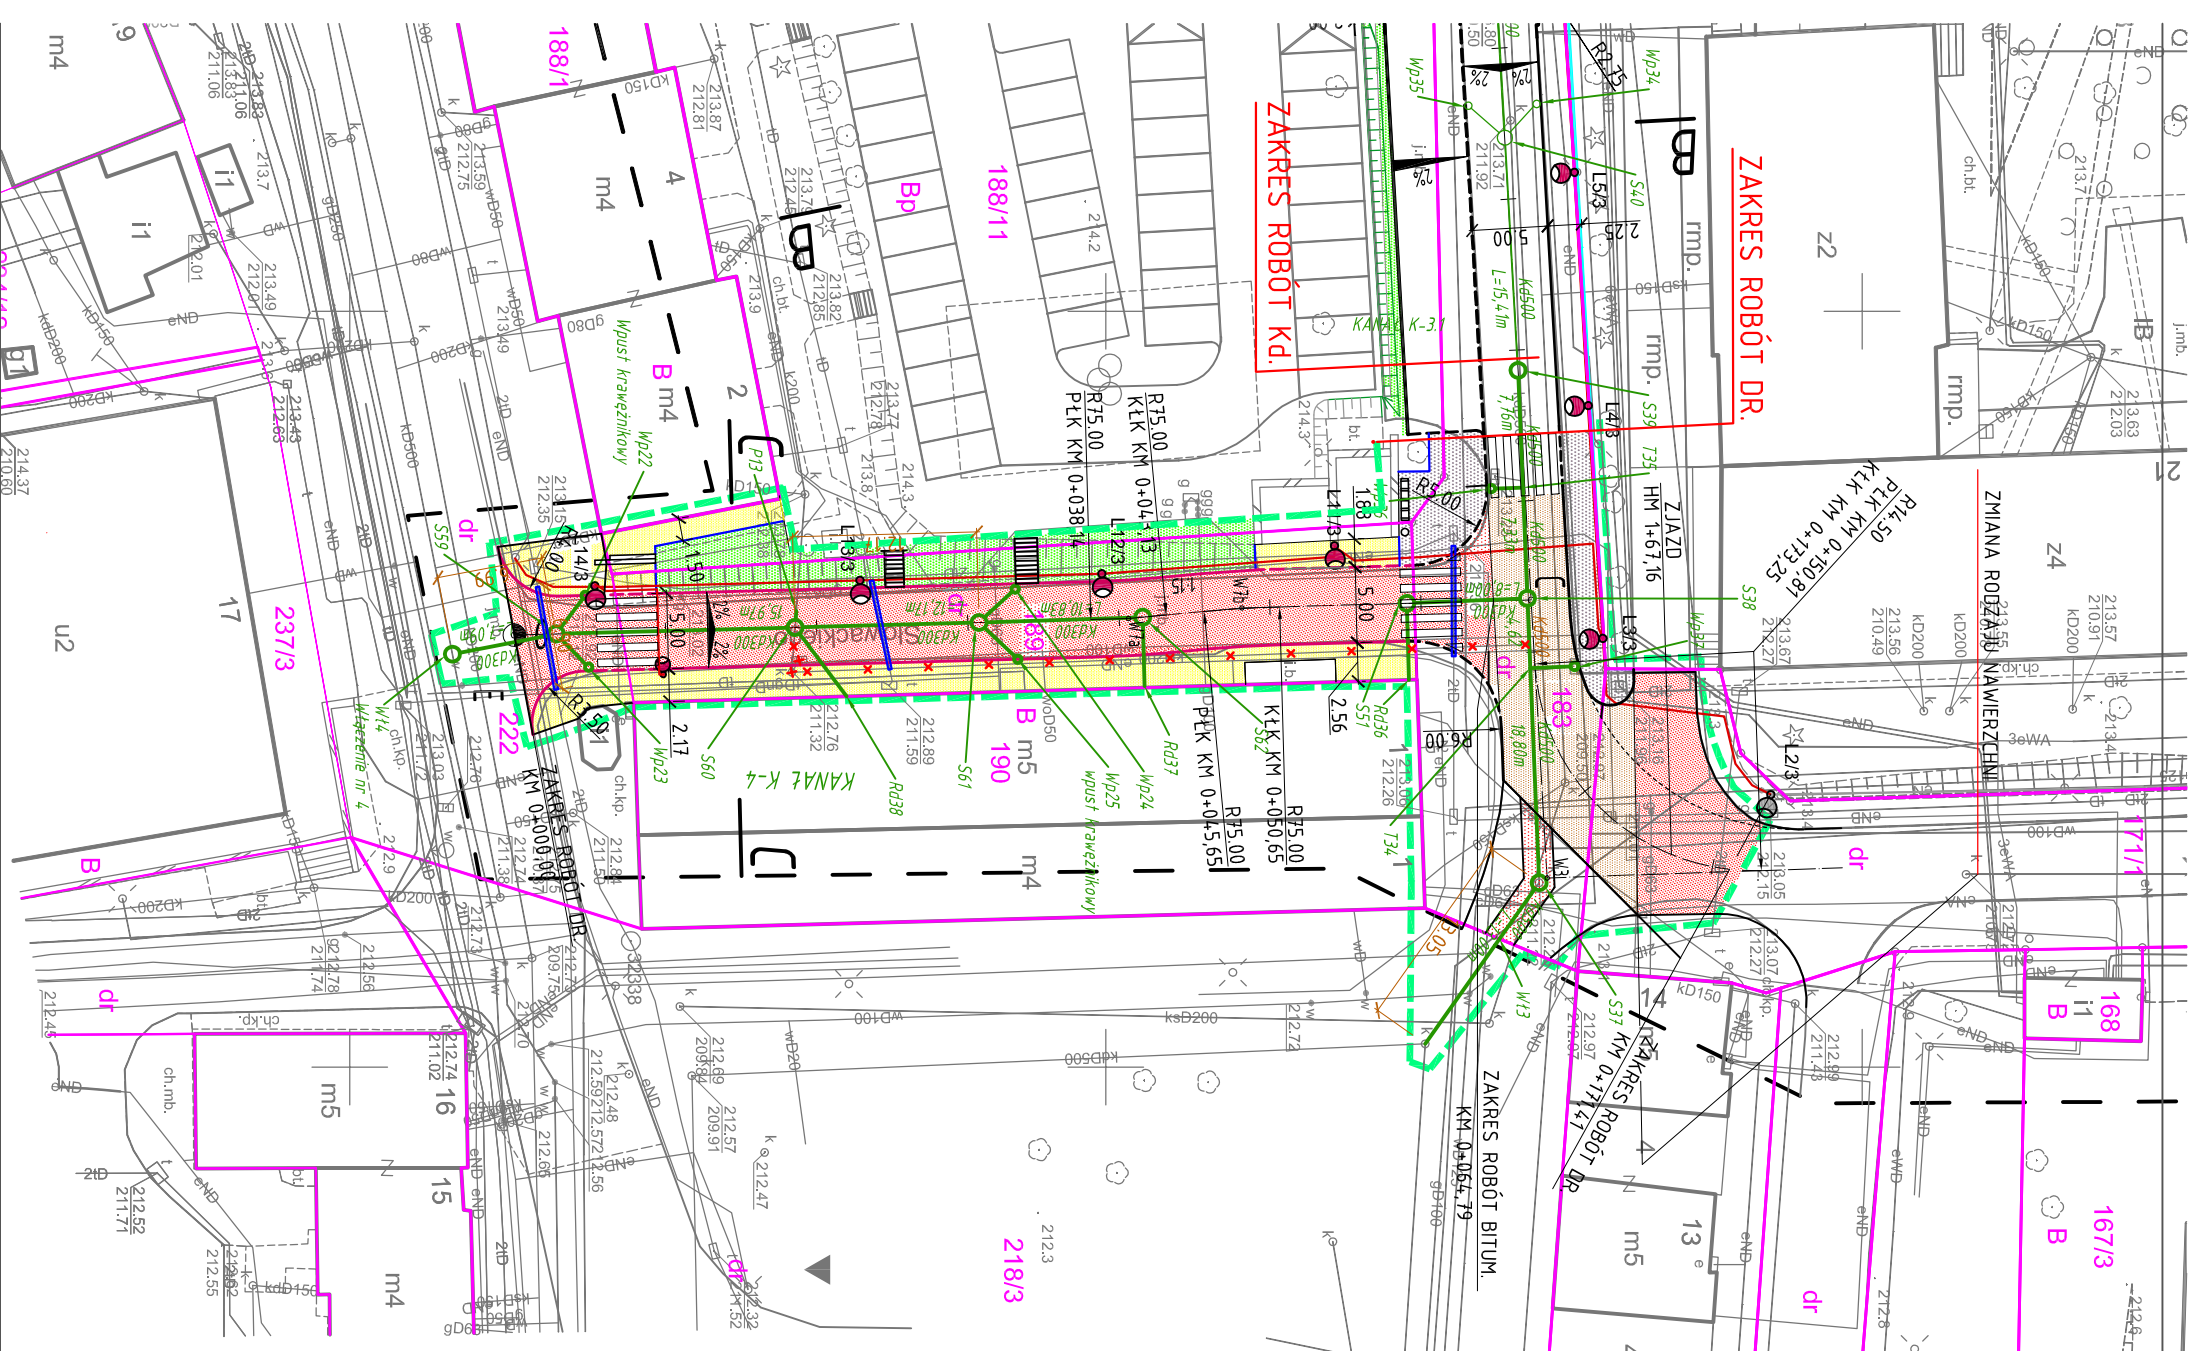

"OLEX"

FIRMA BUDOWLANO-INŻYNIERYJNA
Aleksander Lorych
58-500 JELENIA GÓRA ul. Strzelecka 6
tel. 75 64 26 346, biuro@olexprojekt.pl

Nazwa i adres obiektu: **Przebudowa ulic: Kościelnej i Słowackiego wraz z przebudową oświetlenia i uporządkowaniem gospodarki wodno - ściekowej w Lwówku Śląskim**

Przedmiot rysunku: **Projekt Zagospodarowania Terenu**

Projektant	mgr inż. Aleksander Lorych	data:	15.02.2021r.	podpis:
Sprawdzający br:drogowa	mgr inż. Justyna Polak	upr. nr 271/DOŚ/10 spec. drog. bez ogram.	15.02.2021r.	podpis:
Projektant br: elektryczna	inż. Paweł Matusz	upr. nr 1900/88 sieci i inst. elektr.	15.02.2021r.	podpis:
Sprawdzający br: elektryczna	inż. Tadeusz Molodowski	upr. nr 161/W.wm/77 sieci i inst. elektr.	15.02.2021r.	podpis:
Projektant br: sanitarna	mgr inż. Jarosław Podolski	upr. nr 304/00/DUW spec. inst. i sieci sanit.	15.02.2021r.	podpis:
Sprawdzający br: sanitarna	mgr inż. Robert Domanski	upr. nr 151/DOŚ/10 inst. i sieci sanit.	15.02.2021r.	podpis:
Projektant br: teleinżyniera	mgr inż. Paweł Pugacewicz	upr. nr DTK-W.SB/0247/04U	15.02.2021r.	podpis:

Skala
1:500

Rys. Nr 2