


INSTALACJA KLIMATYZACJI RZUT PARTERU SKALA 1:100

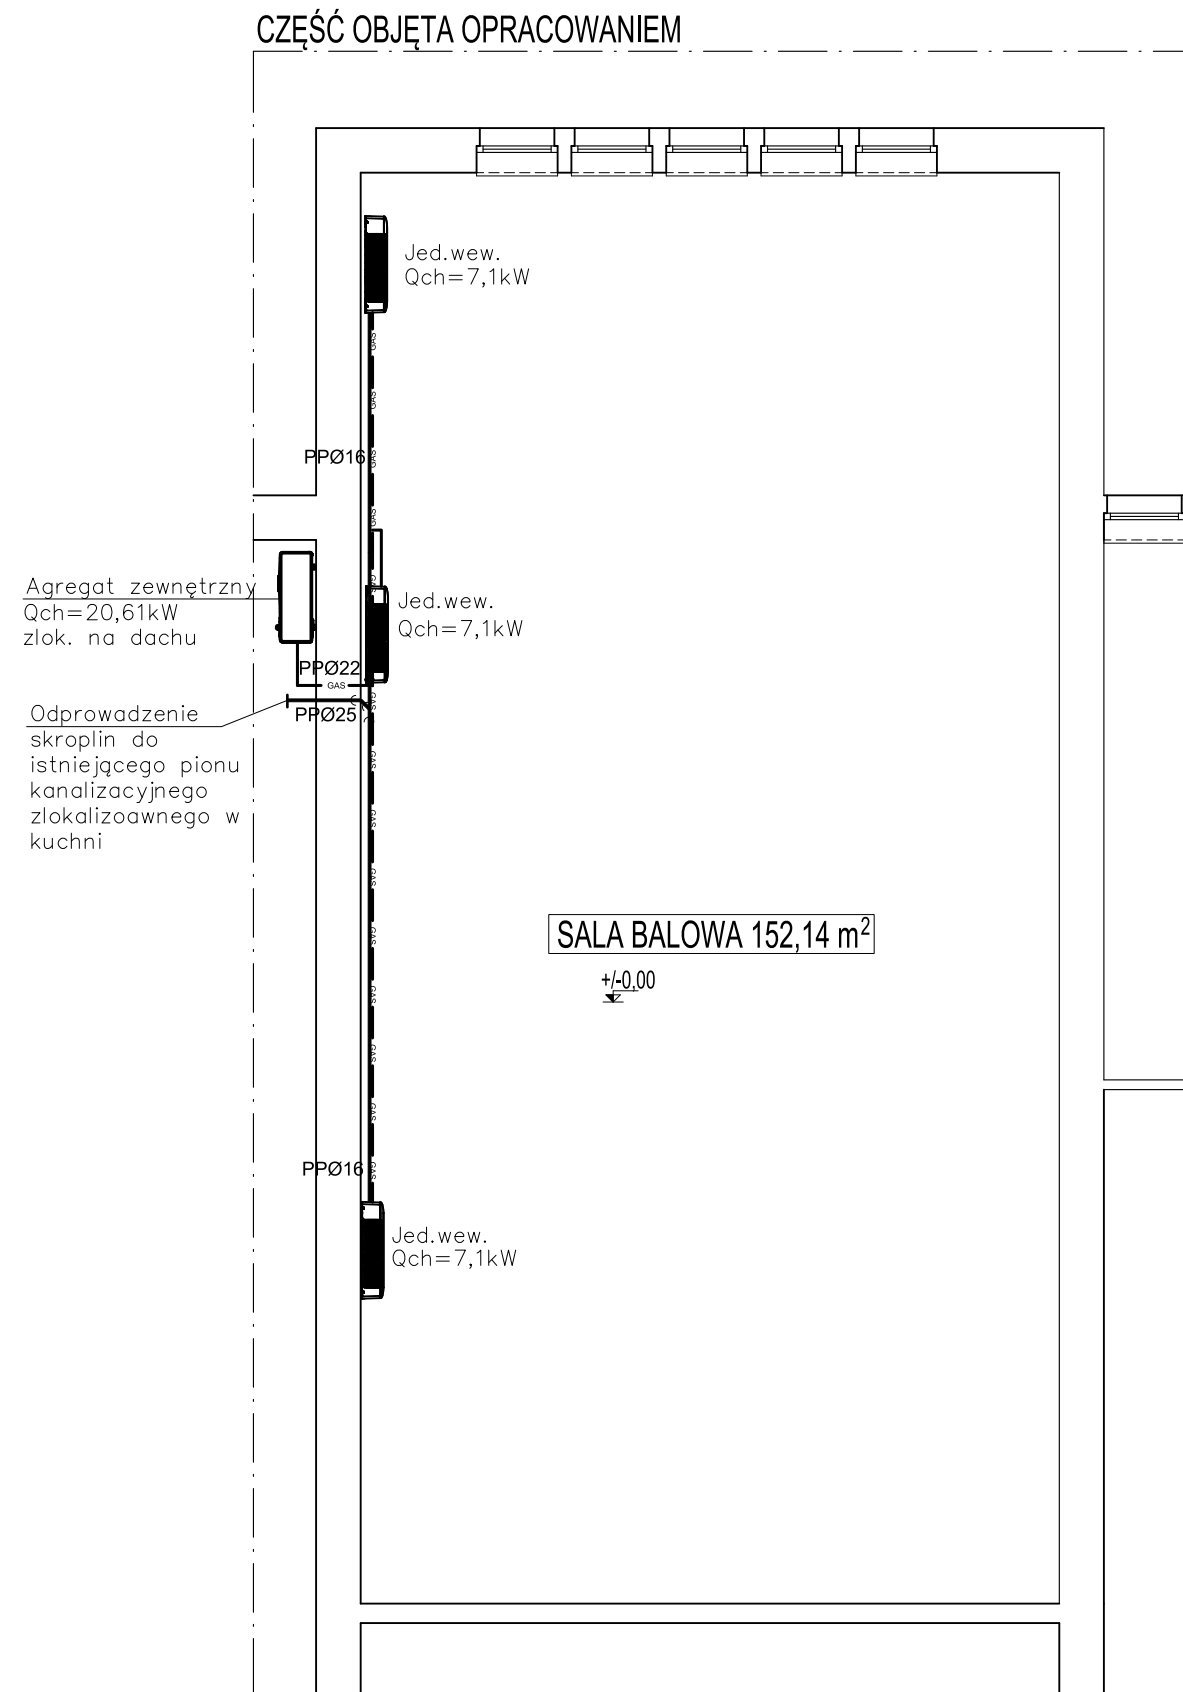

JT	JT Architecture Ltd Farfield Park, Rotherham S63 5DB Adres do korespondencji: Nieżywiec 104 77-300 Człuchów	tel. kom. 0 509 093 621 tel. kom. 0 605 835 076 e-mail: jt-projekt@wp.pl www.jtarchitecture.pl
	Investor: Adres:	JASTRZĘBIE-ZDRÓJ MIASTO NA PRAWACH POWIATU REPREZENTOWANE PRZEZ MIEJSKI ZARZĄD NIERUCHOMOŚCI UL. 1 MAJA 55 44-330 JASTRZĘBIE-ZDRÓJ
Obiekt:	BUDYNEK OSP	
Adres:	44-330 JASTRZĘBIE-ZDRÓJ UL. ROSTKÓW 7 DZIAŁKA NR 405/31	
Temat:	REMONT I ARANŻACJA SALI BALOWEJ	
Nazwa rysunku:	INSTALACJA KLIMATYZACJI. RZUT PARTERU.	Rys. nr S-3 Skala 1:100
Autor opracowania:	Imię i Nazwisko uprawnienia	Data Podpis
projektant branży sanitarnej :	mgr inż. ANNA RZOŃCA POM/0007/PWBS/17	czerwiec 2020r.