
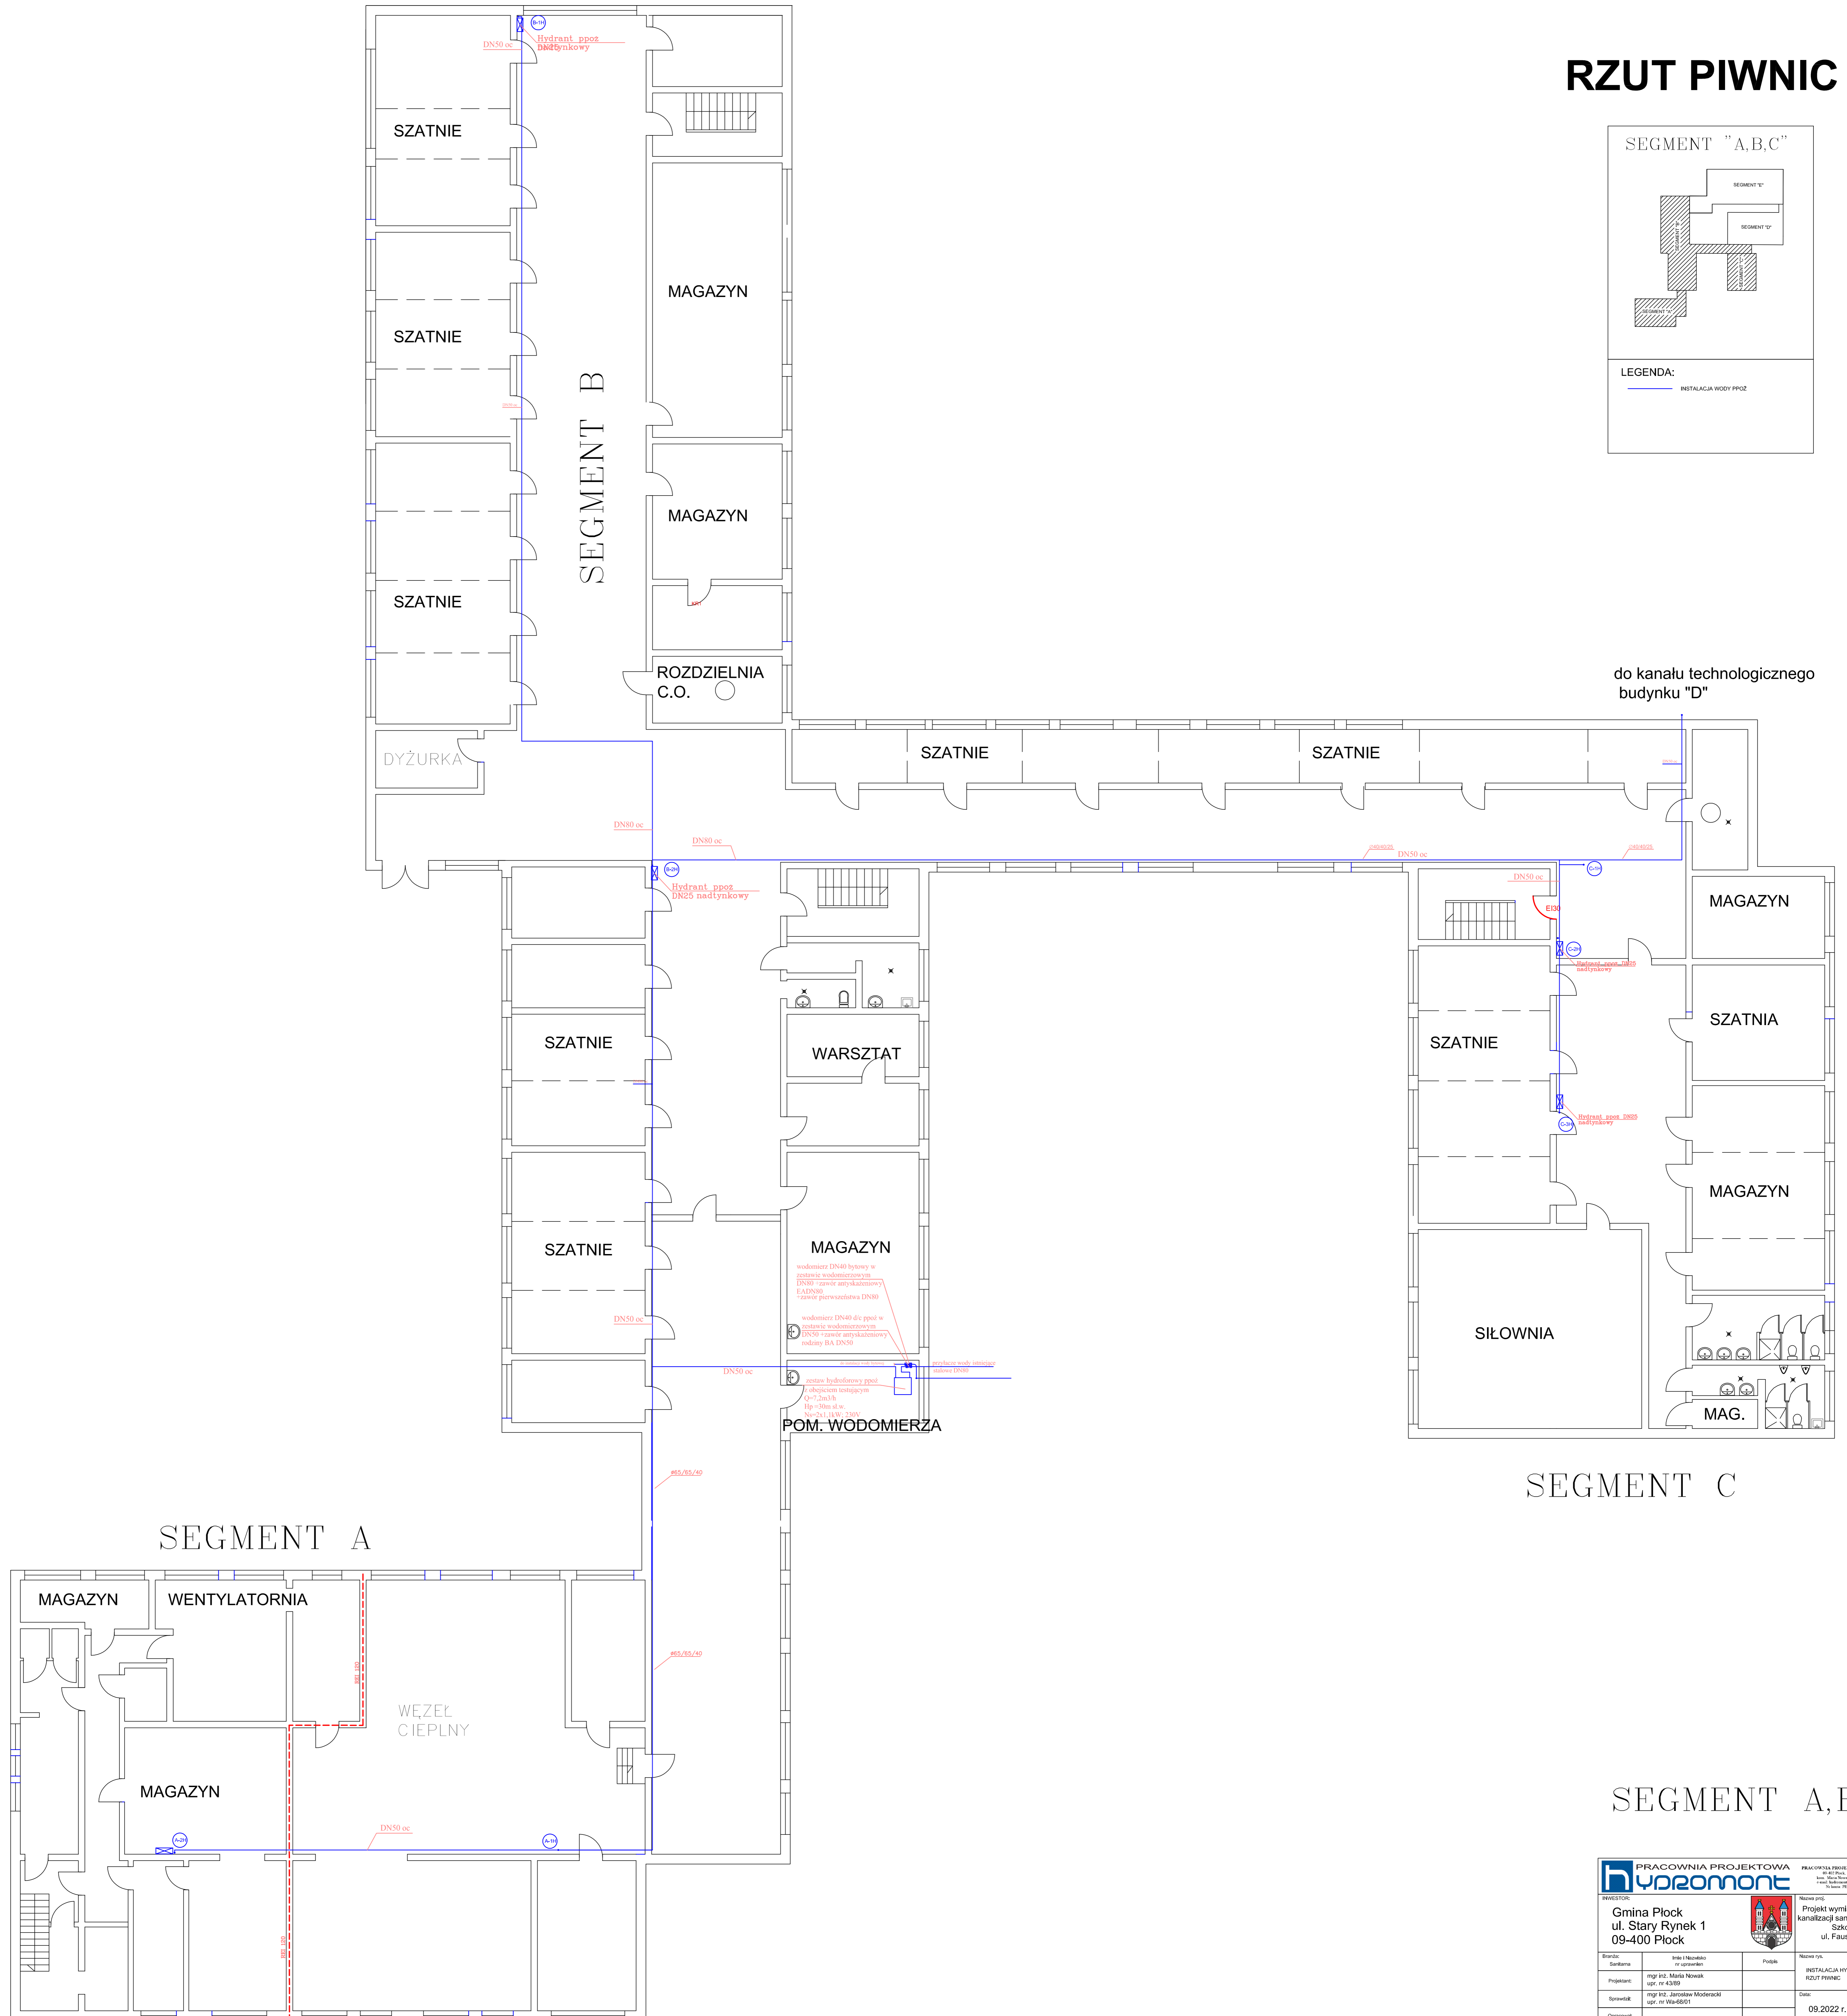


# RZUT PIWNIC

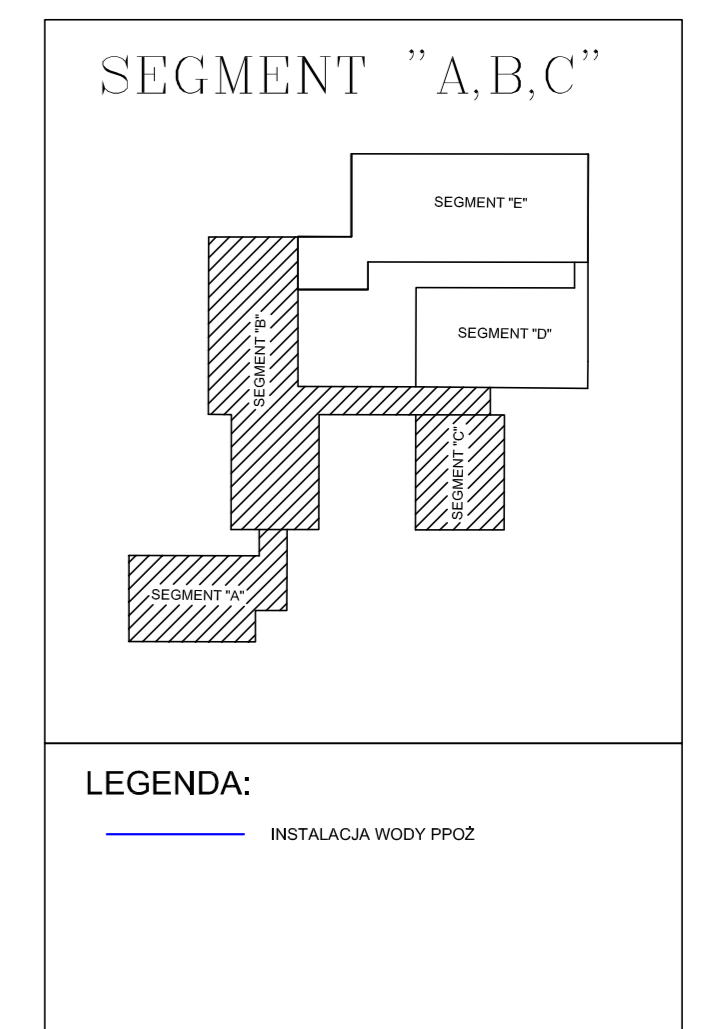

do kanału technologicznego budynku "D"

SEGMENT C

SEGMENT A,B,C

		<small>PRACOWNIA PROJEKTOWA HYDROMONT s.c. Toruń, Nowotki 41                  80-100 Toruń, ul. Wolności 17A, tel. 51 73 60 70                  e-mail: biuro@hydromont.pl, www.hydromont.pl                  NIP: 143-253-13-43, REGON: 143230104, KRS: 0000368117                  N. Szwed, J. K. K. 14.12.2014</small>	
Nazwa projektu: <b>Gmina Płock                  ul. Stary Rynek 1                  09-400 Płock</b>		Nazwa rys.: <b>Instalacja Hydrantowa - Budynek Szkoły nr 2</b> RZUT PIWNIC	
Branża: Sanitarna	Inwestor: Inż. Inż. Maria Nowak al. nr 4330	Podłok: Płock	Numer rys.: 09.2022 r.
Projektant: Inż. Inż. Jarek Moderski al. nr Wz2601	Sprawca: Inż. Inż. Jarek Moderski al. nr Wz2601	Data: 09.2022 r.	Skala: 1:100