


- LEGENDA:
- KANALY ISTNIEJĄCE
  - PROJEKTOWANE KANALY PROSTOK
  - PROJEKTOWANE KANALY OKRĄGLE
  - KLAPY PPOŻ
  - KRATKI WENTYLACYJNE
  - ANEMOSTATY SUFITOWE
  - AT - TLUMIK KANAŁOWY

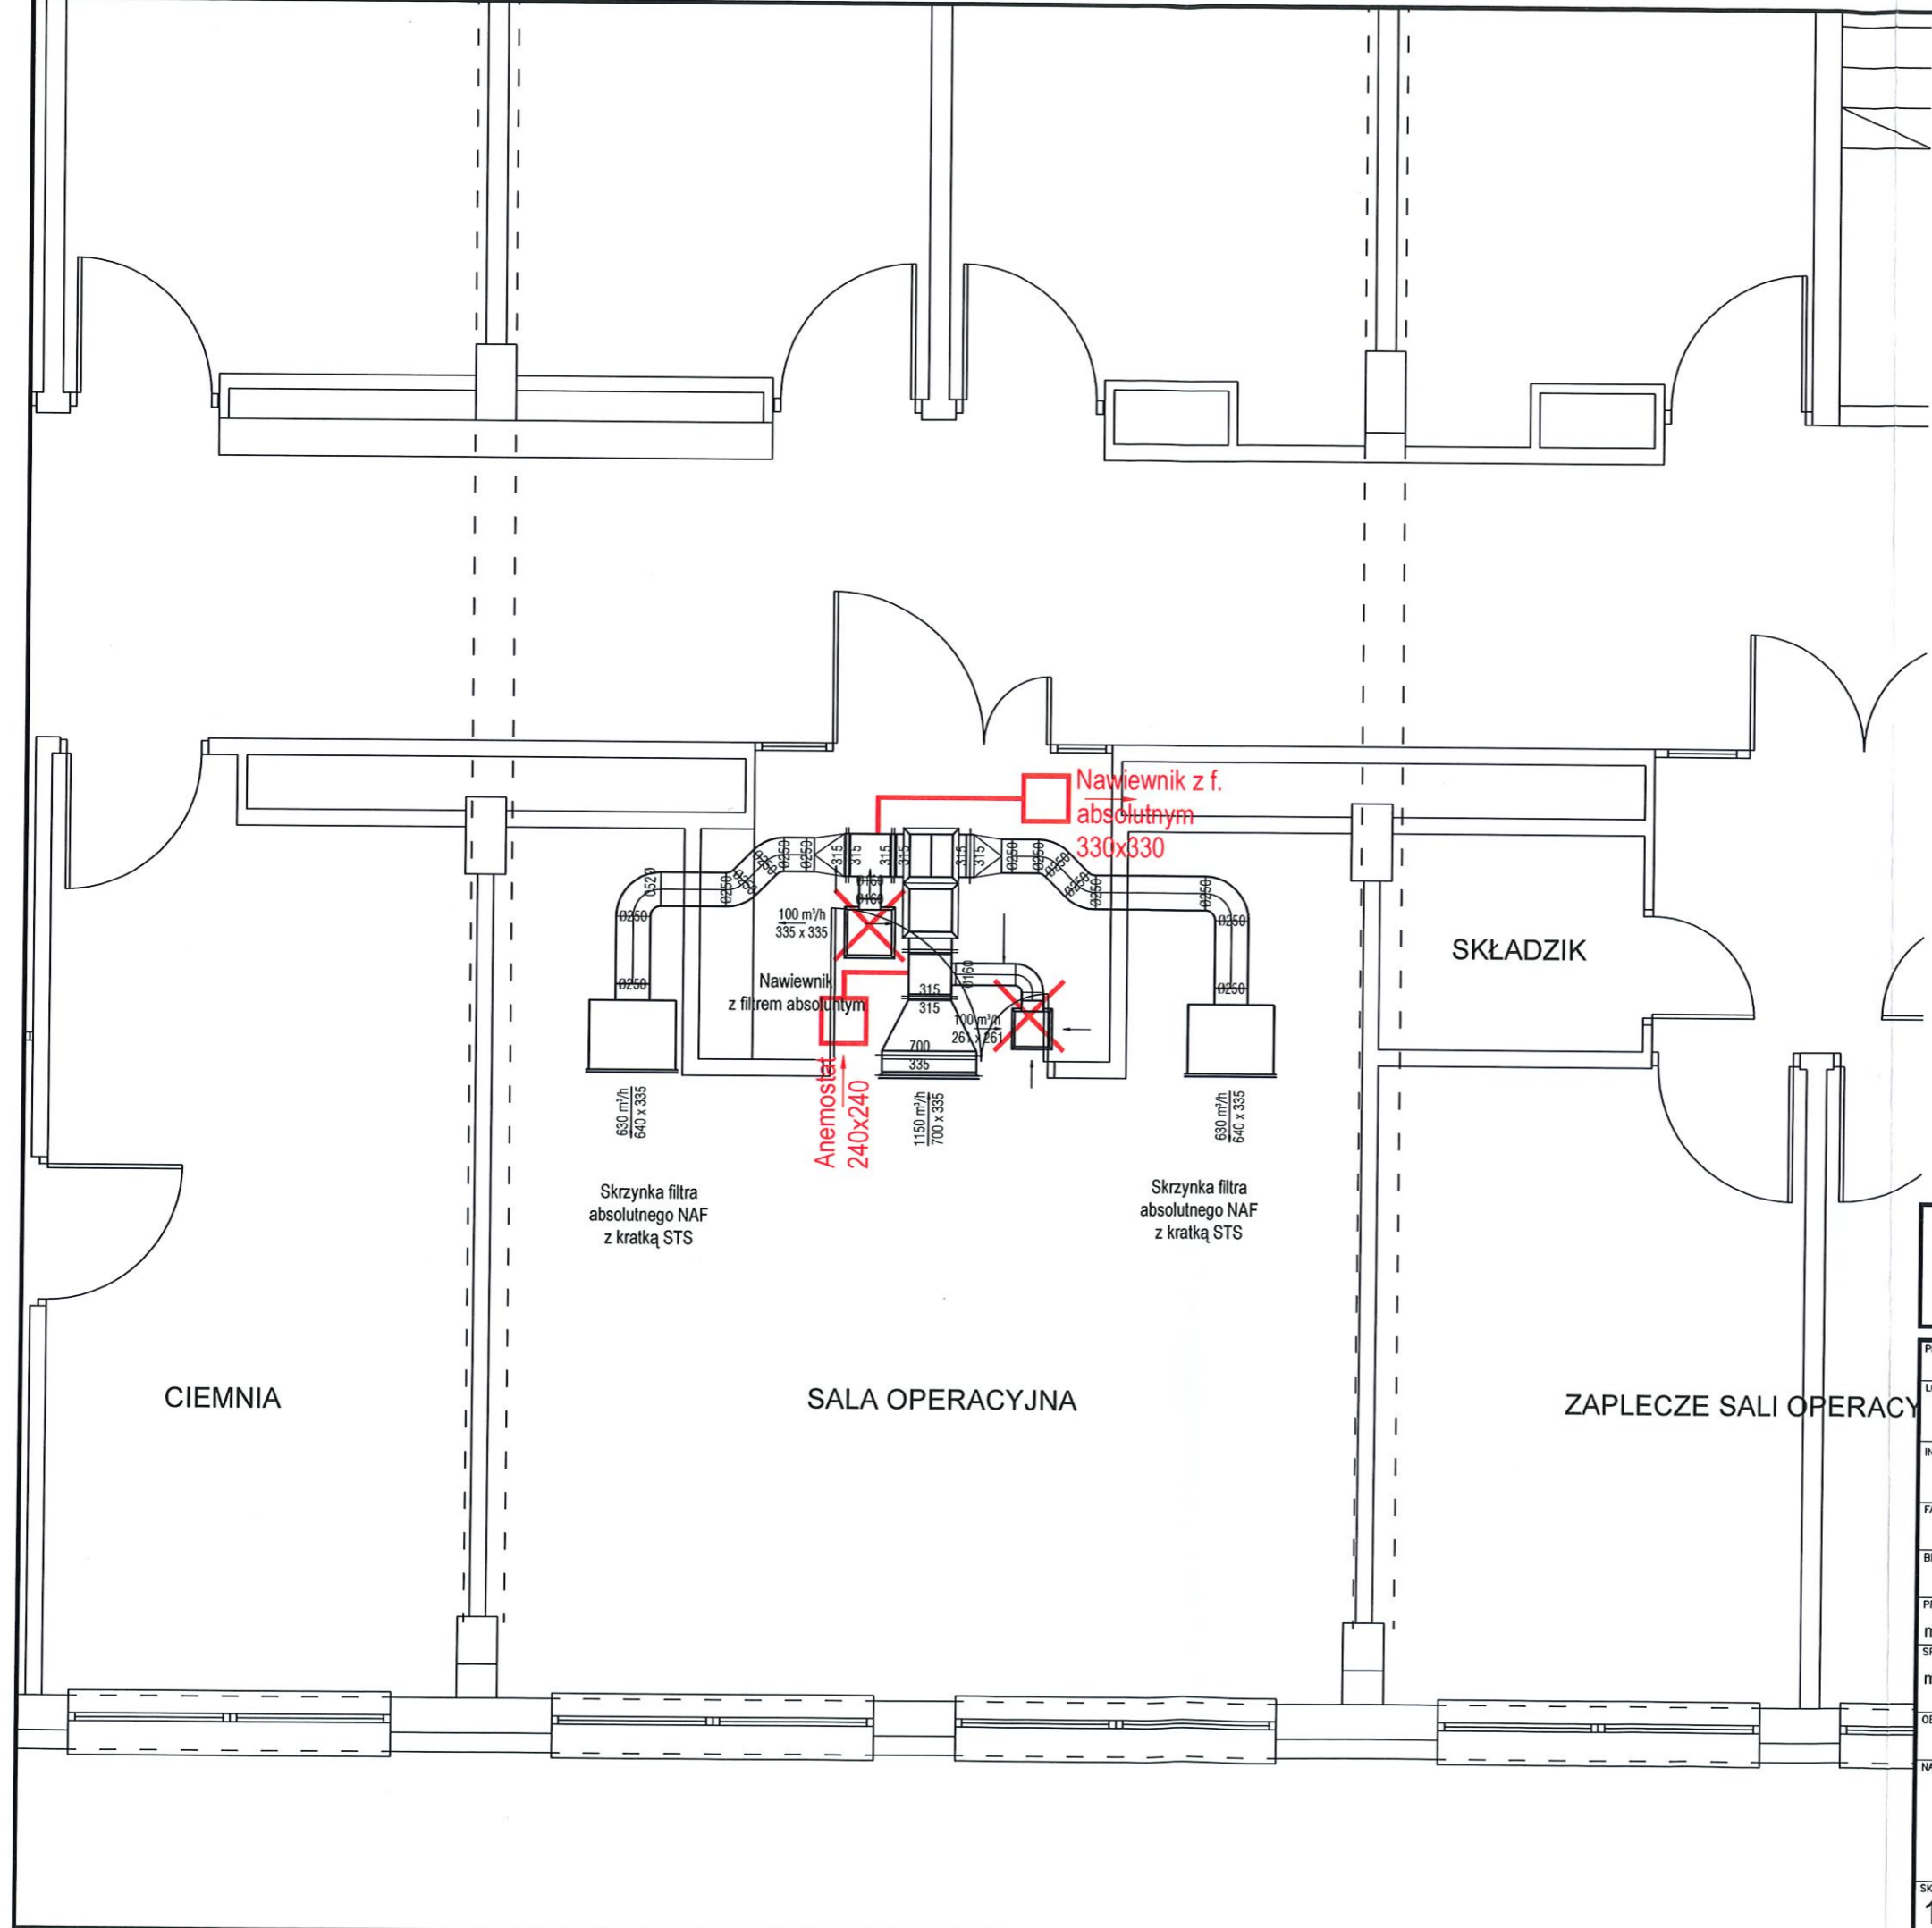

mgr inż. Paweł Stachura  
 Uprawniony do projektowania bez ograniczeń  
 w specjalności instalacyjnej w zakresie sieci, instalacji  
 i urządzeń ciepłych, wentylacyjnych, geotermicznych,  
 wodociągowych i kanalizacyjnych  
 Nr upr. MAP/0238/POOS/11

mgr inż. WACŁAW STACHURA  
 uprawniony do projektowania, kierowania,  
 i nadzorowania budowy w zakresie sieci  
 i instalacji sanitarnych  
 Uprawnienia nr UAN 348/84  
 A-NB-7342/206/92 oraz A-NB-7342/207/92

1843

**PromiSAN** HVAC  
 PROJEKTOWANIE INSTALACJI SANITARNYCH  
 32-700 Bochnia, ul. Karosek 75a  
 tel. +48 601 709 411, NIP 8681848881  
 email: biuro@promisan.pl, www.promisan.pl

PROJEKT: <b>MODERNIZACJA WENTYLACJI MECHANICZNEJ</b>		
LOKALIZACJA: SZPITAL WOJEWÓDZKI IM. ŚW. ŁUKASZA SPZOZ W TARNOWIE, UL. LWOWSKA 178A		
INWESTOR: SZPITAL WOJEWÓDZKI IM. ŚW. ŁUKASZA SPZOZ W TARNOWIE, UL. LWOWSKA 178A		
FAZA OPRACOWANIA: <b>DOKUMENTACJA POWYKONAWCZA</b>		
BRANŻA: <b>WENTYLACJA</b>		
PROJEKTOWAŁ: mgr inż. Paweł Stachura	NR UPRAWNIENIA: MAP/0238/POOS/11	PODPIS:
SPRAWDZIŁ: mgr inż. Wacław Stachura	NR UPRAWNIENIA: A-NB-7342/206/92, A-NB-7342/207/92	PODPIS:
OBIEKT: <b>BUDYNEK A - ODDZ. OKULISTYKI</b>		
NAZWA RYSUNKU: <b>RZUT PIĘTRA VII INSTALACJA WENTYLACJI</b>		
SKALA: 1:50	DATA: 02.2022	NR RYSUNKU: V-A-01