


RZUT PARTERU

SKALA 1:100

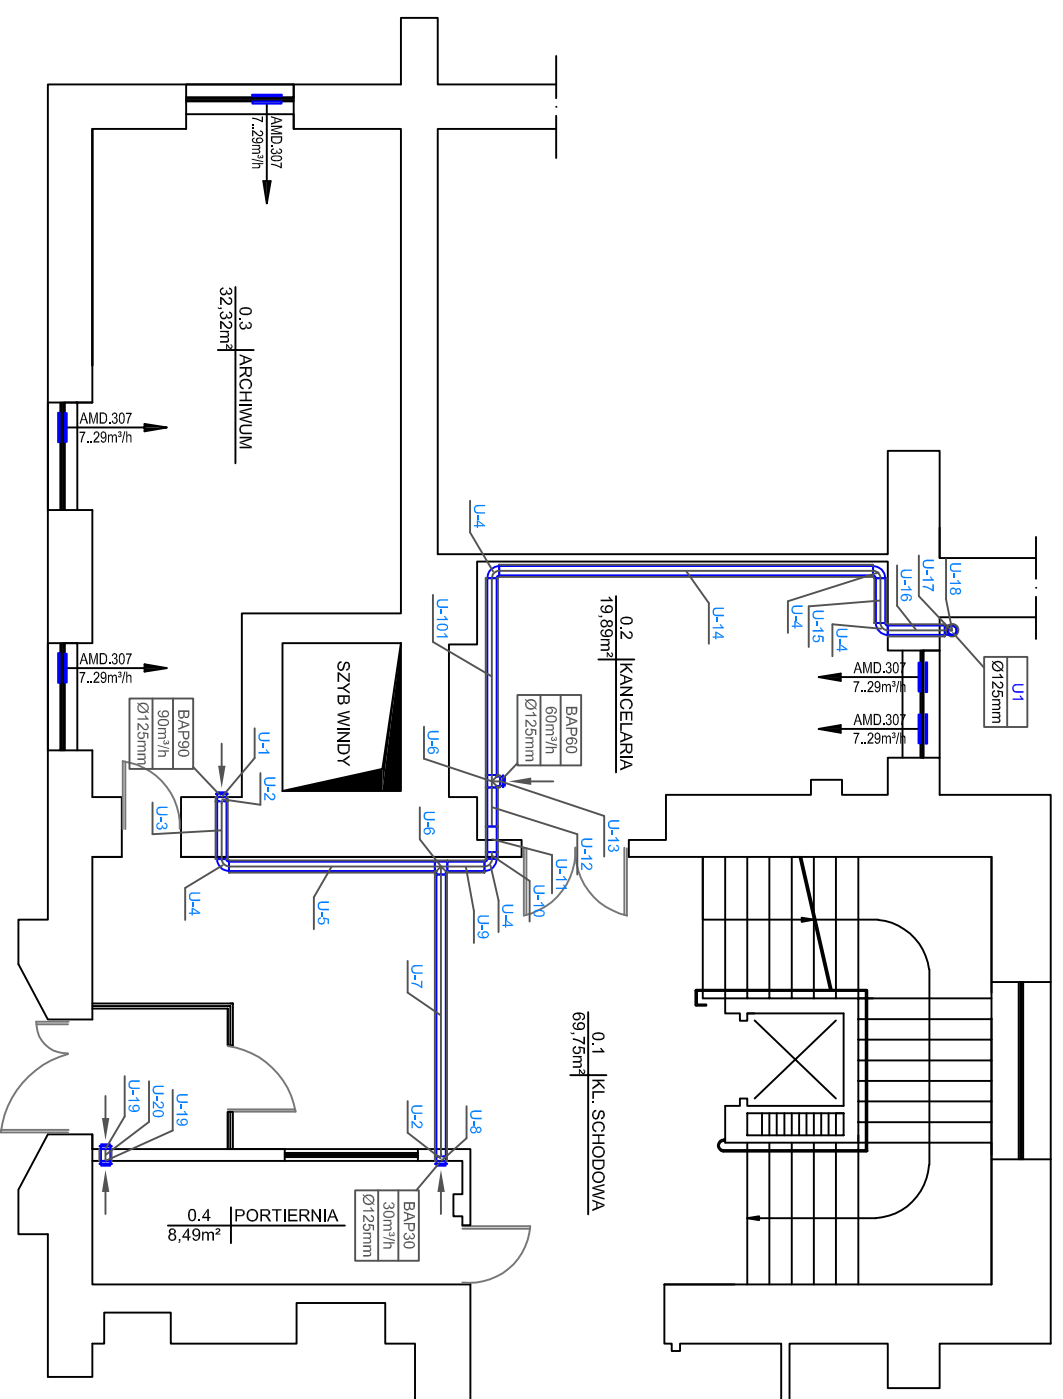

INSTAL - TECHNIKA LESZEK MACZYNSKI ul. Samotyjna 10 85-474 Bydgoszcz		
INWESTOR Powiat Bydgoski z siedzibą w Starostwie Powiatowym w Bydgoszczy ul. Komarńskiego 1-3; 85-086		
STADIUM - Projekt wykonawczy BRANŻA - Sanitarna		
TEMAT: Budowa instalacji wentylacyjnej w budynku Starostwa Powiatowego w Bydgoszczy przy ul. Zygmunta Augusta 10.		
PROJEKTOWAŁ	INŻ. L. MACZYNSKI Upr. bud. ABIT-IL-7131 15/2000 Specjalność instalacyjna - bez ograniczeń	OPRACOWAŁ
SPRAWDZIŁ	inż. A. mgr inż. Piotr Dziweczyński GPKG-L-7342-7096 Specjalność instalacyjna - bez ograniczeń	
DATA	NUMER ZLECENIA	NR RYS.
29.10.2020		1/7