


ZESTAWIENIE POMIESZCZEŃ			
WG PN-70/B-02365			
MIESZKANIE NR 2			
Nr pom.	Nazwa pom.	Posadzka	Wysokość pom.
[--]	[--]	[m ²]	[m]
1/01	Komunikacja	Wykładzina PCV	2,85
1/02	Pokój	Panele	18,96
1/03	Kuchnia	Wykładzina PCV	10,86
1/04	Łazienka	Taraktoka	2,31
RAZEM			34,98

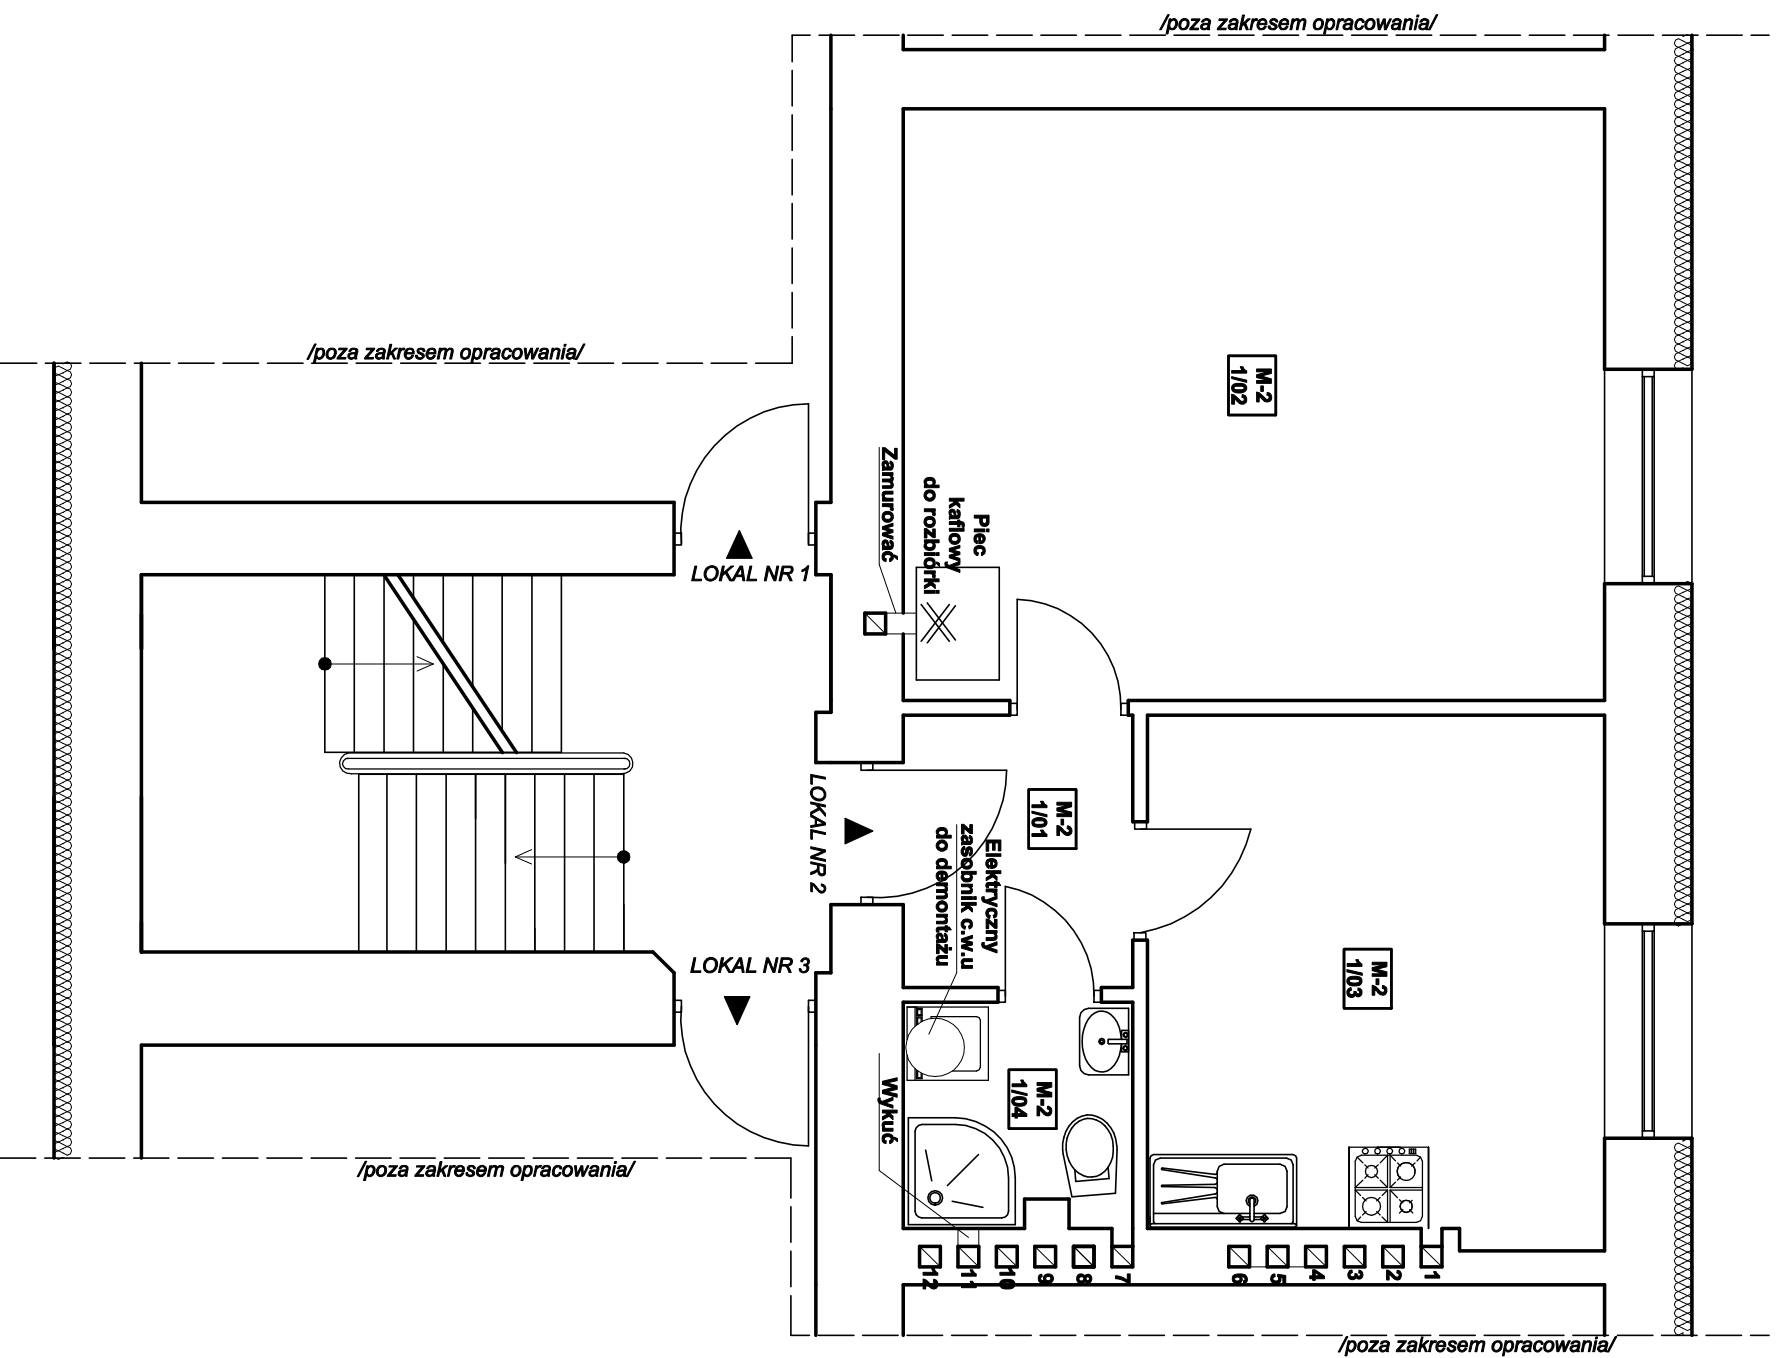

BIURO PROJEKTOWO - USŁUGOWE "INSTAL-TECH"			
MGR INŻ. JAN DROZDZ			
78-320 Poleczyn-Zdrój, ul. B. Chrobrego 24, tel., fax./94-36-620-91/			
Investor:	TBS LOKUM sp.z.o.o Świnoujście	ul. Wyspiańskiego 35C, 72-600 Świnoujście	
Obiekt:	Lokal mieszkalny nr 2 w budynku mieszkalnym wielorodzinnym	Kategoria obiektu budowlanego XIII	
Adres:	ul. S. Jarcza 54, lokal mieszkalny nr 2, dz. nr 266, obr. 0012	jedn. ewid.: 326301_1.0012.72-600 Świnoujście	
Investycja:	Przebudowa instalacji sanitarnych		
Stadium:	Projekt techniczny, Budowlano-Wykonawczy	Data: 09.10.2021	
Treść rysunku:	RZUT PARTERU /Inwentaryzacja/		Rys. nr: 1
Projektował:	mgr inż. Jan Drozdz	Nr uprawnień:	Skala: 1 : 50
	/specjalność: Instalacja w zakresie sieci, instalacji i urządzeń ciepłych, wentylacyjnych, gazowych, wod-kan/		ZAP/0211/PWBS/18