
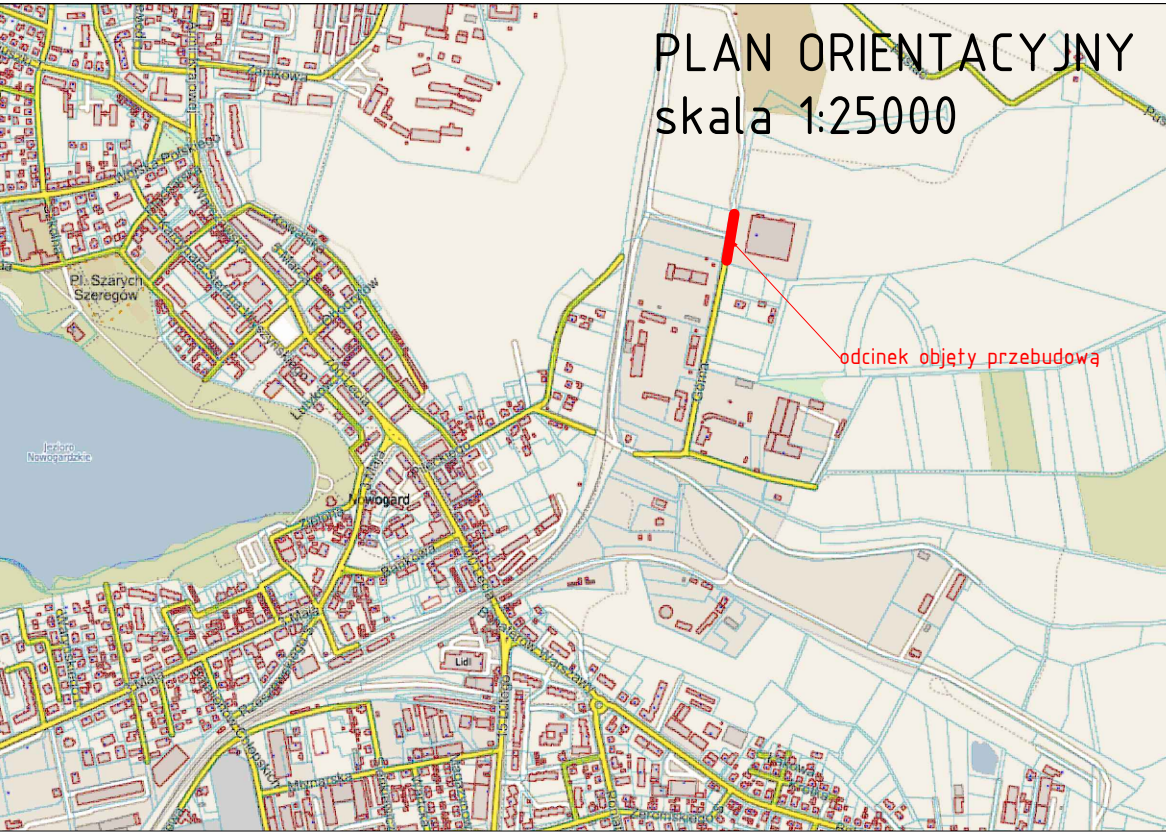


planowana kd wg odrębnego opracowania

PLAN ORIENTACYJNY
skala 1:25000

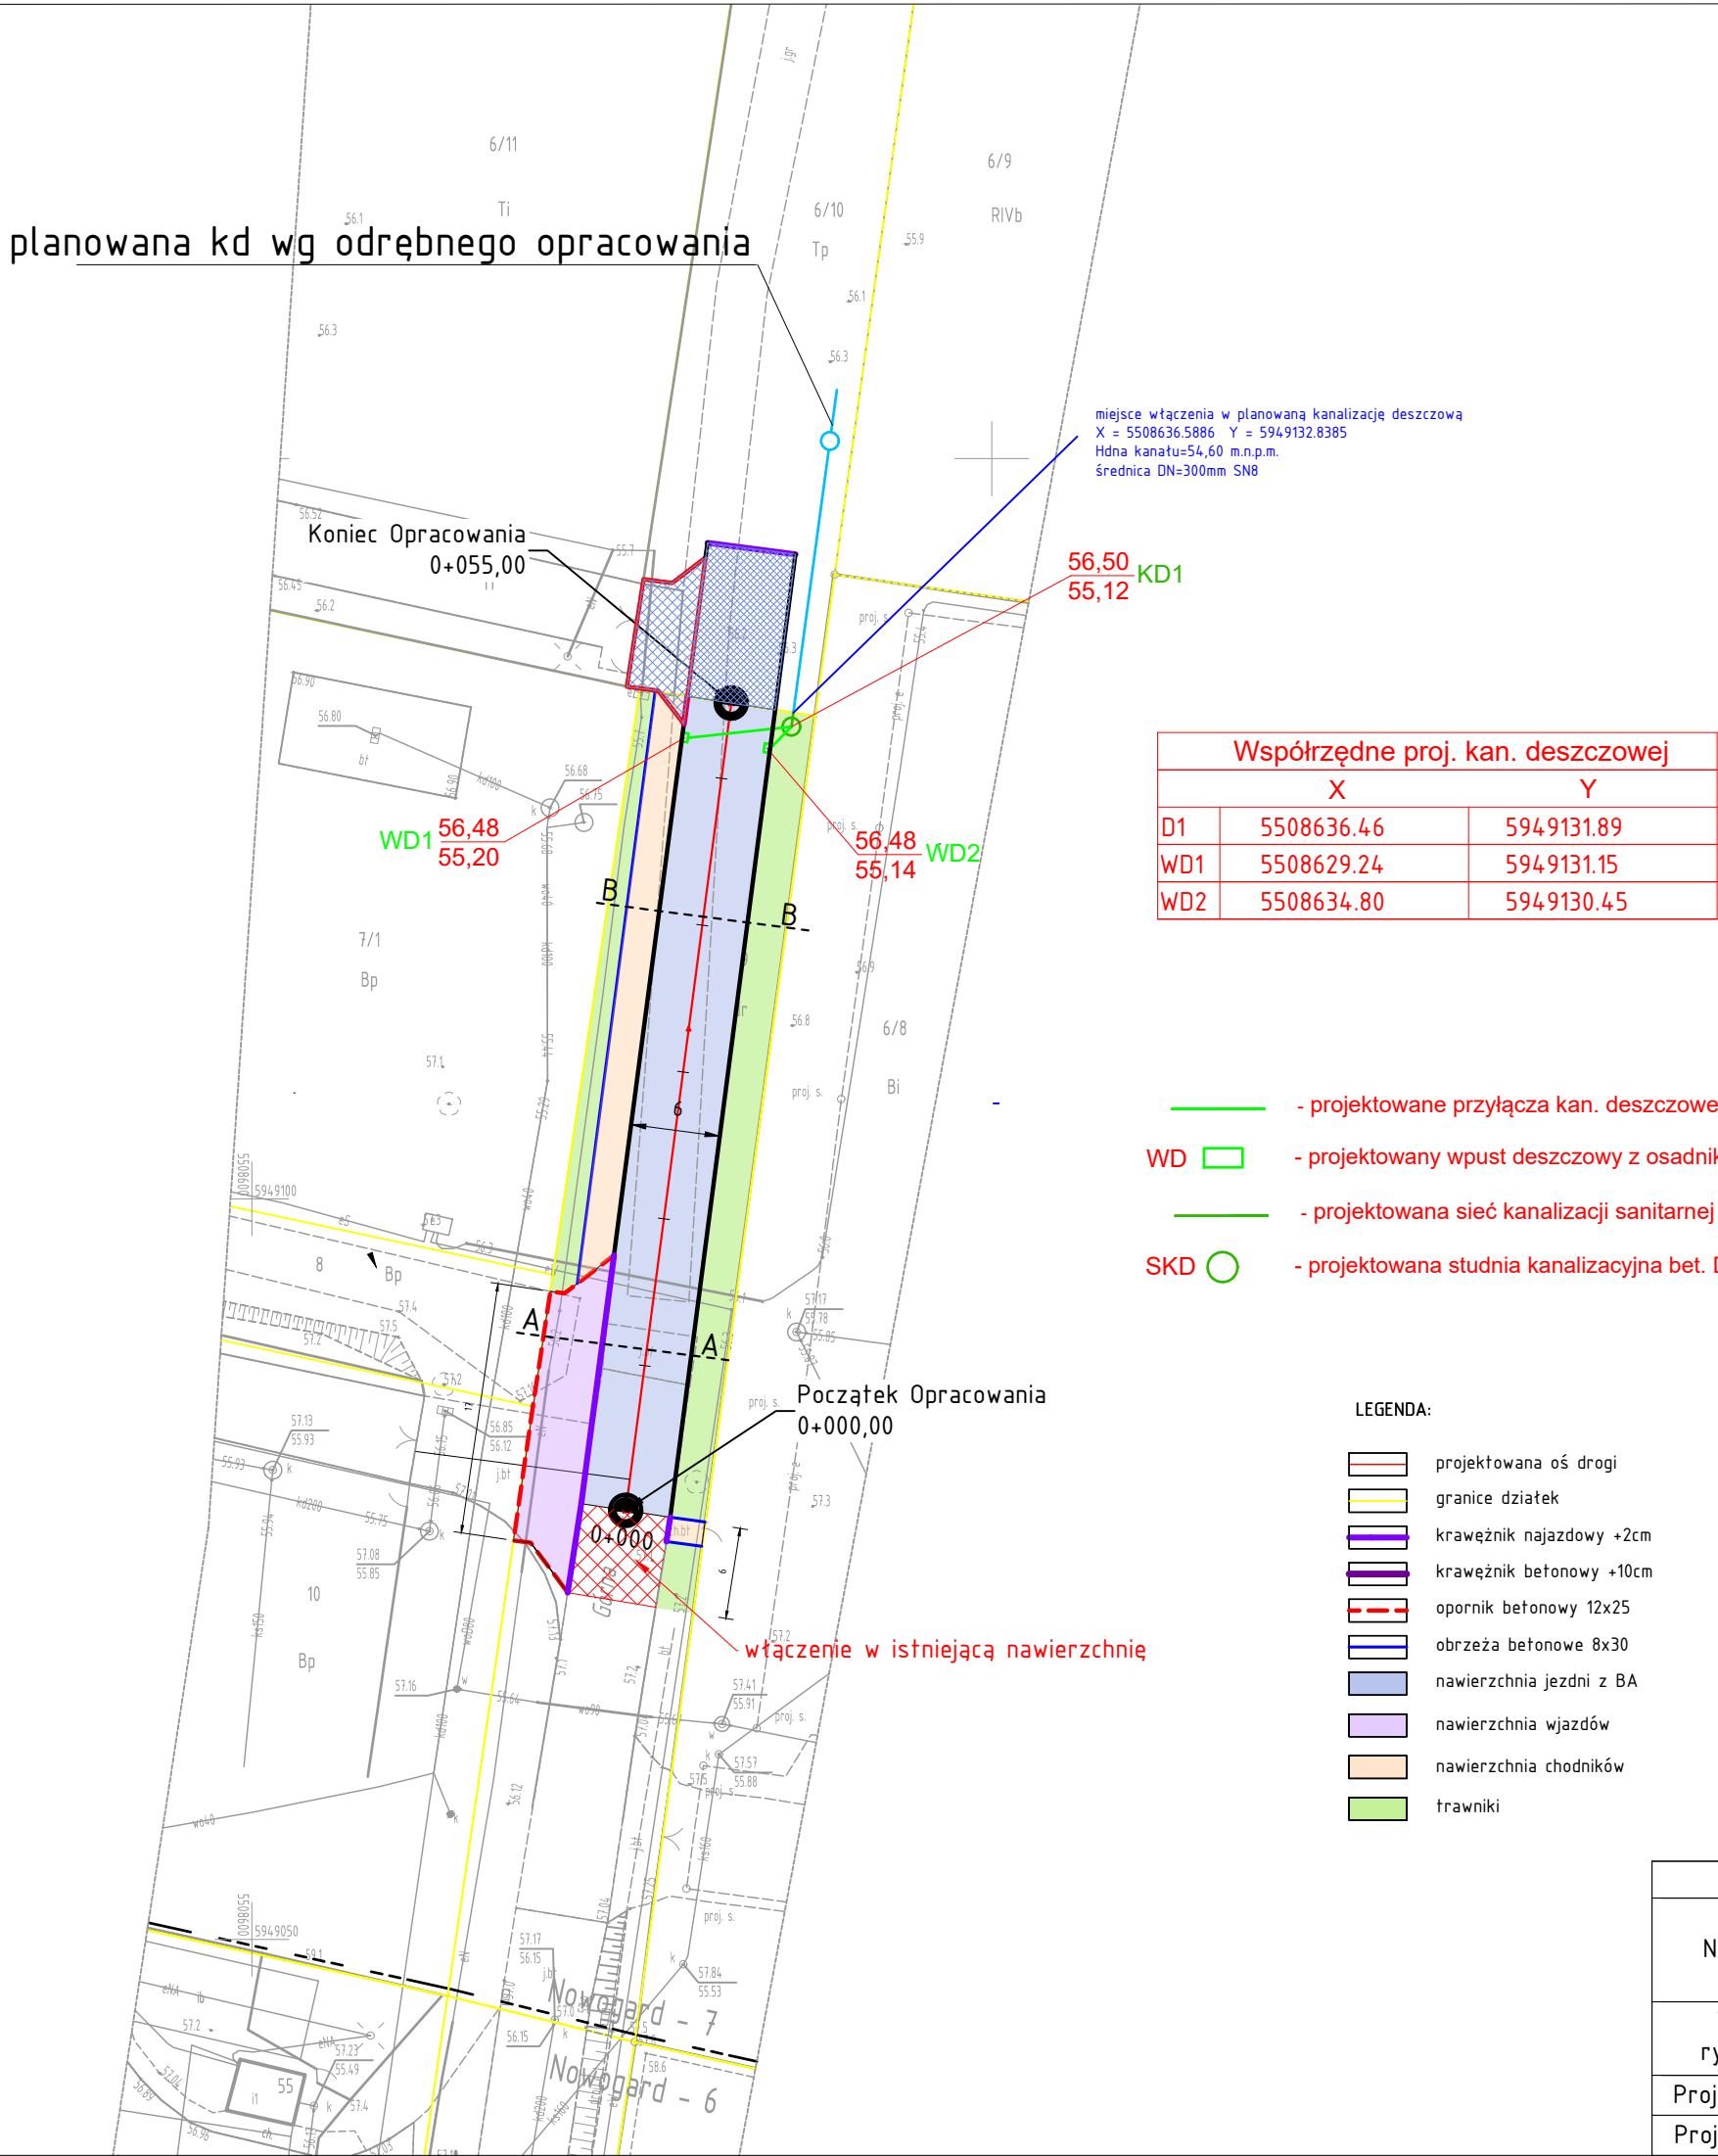

Współrzędne proj. kan. deszczowej		
	X	Y
D1	5508636.46	5949131.89
WD1	5508629.24	5949131.15
WD2	5508634.80	5949130.45

- projektowane przyłącza kan. deszczowej PVC-U klasy S (SDR34, SN8) Ø160x4.7mm - 2szt. (L-7,03m, 2,06m)
- WD - projektowany wpust deszczowy z osadnikiem DN500 (2szt.)
- projektowana sieć kanalizacji sanitarnej PVC-U klasy S (SDR34, SN8) Ø315x9.2mm L-0,95m
- SKD - projektowana studnia kanalizacyjna bet. DN1200 (1szt.)

- LEGENDA:
- projektowana oś drogi
 - granice działek
 - krawężnik najazdowy +2cm
 - krawężnik betonowy +10cm
 - opornik betonowy 12x25
 - obrzeża betonowe 8x30
 - nawierzchnia jezdni z BA
 - nawierzchnia wjazdów
 - nawierzchnia chodników
 - trawniki

Biurow Usług Inżynieryjnych Mariusz Jażdżewski, ul. Poniatowskiego 9/7, 72-200 Nowogard

Nazwa:	Przebudowa ul. Górnej w Nowogardzie		
Tytuł rysunku:	Plan zagospodarowania terenu	skala: 1:500	Rys. Nr 1.1
Projektował:	mgr inż. Mariusz Jażdżewski	Upr ZAP/0193/P00D/09	marzec 2025
Projektował:	mgr inż. Miłosz Kondraciuk	Upr ZAP/0092/PWOS/14	